
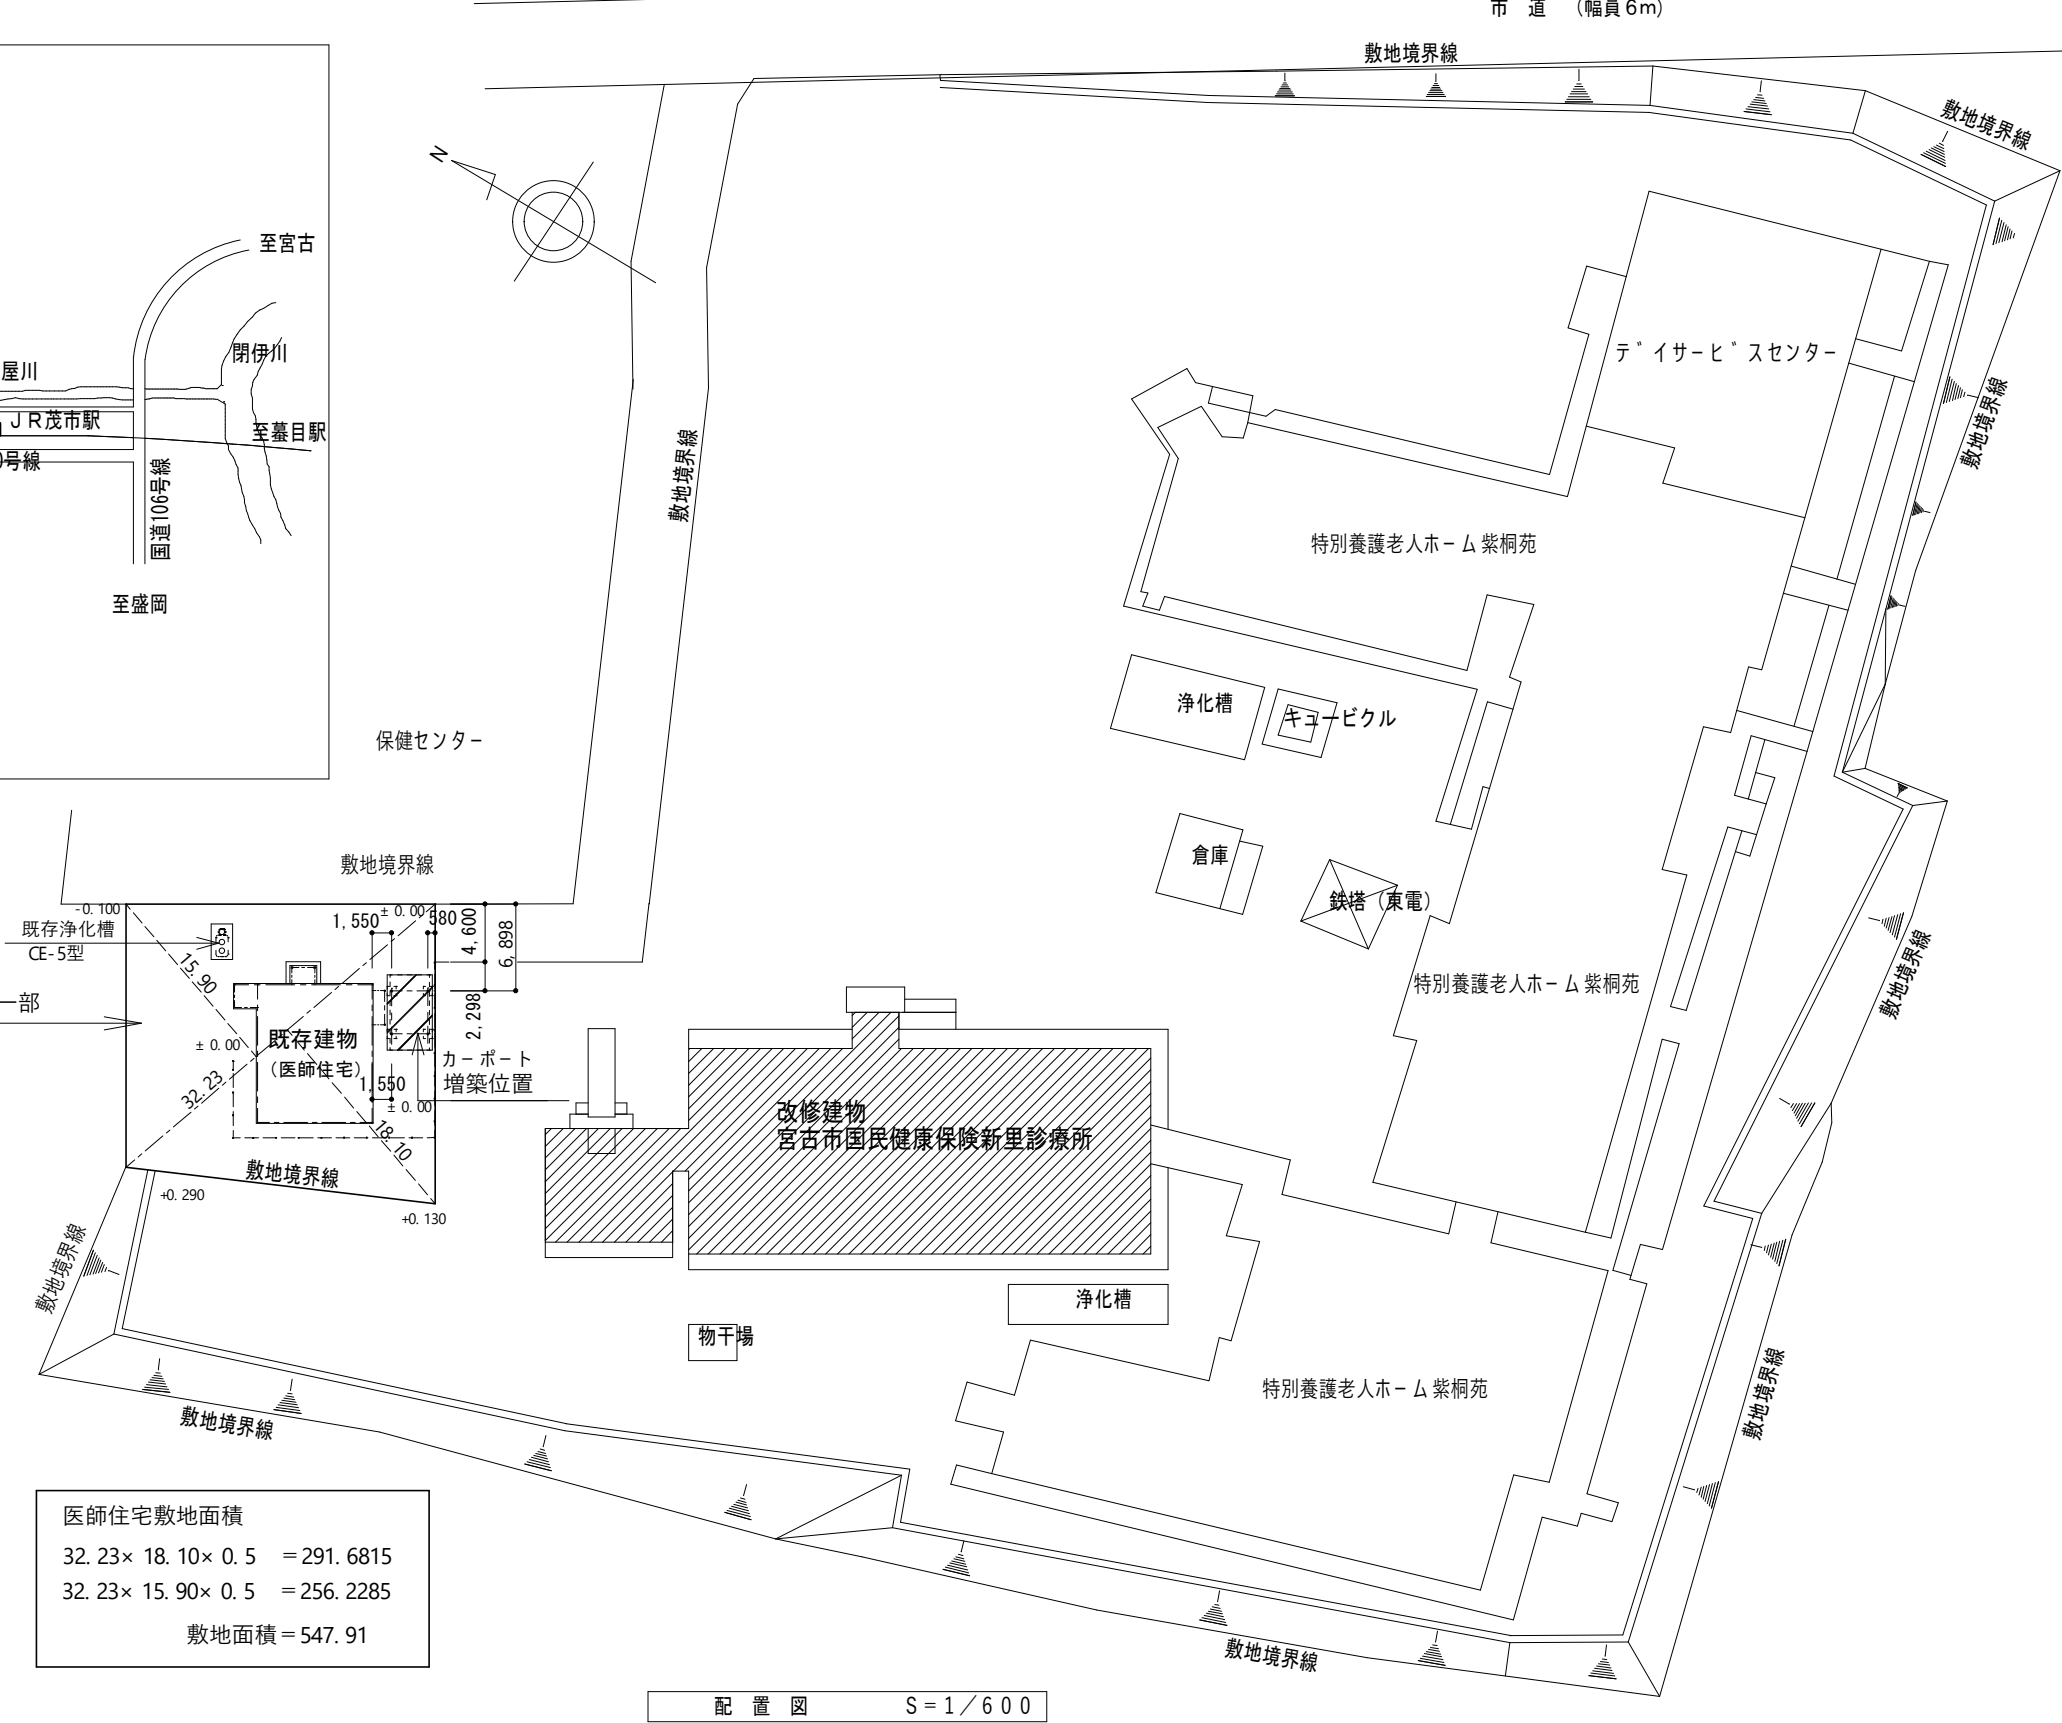


宮古市国民健康保険新里診療所照明機器等改修工事

図面番号	図面内容	図面番号	図面内容
A－00	図面リスト	電気設備	
A－01	特記仕様書 №1	E－01	電気設備工事特記仕様書
A－02	特記仕様書 №2	E－02	付近見取図・配置図
A－03	特記仕様書 №3	E－03	改修前平面図 電灯・拡声・自動火災報知設備撤去図
A－04	付近見取図・配置図	E－04	改修前 照明器具仕様図
A－05	診療所 1階平面図	E－05	改修後平面図 電灯・拡声・自動火災報知設備
A－06	歯科診察室 天井伏せ図・新設天井詳細図	E－06	改修後 照明器具参考仕様図
A－07	歯科診察室 天井地下伏せ図・既存天井詳細図	E－07	医師住宅 カ－ポ－ト 電灯設備平面図
A－08	医師住宅 カ－ポ－ト 平面図・立面図・基礎断面詳細図		
A－09	仮設計画 配置図・平面図（参考図）		
		機械設備	
		M－01	機械設備工事特記仕様書
		M－02	付近見取図・配置図
		M－03	給湯設備 改修平面図

[illegible]

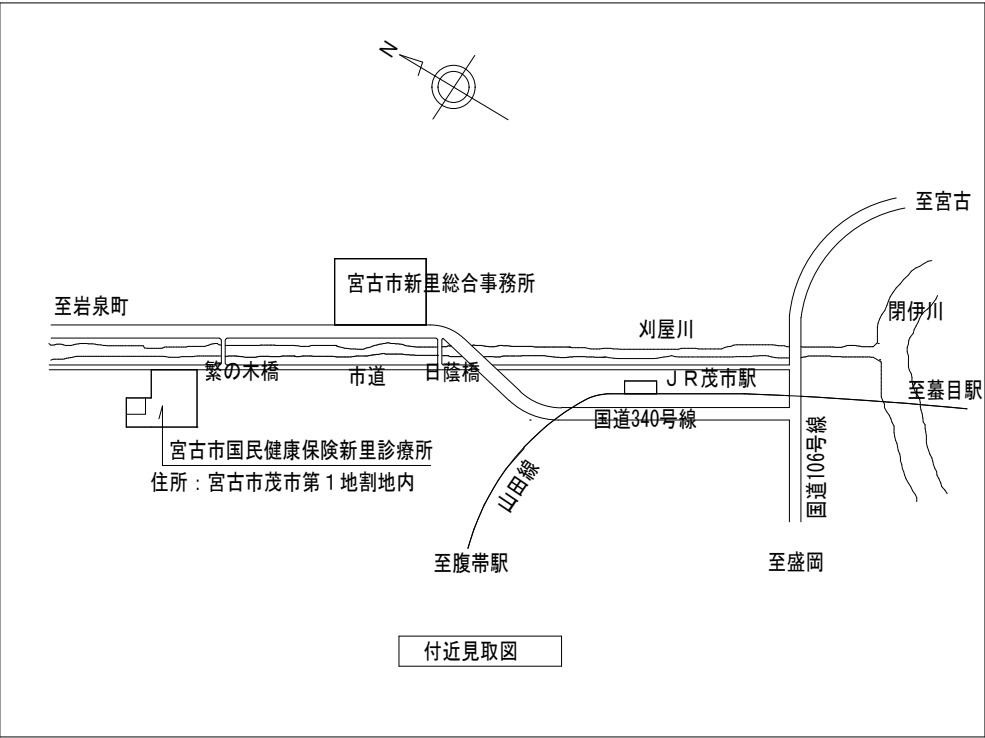

既存建物概要	
用途	一戸建ての住宅
構造規模	木造 平屋建て
建築面積	107.86 m ²
2階床面積	0.00 m ²
1階床面積	102.68 m ²
延床面積	102.68 m ²
最高の高さ	5.038 m
軒の高さ	3.400 m

※既存建物（医師住宅）：平成20年度新築


確認済証 平成20年08月25日
第 H20計認建築限定宮古00001号
宮古市建築主事

検査済証 平成21年02月06日
第 H20計済建築限定宮古00001号
宮古市建築主事

医師住宅敷地面積	
32.23×18.10×0.5	= 291.6815
32.23×15.90×0.5	= 256.2285
敷地面積 = 547.91	



配置図 S = 1 / 600

宮古市国民健康保険新里診療所 照明機器等改修工事		管理建築士	承認	検図	製図	履行年月日	改定月日	改定内容	特記	図面内容 付近見取図・配置図	縮尺 A 1 1/300	コード番号 0 0
				設計担当者							図面番号 A - 0 4	図面区分 建築意匠図
											図面区分	
											1/600	

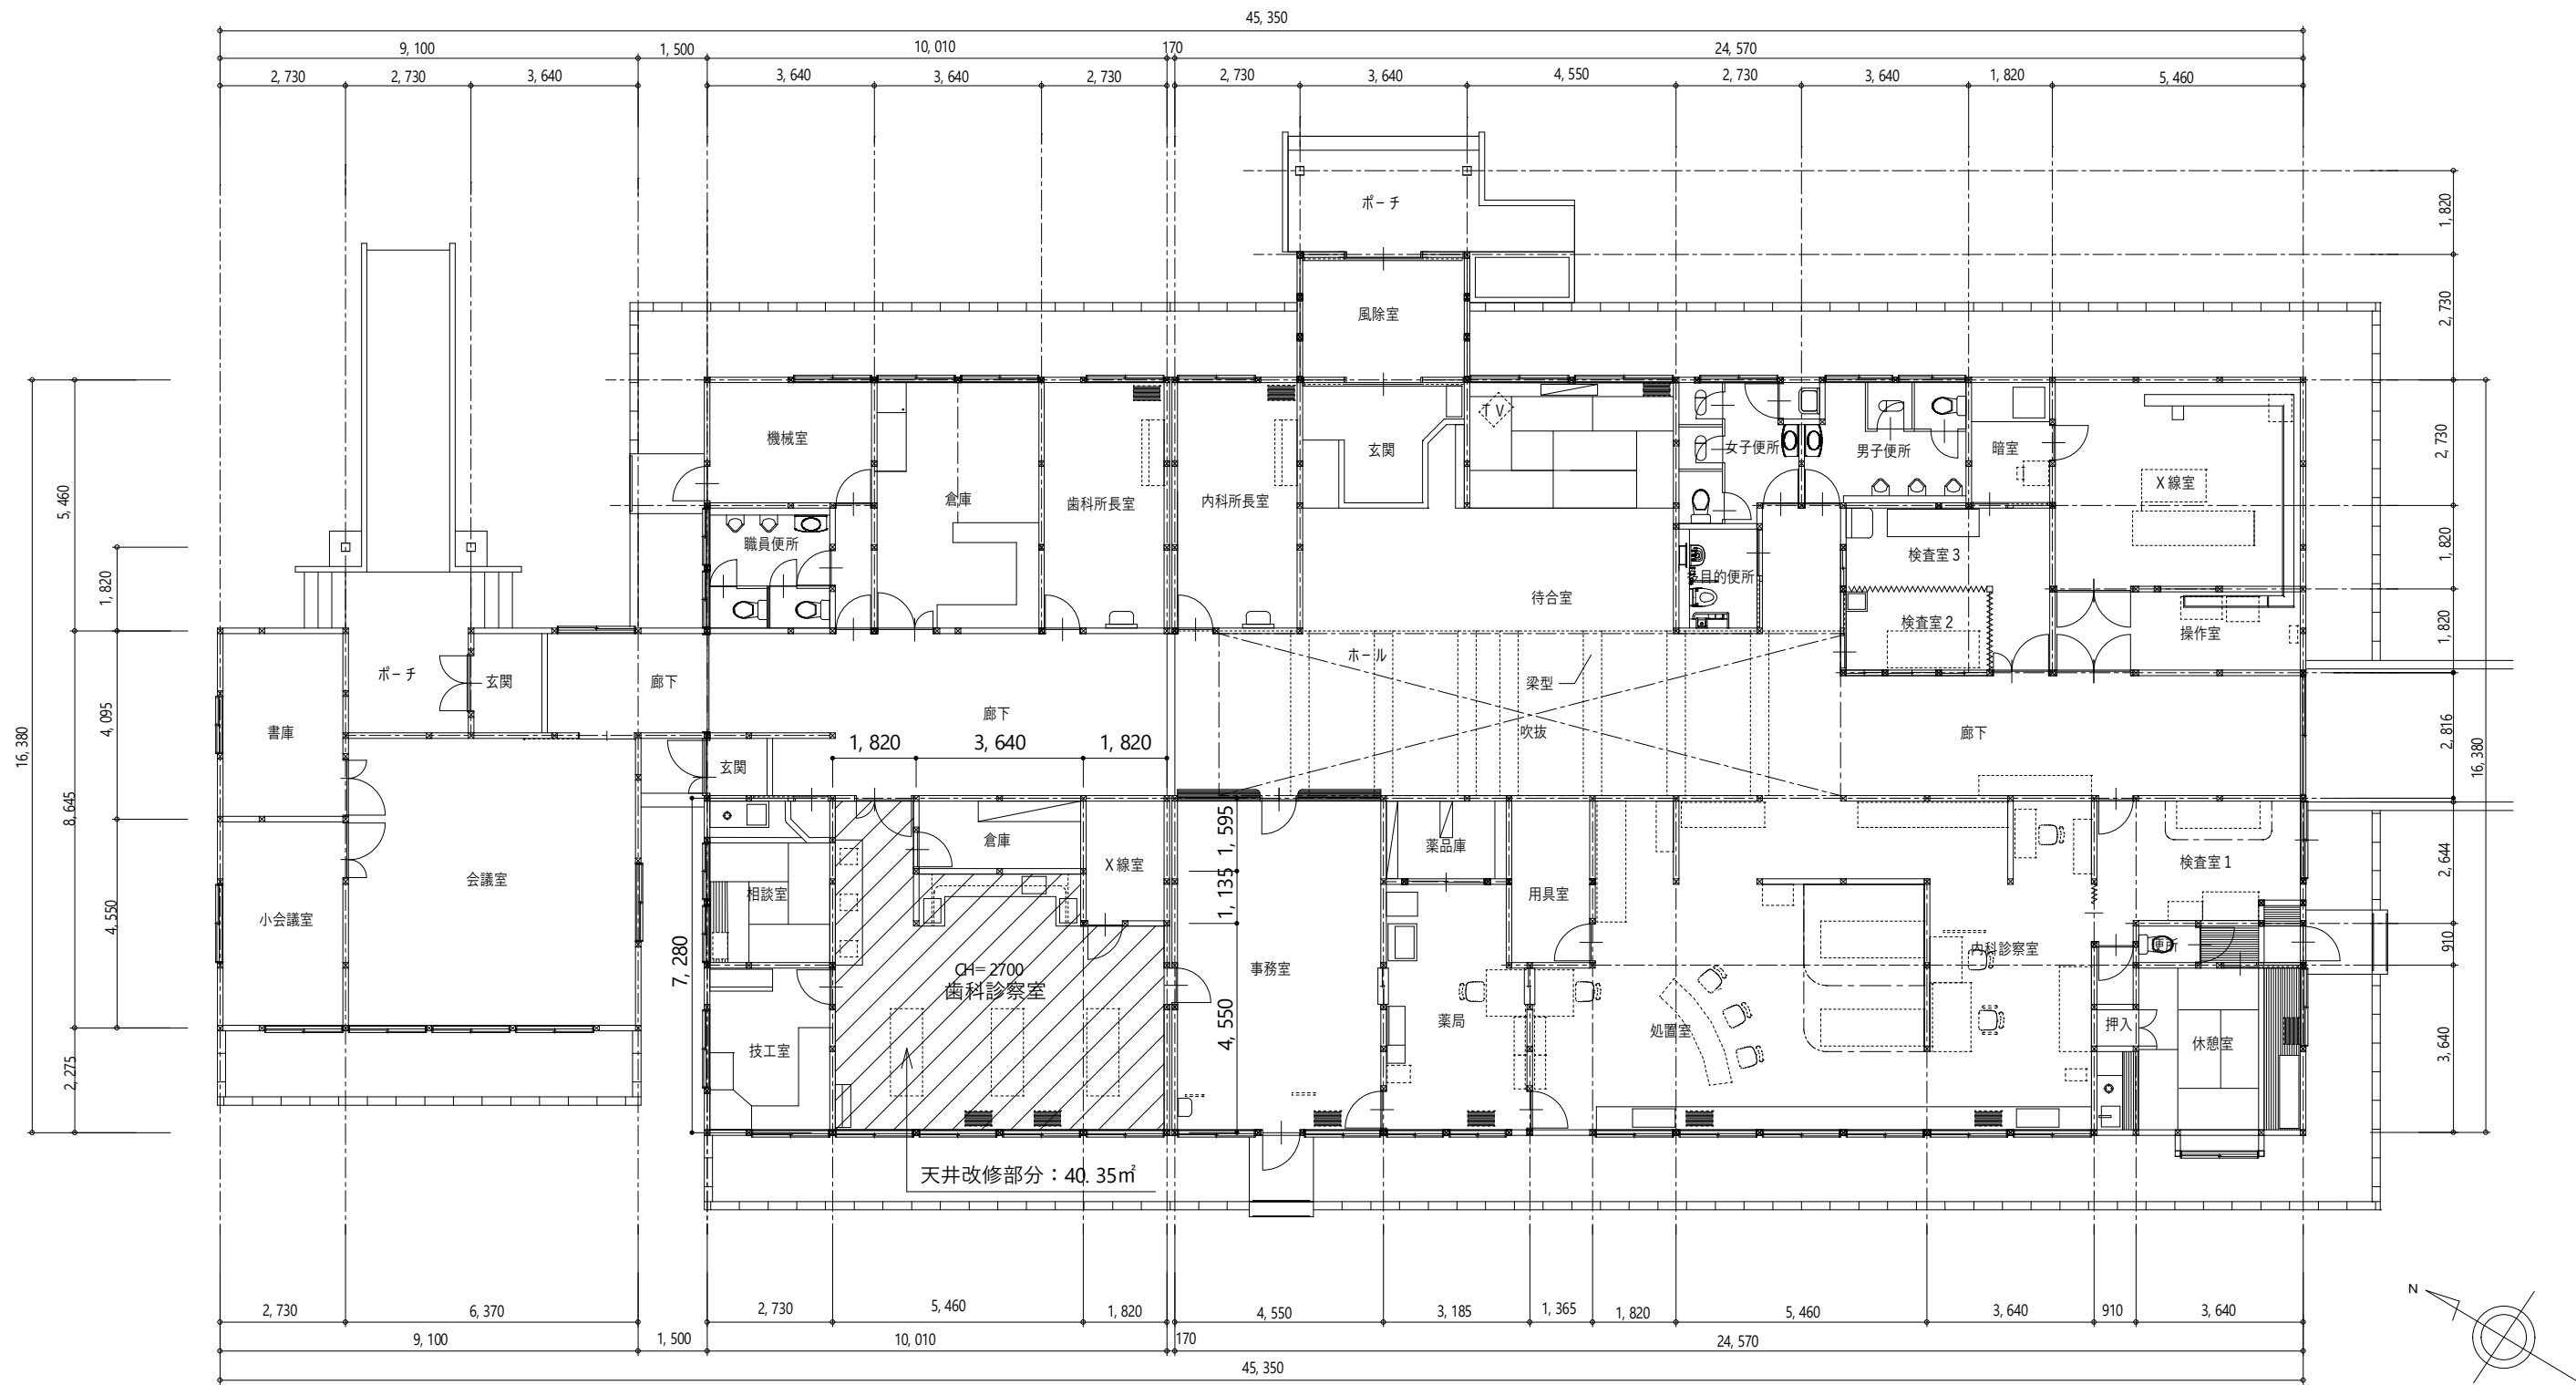


診療所 1階平面図 S=1/150

宮古市国民健康保険新里診療所 照明機器等改修工事		管理建築士	承認	検図	製図	履行年月日	改定月日	改定内容	特記	図面内容 診療所 1階平面図	縮尺 A 1 1/75 A 3 1/150	コード番号 0 0 図面番号 A - 0 5 図面区分 建築意匠図
				設計担当者								

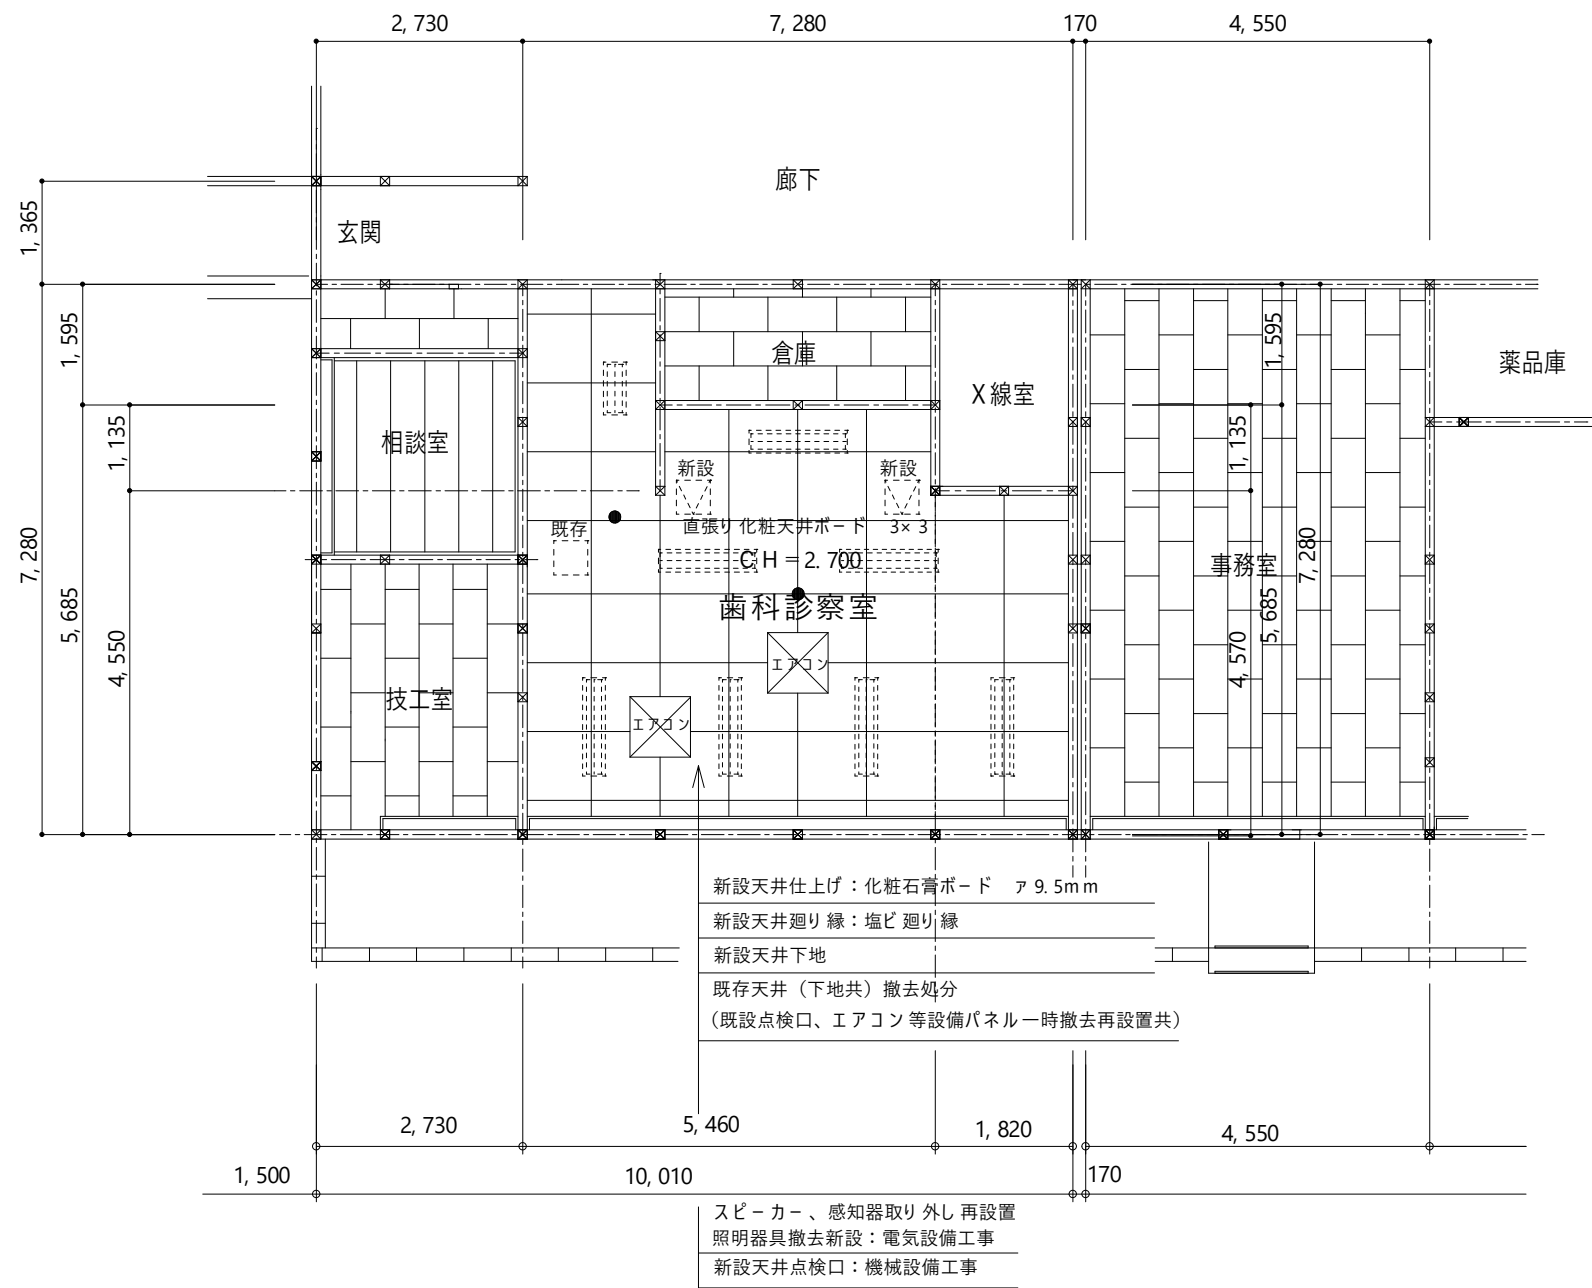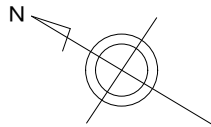

天井改修（歯科診療室）：42.22㎡（内法面積：40.35㎡）

天井伏せ図 S = 1/100


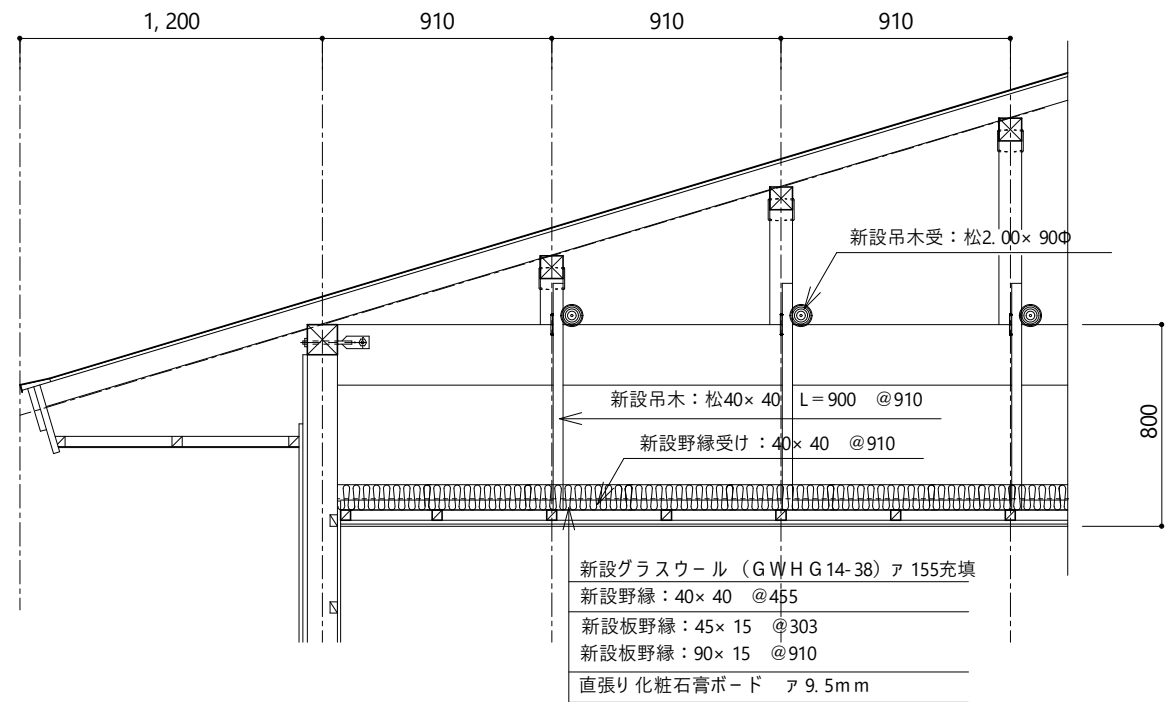


新設天井詳細図 S = 1/30

宮古市国民健康保険新里診療所
照明機器等改修工事


管理建築士	承認	検図	製図	履行年月日	改定月日	改定内容
		設計担当者				

特記	図面内容	縮尺	コード番号
	歯科診療室 天井伏せ図・新設天井詳細図	A 3 S = 1/100 S = 1/30	0 0 図面番号 A - 0 6 図面区分 建築意匠図

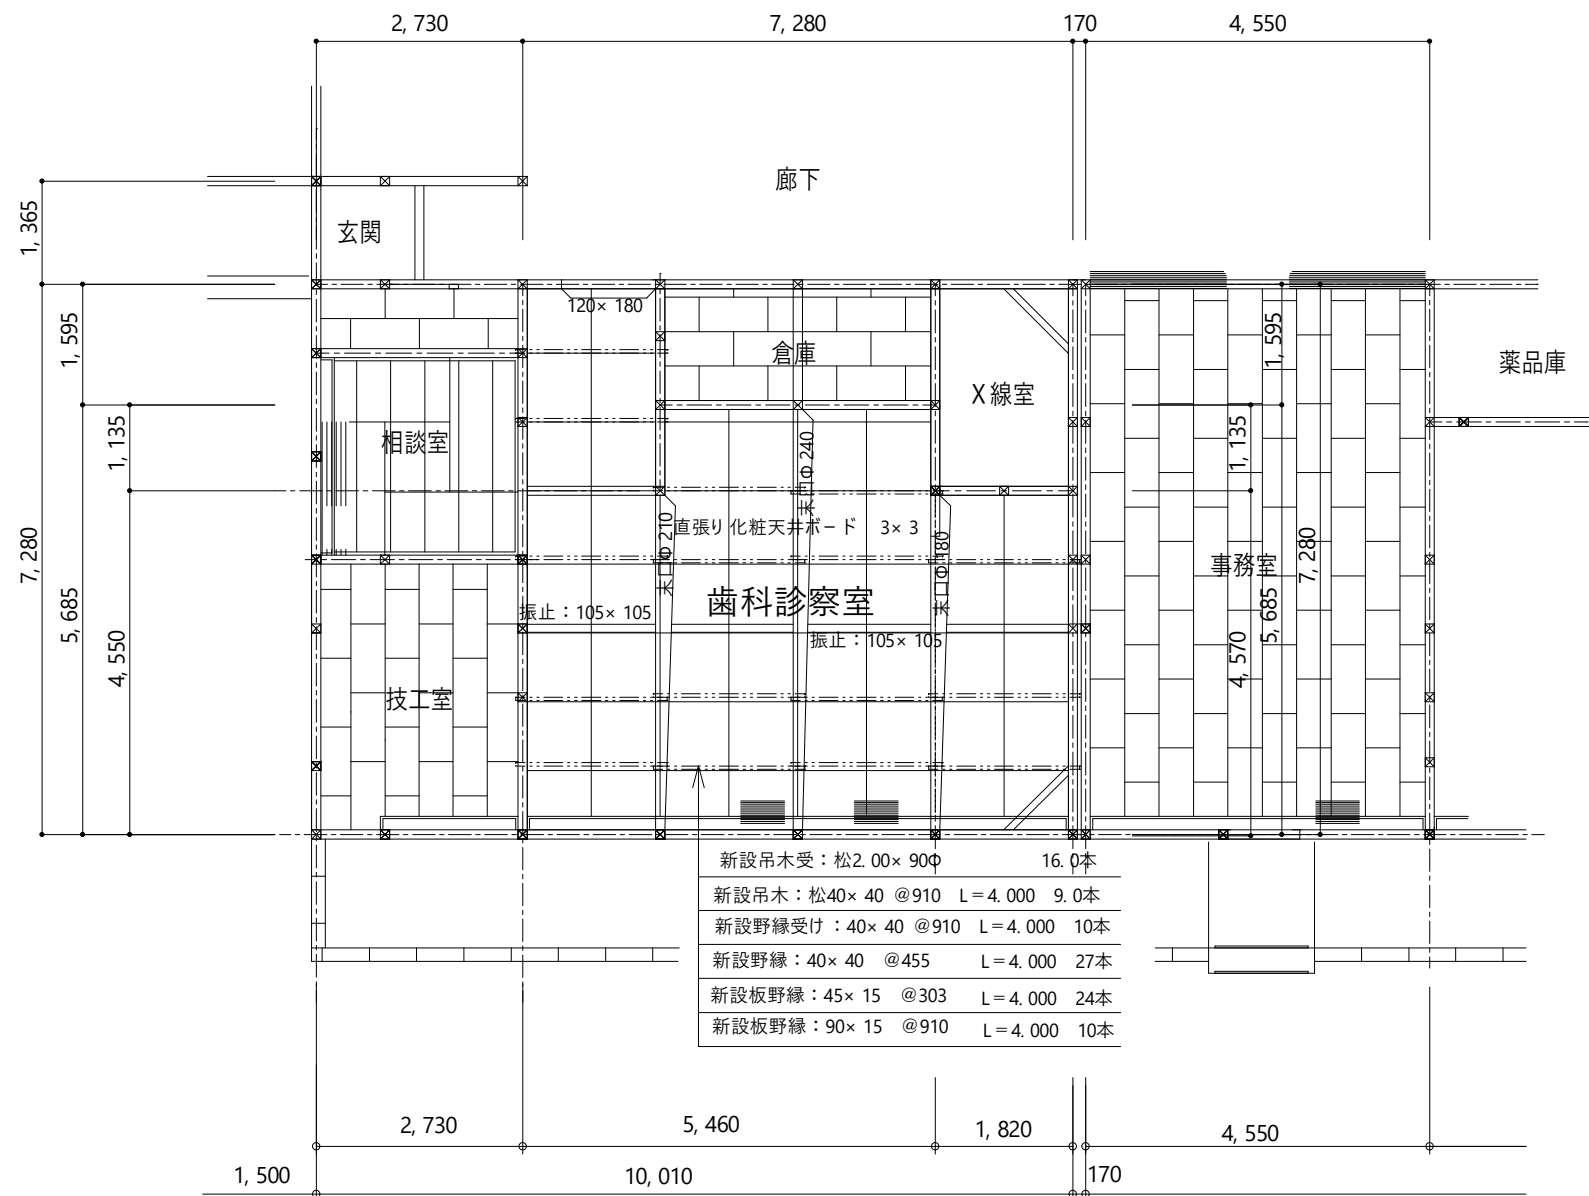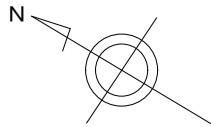

天井改修（歯科診療室）：42.22㎡（内法面積：40.35㎡）

天井下地伏せ図 S=1/100

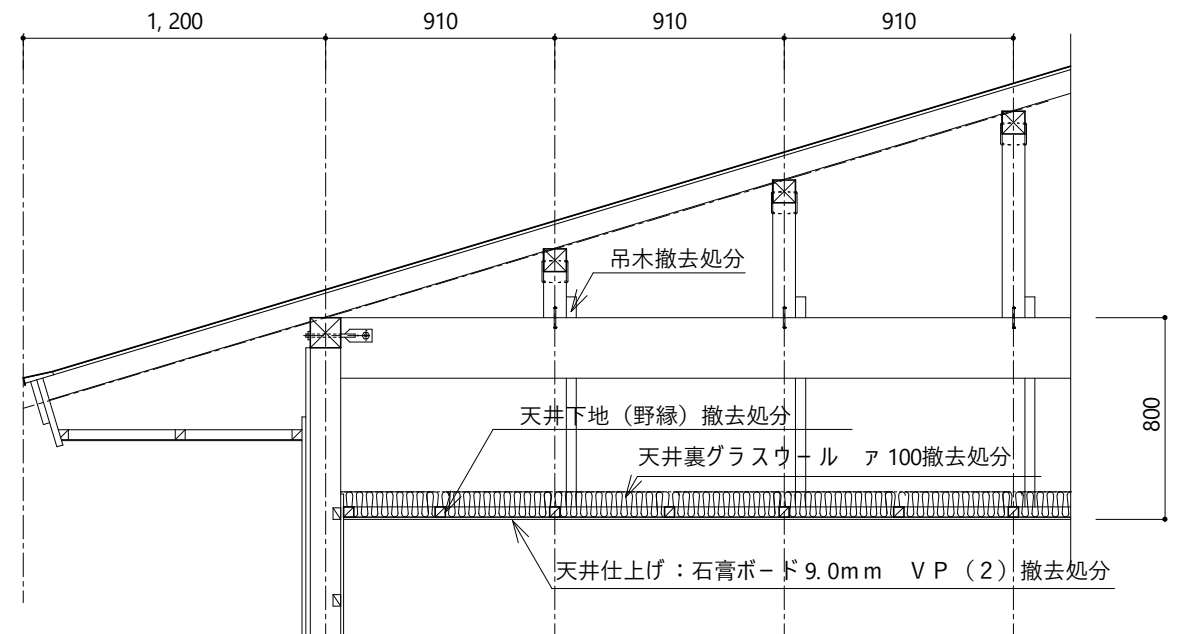

既存天井詳細図 S=1/30


宮古市国民健康保険新里診療所
照明機器等改修工事

管理建築士	承認	検図	製図	履行年月日	改定月日	改定内容
		設計担当者				


特記

図面内容 歯科診療室
天井下地伏せ図
・既存天井詳細図


縮尺 A 3 S=1/100 S=1/30	コード番号 0 0 図面番号 A-07 図面区分 建築意匠図
--------------------------------	---

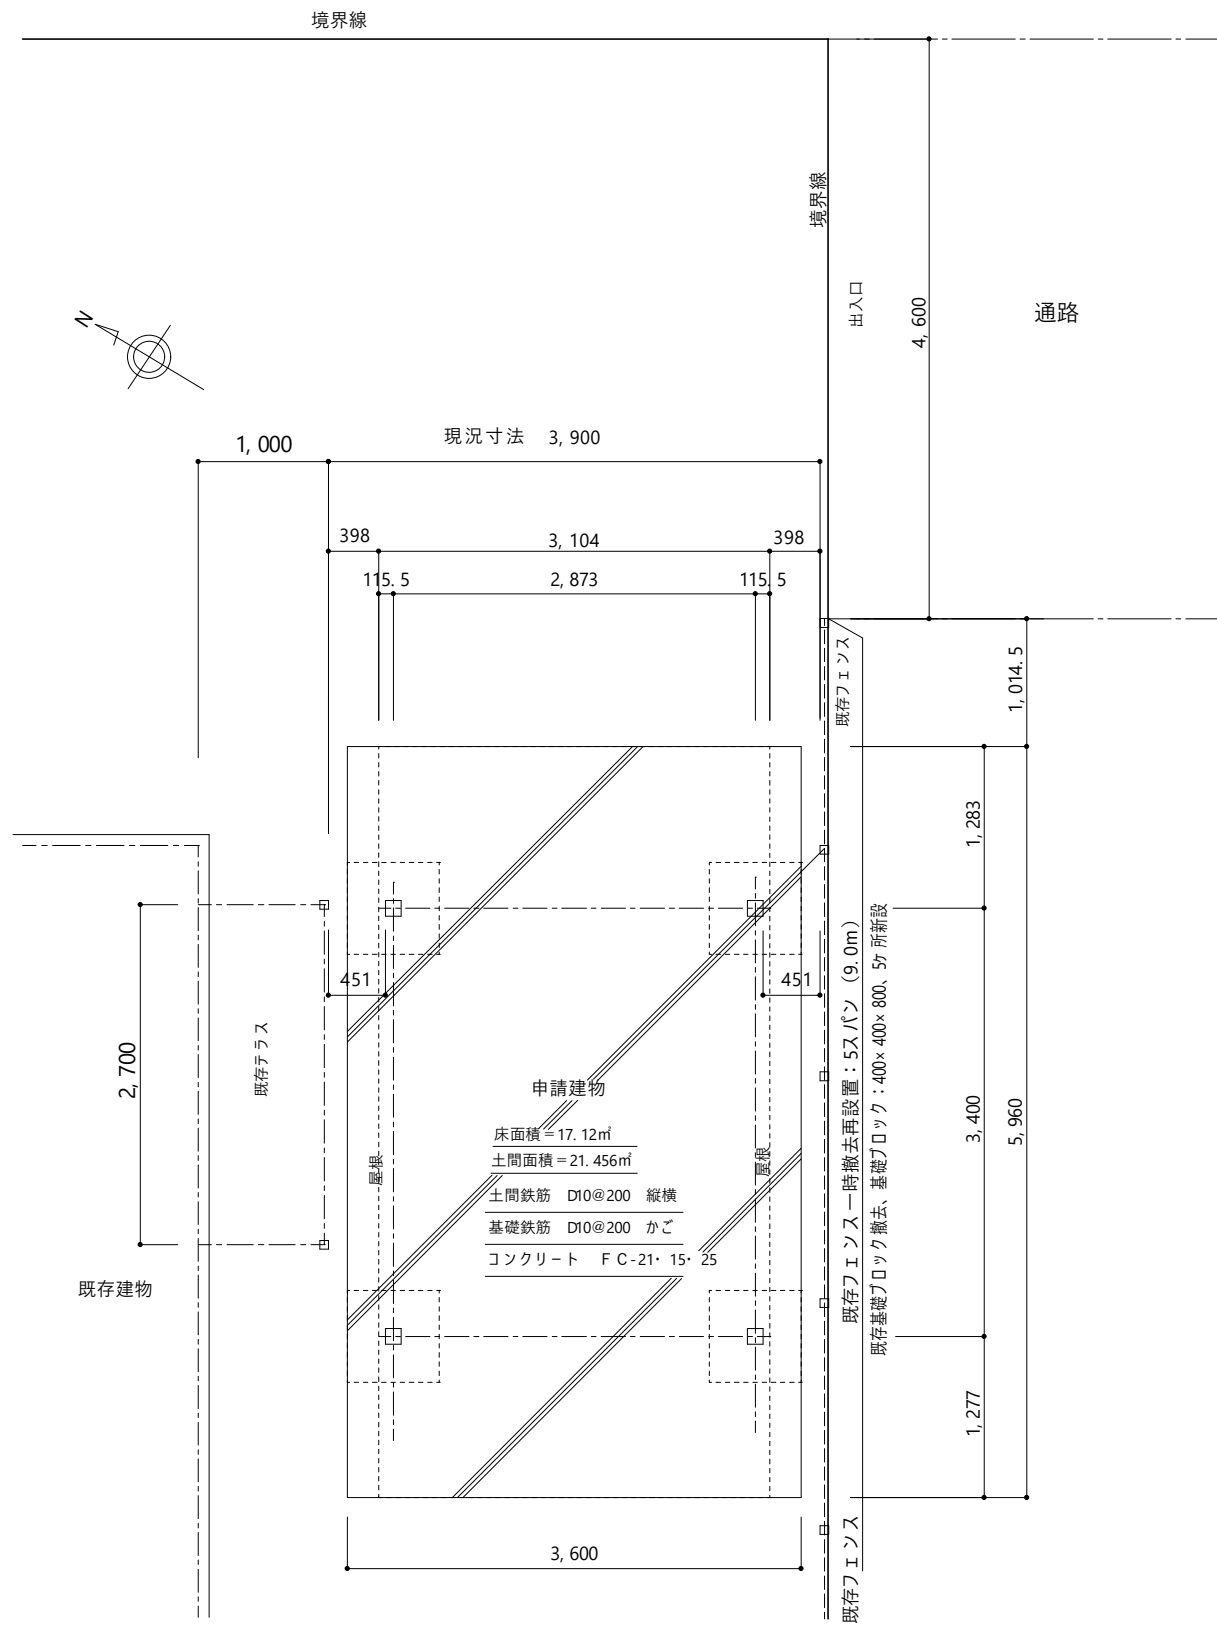


平面図 S=1:60

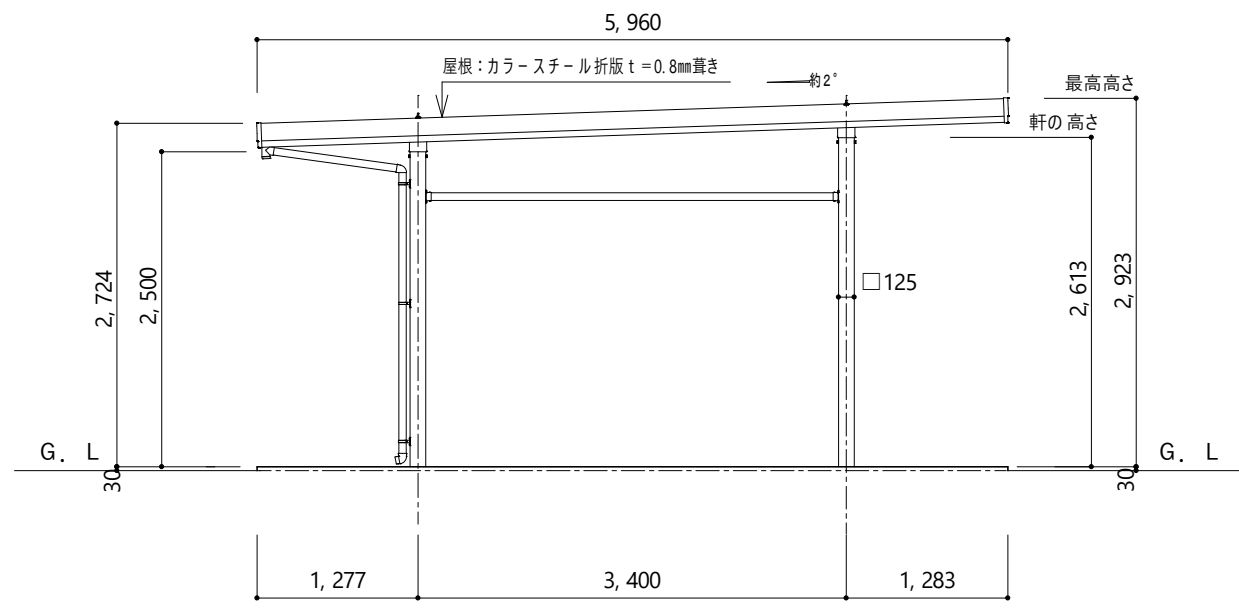

南立面図 S=1:60

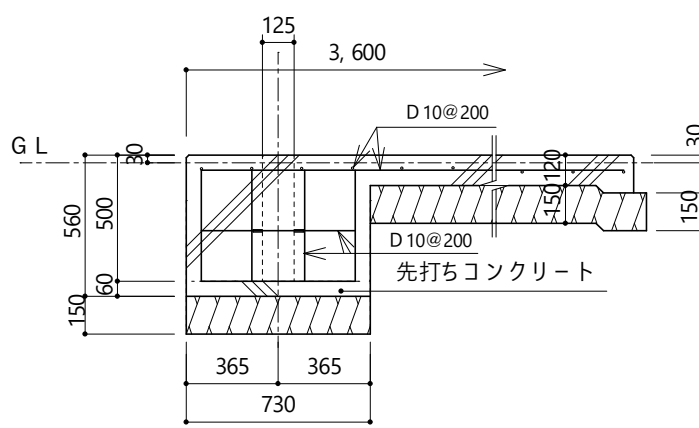

基礎断面詳細図 S=1:30

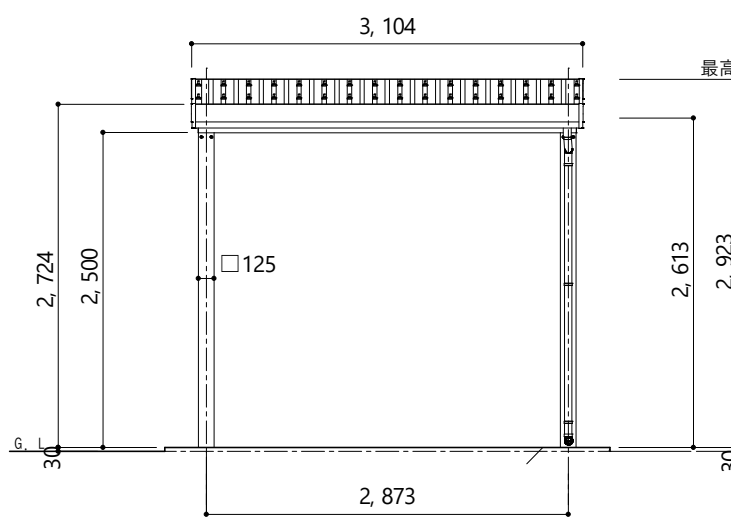

西立面図 S=1:60

ジーポート Pro 3000 60-30 H25 角柱:4 (プラチナステン) (耐積雪 100cm 相当) 同等品 屋根:カラースチール折版 t=0.8mm葺き		
主要部材	材質	表面処理
①柱	アルミニウム合金 押出形材	陽極酸化塗装複合被膜
②梁	アルミニウム合金 押出形材	陽極酸化塗装複合被膜
③鼻隠し(側面)	アルミニウム合金 押出形材	陽極酸化塗装複合被膜
④鼻隠し(水上側)	アルミニウム合金 押出形材	陽極酸化塗装複合被膜
⑤鼻隠し(水下側)	アルミニウム合金 押出形材	陽極酸化塗装複合被膜


宮古市国民健康保険新里診療所
照明機器等改修工事

管理建築士	承認	検図	製図	履行年月日	改定月日	改定内容
		設計担当者				


特記

図面内容
医師住宅
カーポート平面図・立面図
・基礎断面詳細図

縮尺 A3 1/60 1/30	コード番号 00 図面番号 A-08 図面区分 建築意匠図
--------------------------	--

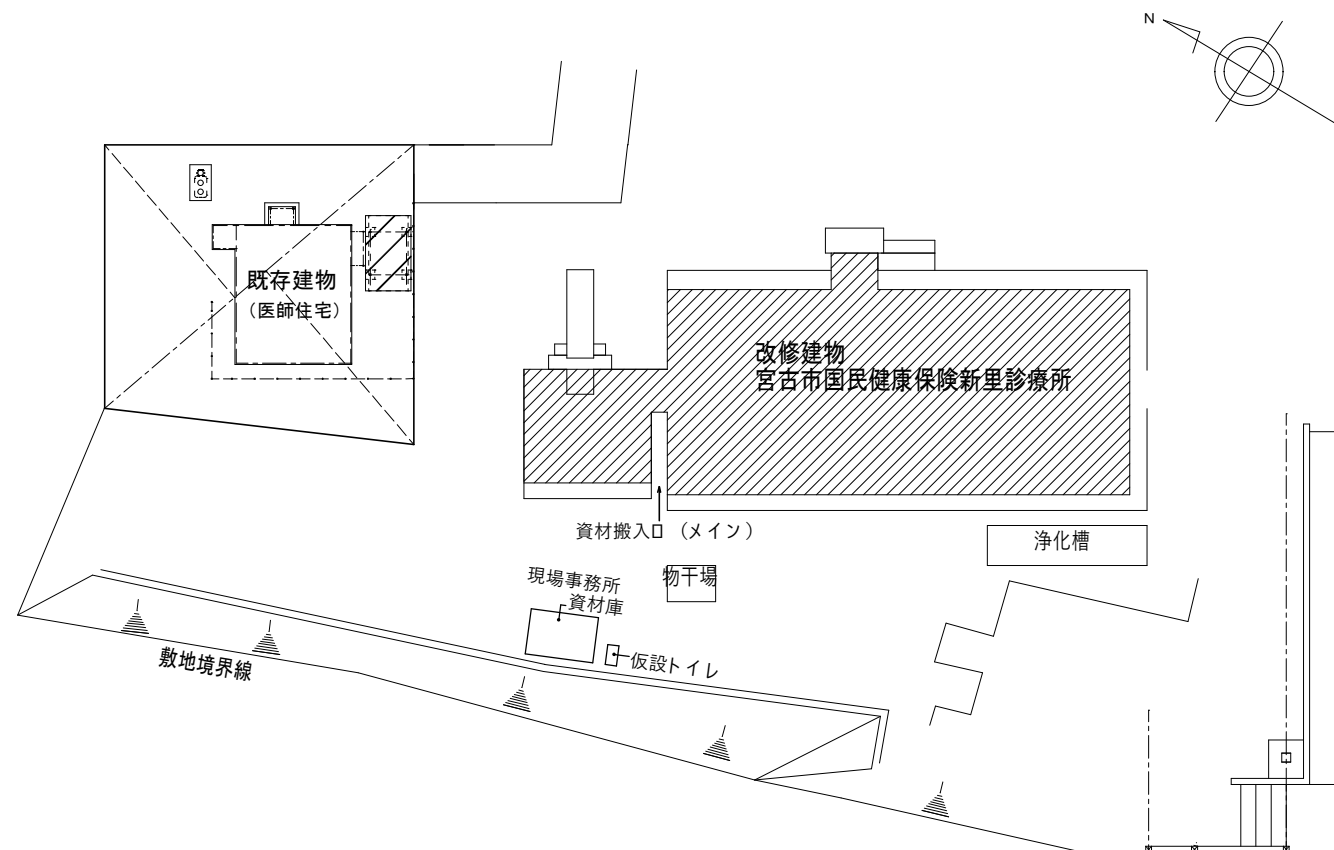

仮設計画 配置図 S=1/600

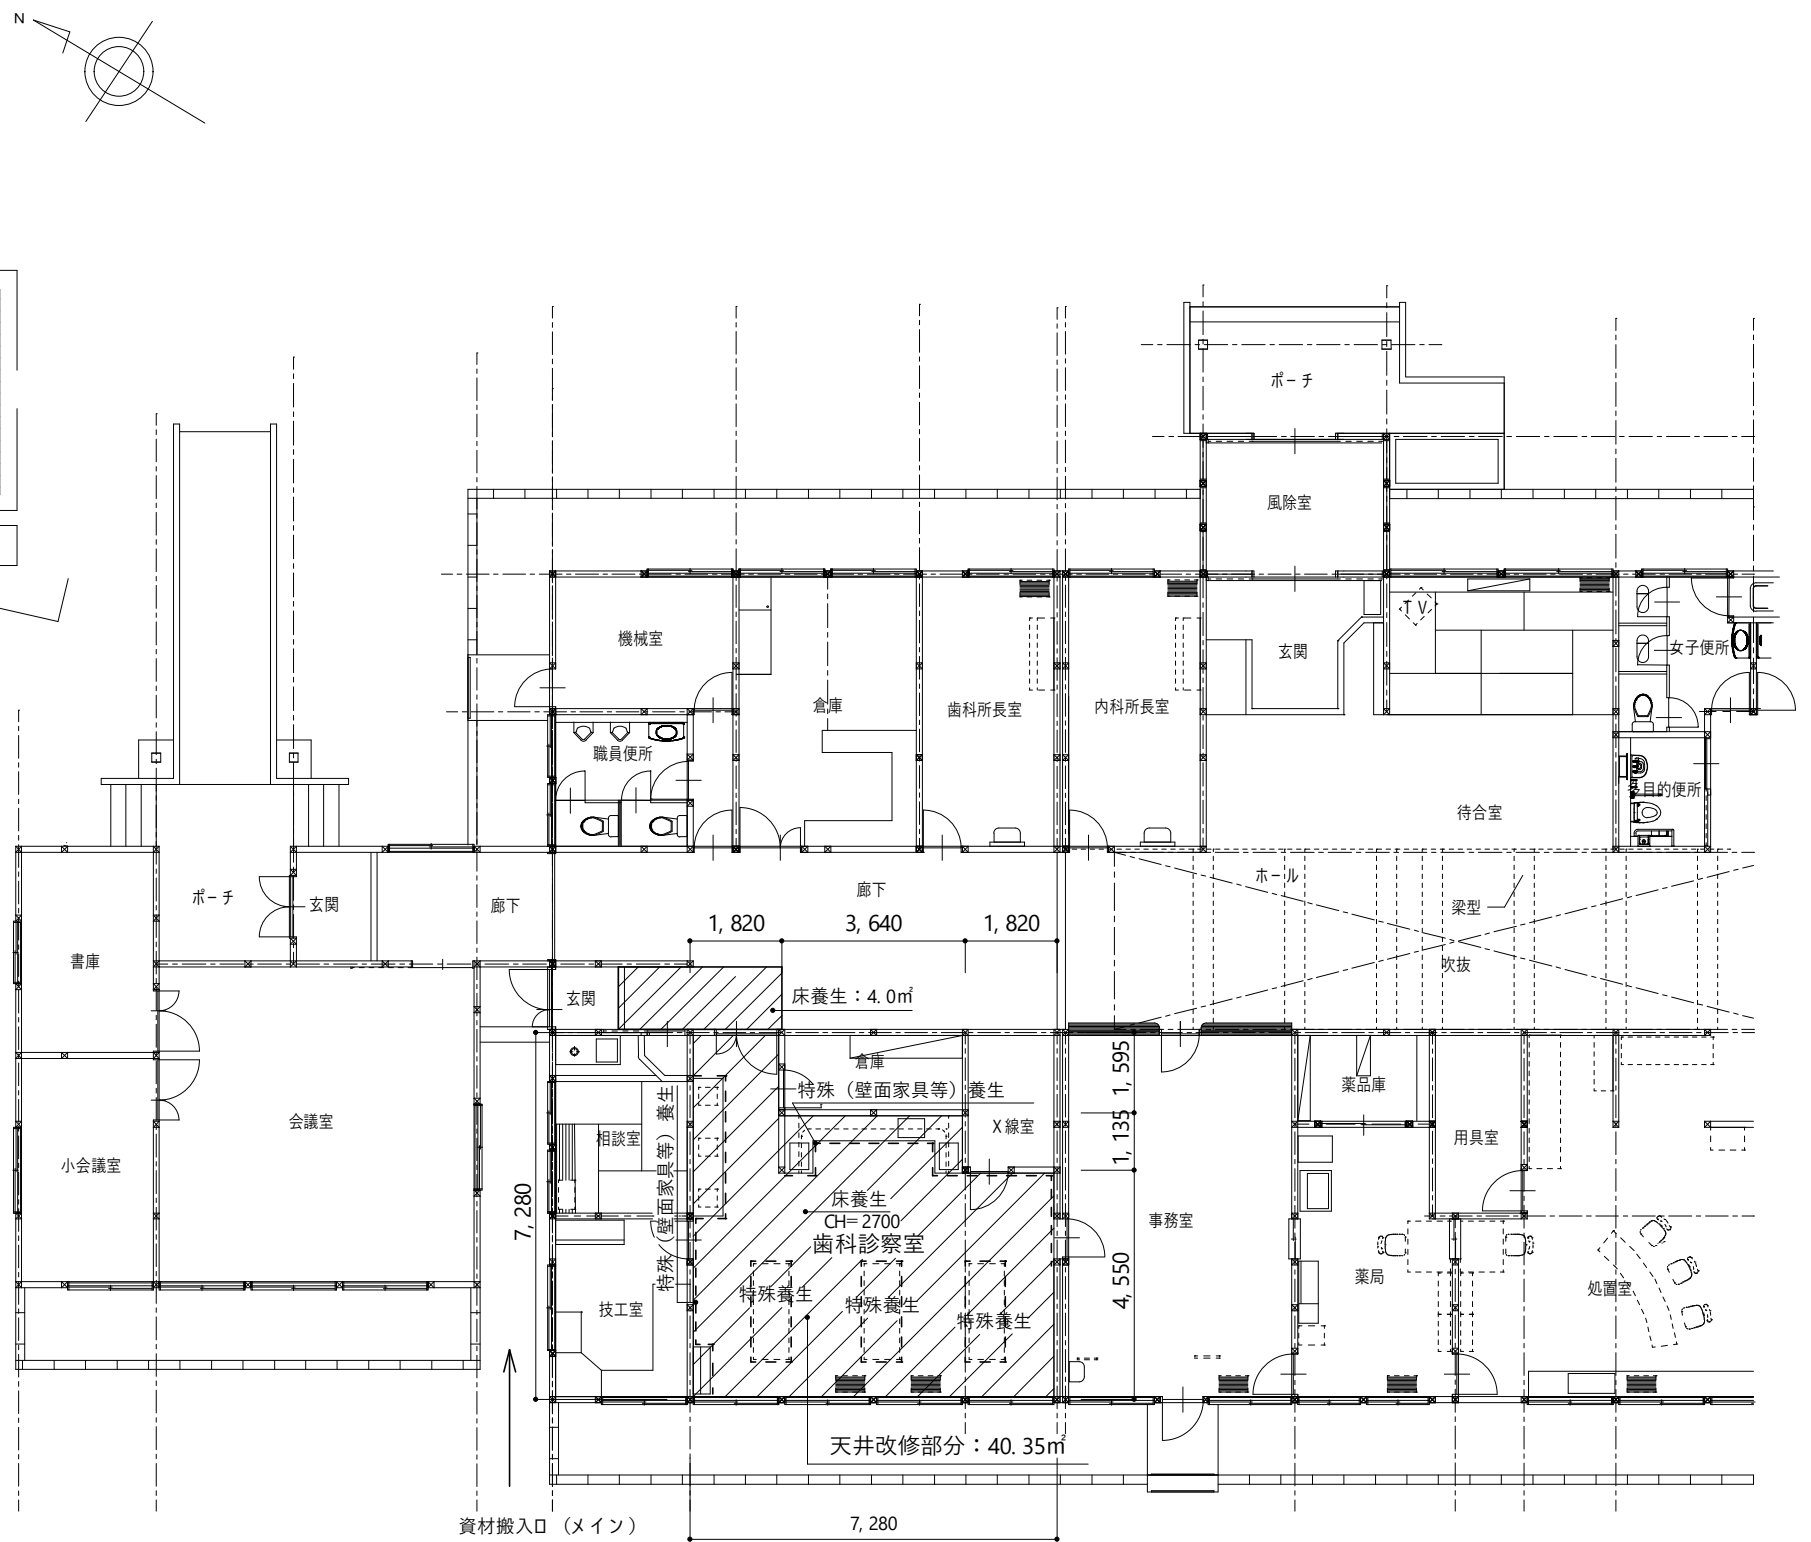

凡 例

--- = 特殊養生を示す

/// = 床養生を示す

仮設計画 平面図 S=1/150

宮古市国民健康保険新里診療所
照明機器等改修工事



管理建築士	承認	検図	製図	履行年月日	改定月日	改定内容
		設計担当者				

特 記

図面内容
仮設計画
配置図・平面図（参考図）


縮尺	コード番号
A 3 1/600 1/150	0 0 A - 0 9 図面区分 建築意匠図

縮尺 A 1 -	コード番号	0 0
A 3 -	図面番号	E - 0 1
	図面内容	電気設備

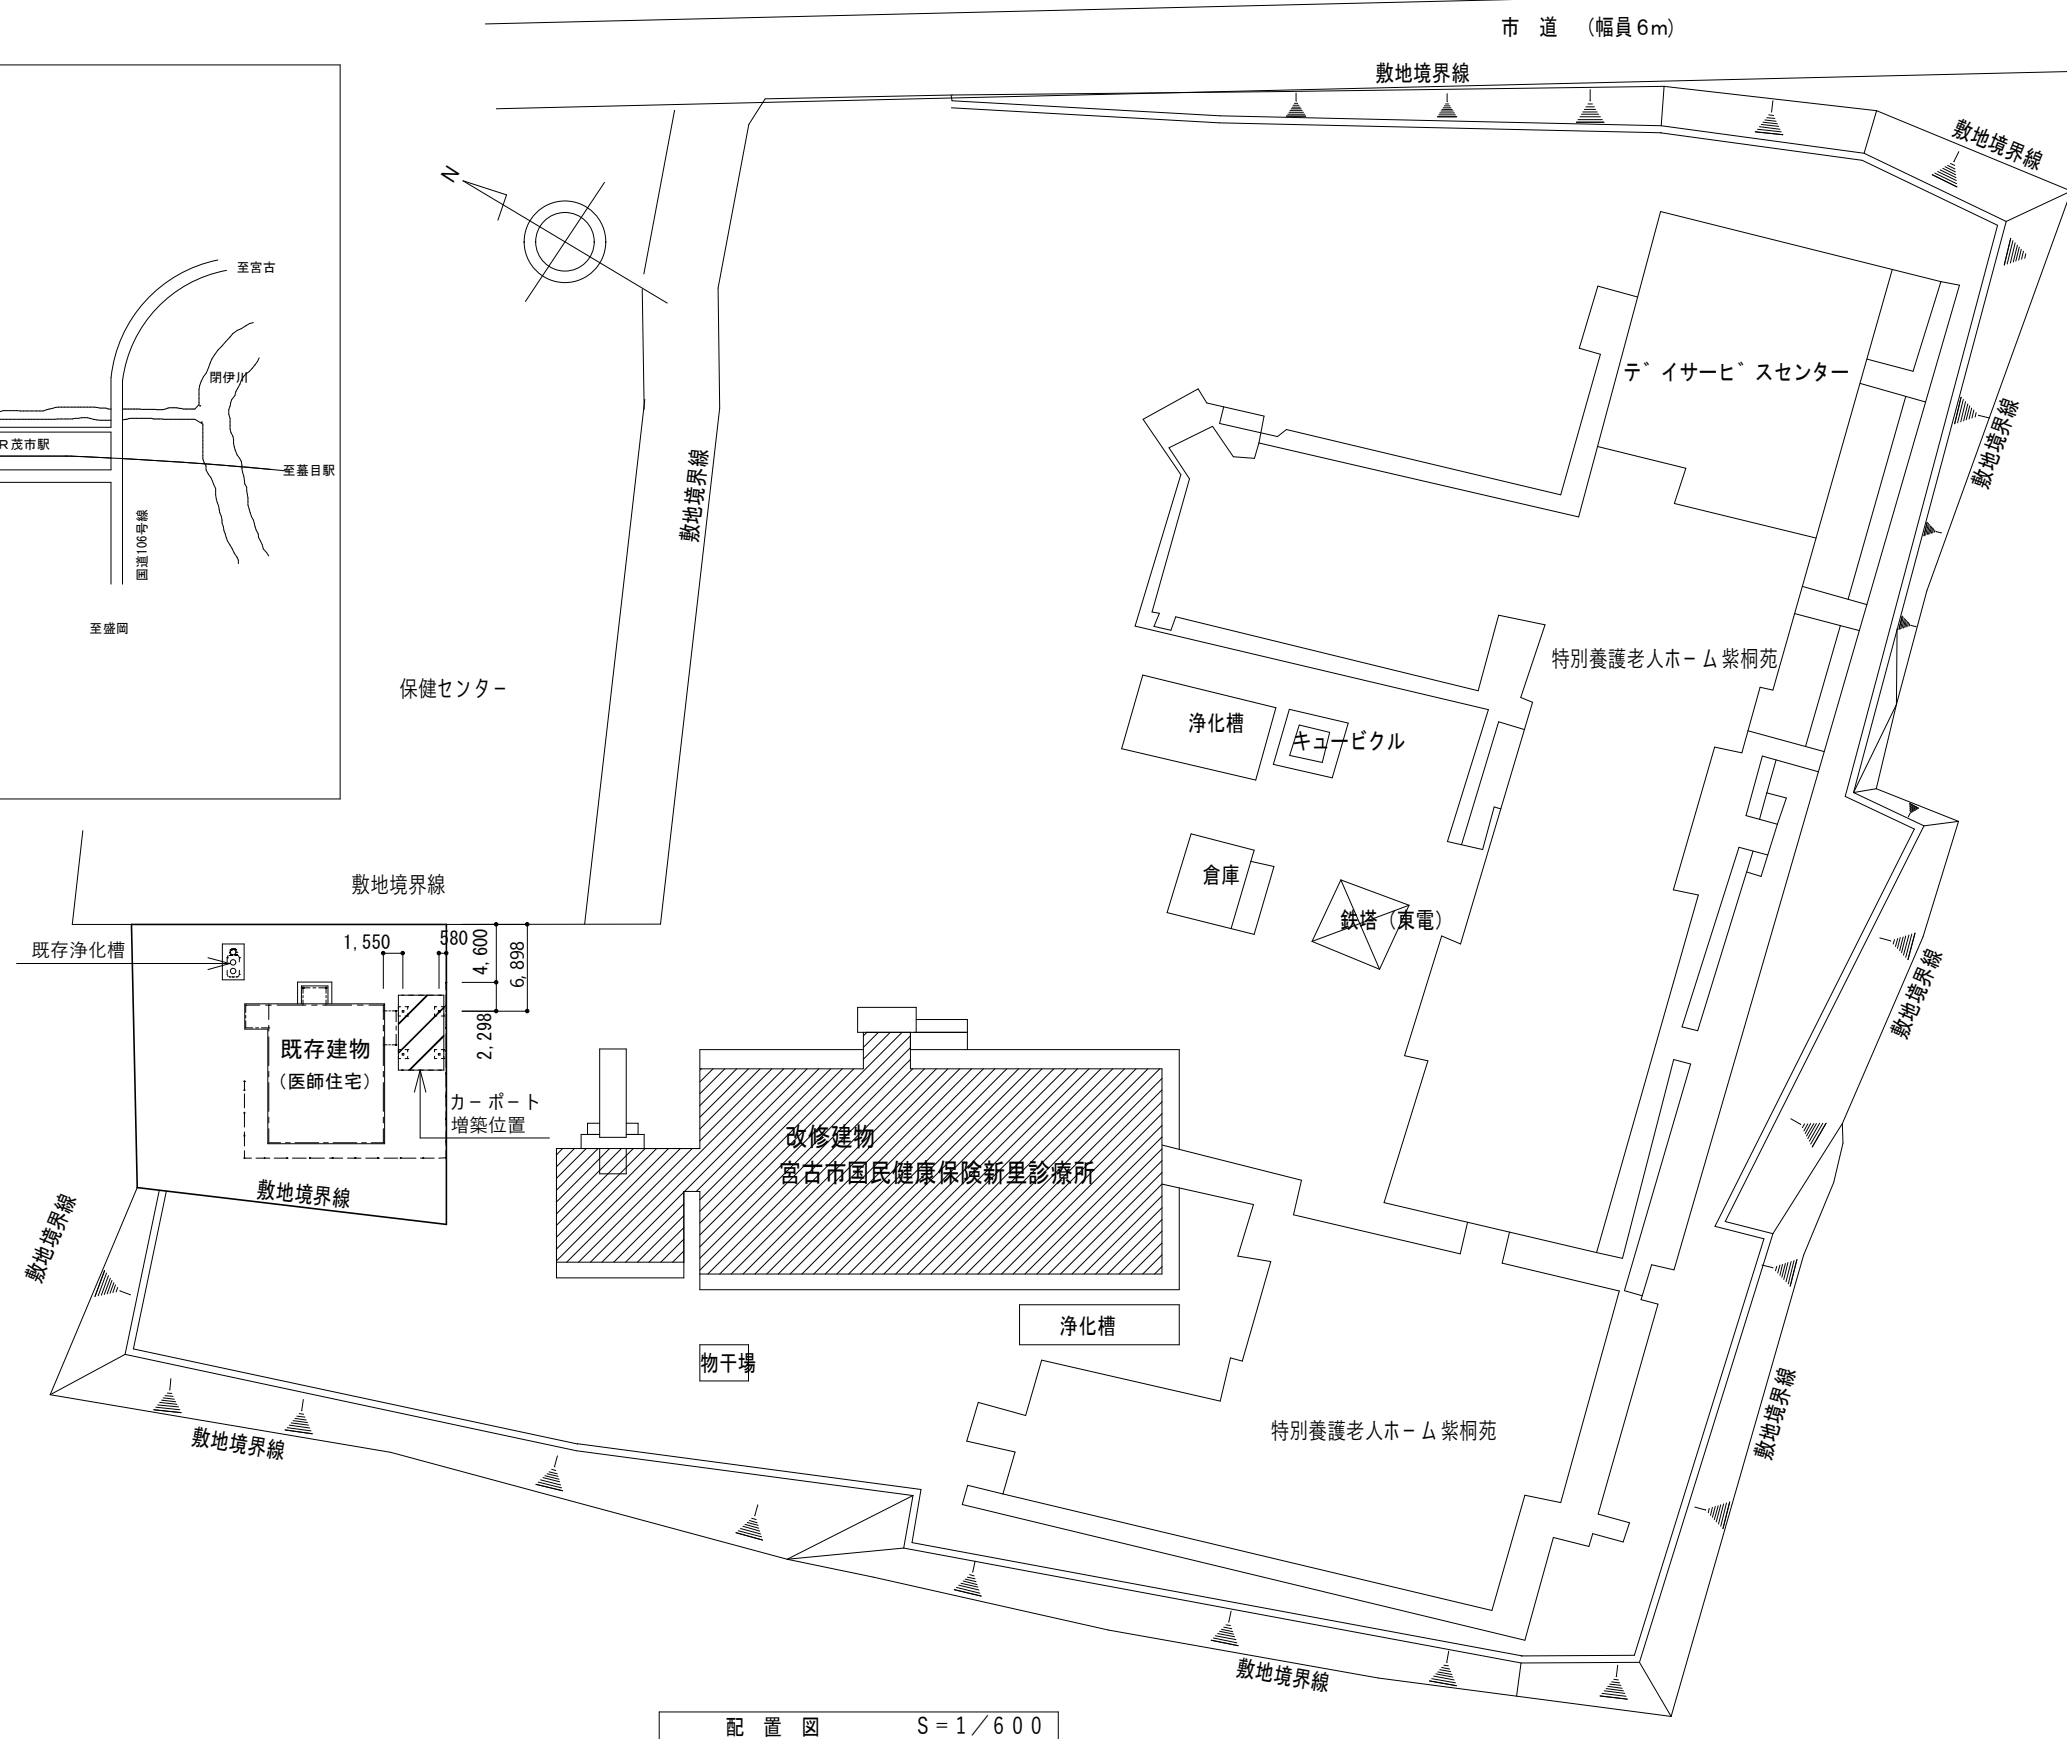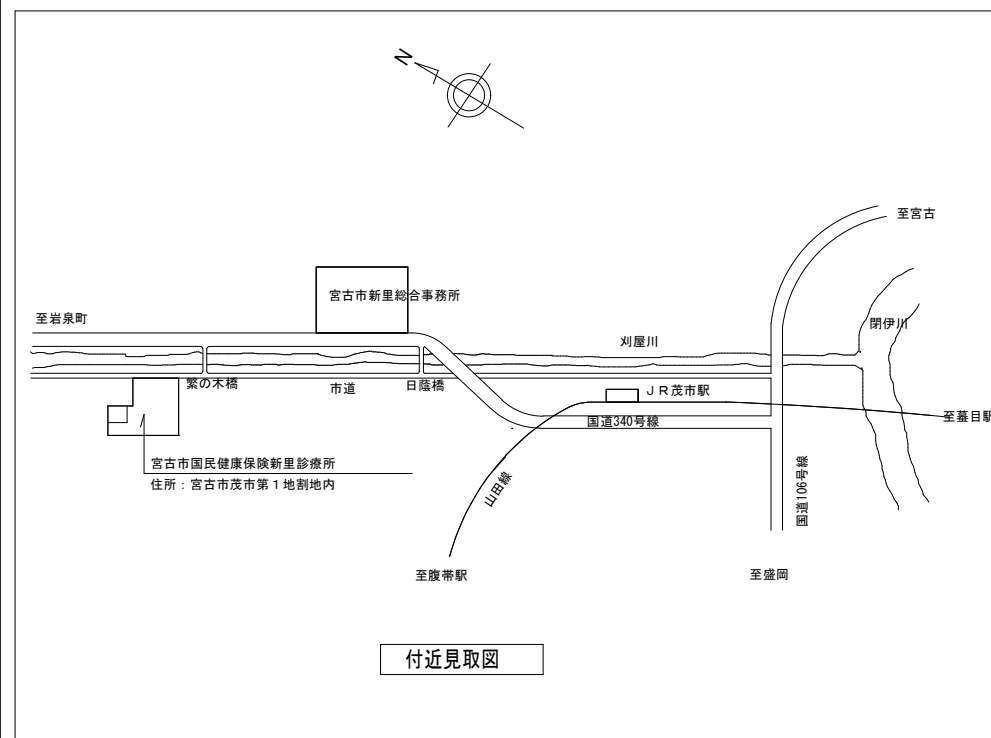

配置図 S = 1 / 600

宮古市国民健康保険新里診療所 照明機器等改修工事		管理建築士	承認	検図	製図	履行年月日	改定月日	改定内容	特記	図面内容 付近見取図・配置図	縮尺	コード番号	
				設計担当者							A 1	0 0	
											1/300	図面番号	E - 0 2
											1/600	図面区分	電気設備図

















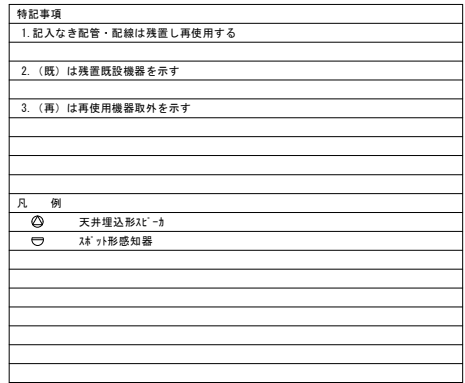


宮古市国民健康保険新里診療所
照明機器等改修工事

特記

図面内容
改修前平面図
電灯・拡声・自動火災報知設備
撤去図

縮尺 A 1 1/100	コード番号	0 0
	図面番号	E - 0 3
A 3 1/200	図面区分	電気設備図

         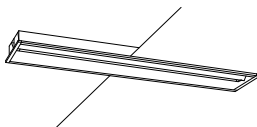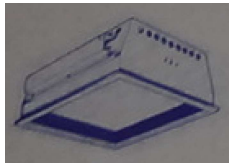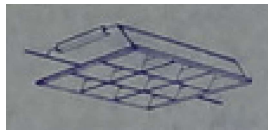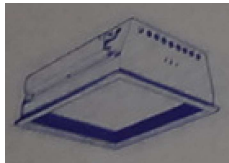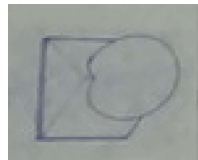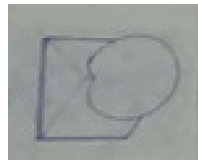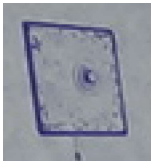 ア		蛍光灯				イ		蛍光灯				ウ		蛍光灯				エ		蛍光灯				オ		蛍光灯				カ		蛍光灯																							
1	FL40W×2	埋込形	W=300				FHF32W×2	埋込形	W=220				FL40W×3	埋込形	W=300				FHF32W×1	直付形					FHF32W×1	壁付形			1	FL40W×1	直付形																								
2	FL40W×1	埋込形	W=300				ﾌﾞﾗｯｸﾞﾗｽﾞｰ付				下面ｶﾞｽｰ付																																												
3	FL20W×2	埋込形	W=300																																																				
4	LED40形×2	埋込形	W=300																																																				
																			キ		蛍光灯				ケ		蛍光灯				コ		蛍光灯				サ		蛍光灯				シ		蛍光灯										
1	FL40W×2	直付形											FPL96W×4			埋込形			900角				FL20W×4	600角	埋込形				FPL36W×4	埋込形	450角				FDL27W×2	埋込形	275角																		
2	FL20W×1	直付形																																																					
												ｶﾞｽｰ付						ｶﾞｽｰ付						下面ｶﾞｽｰ付																															
ス		蛍光灯				セ		蛍光灯				ソ		蛍光灯				タ		蛍光灯				チ		蛍光灯																													
	FDL18W×1	埋込形					FDL18W×1	埋込形				FL15W×1	棚下取付形					1	FL10W×1	ﾊﾞｲﾌﾞ吊				FDL13W×1	壁付形																														
																		2	FL10W×1	壁付形																																			
									軒下用						流し元灯						表示灯																																		
テ		蛍光灯				ト		LED灯				ナ		蛍光灯				ニ		蛍光灯																																			
	FL15W×1	壁付形						取外機器				FL20W×1	壁付形						FDL13W×1	壁付形																																			
									軒下用						流し元灯						表示灯																																		
傾斜鏡 ﾗﾝﾌﾟ: 安定器のみ撤去						ﾀﾞｳﾝﾗｲﾄ 取外し後再取付									防雨型						防雨型																																		
ノ		誘導灯				ハ		誘導灯				ヒ		誘導灯				フ		非常用照明				ヘ		非常用照明																													
1	FL20W×1	ｷｬﾝﾄﾞﾗｯﾌﾟ付	ﾊﾞｲﾌﾞ吊形				冷陰極蛍光灯×1	ｷｬﾝﾄﾞﾗｯﾌﾟ付	埋込形			冷陰極蛍光灯×1	壁付形					FCL30W×1	壁付形					IL20W×1	埋込形																														
2	FL20W×1	ｷｬﾝﾄﾞﾗｯﾌﾟ付	ﾊﾞｲﾌﾞ吊形	両面型																																																			
			電池内蔵型						電池内蔵型						電池内蔵型						電池内蔵型						電池内蔵型																												

 
宮古市国民健康保険新里診療所
照明機器等改修工事

管理建築士 承認 検図 製図 履行年月日 改定月日 改定内容

特記

図面内容
改修前
照明器具仕様図

縮尺
A 1 -
A 3 -
コード番号
0 0
図面番号
E - 0 4
図面区分
電気設備図



機械室
F → 2

職員便所
A2 → 1
N2 → 1
S → 1

倉庫
A1 → 2

歯科所長室
J → 2

内科所長室
J → 2

待合室
K → 2
L → 3
f1 → 2

玄関
L → 1
a1 → 1
f2 → 1

風除室
L → 1
f2 → 1

ポーチ
P → 4

廊下
A3 → 1
E → 3
M → 3
N2 → 2
a1 → 2
a2 → 1
b → 1
d → 2
e → 4
f1 → 1
f2 → 3


多目的便所
A3 → 1
U → 1

作業室2・3
A1 → 2
A3 → 1
f1 → 1

暗室
A3 → 1

X線室
A1 → 4
f1 → 1

作業室
A1 → 2
R1 → 1
f2 → 1

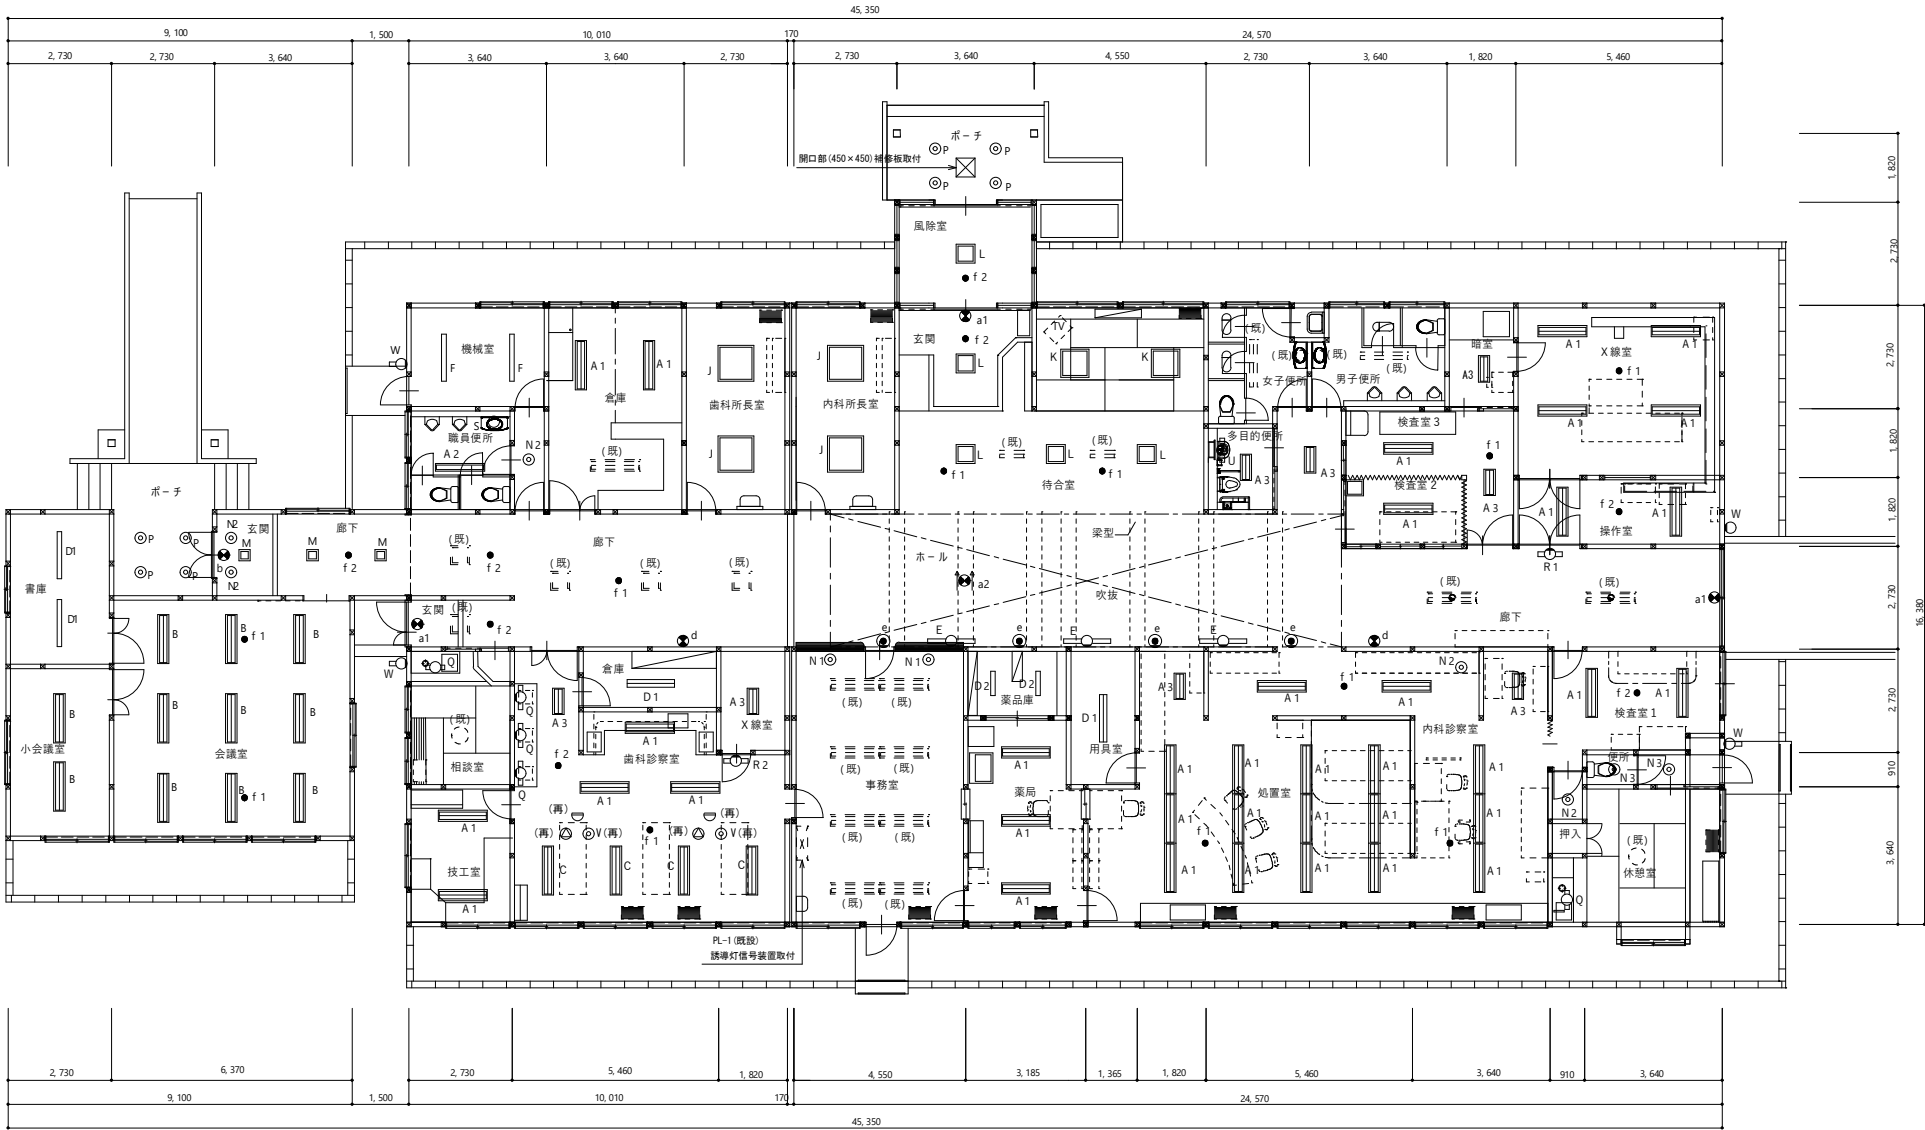

倉庫
D1 → 2

小会議室
B → 2

会議室
B → 9
f1 → 2

外壁
W → 1

相談室
Q → 1

技工室
A1 → 2

歯科診療室
A1 → 3
A3 → 1
C → 4
Q → 3
V → 2
f1 → 1
f2 → 1

倉庫
D1 → 1

X線室
A3 → 1
R2 → 1

事務室
N1 → 2

薬品庫
D2 → 2

薬局
A1 → 3

用具室
D1 → 1

処置室
A1 → 14
A3 → 1
N2 → 1
f1 → 2

内科診療室
A1 → 3
A3 → 1
f1 → 1

検査室1
A1 → 2
f2 → 1

休憩室
N2 → 1
N3 → 2
Q → 1

特記事項
1. 記入なき配管・配線は再使用接続とする
2. (既)は残置既設機器を示す
3. (再)は再使用機器取付を示す
凡 例
天井埋込形スイッチ
天井形感知器

平面図 S=1/100

管理建築士	承認	検図	製図	履行年月日	改定月日	改定内容
		設計担当者				

特記

図面内容
改修後平面図
電灯・拡声・自動火災報知設備

縮尺	コード番号	00
A1	図面番号	E-05
A3	図面区分	電気設備図
1/200		

宮古市国民健康保険新里診療所
照明機器等改修工事

A		LED灯		B		LED灯		C		LED灯		D		LED灯		E		LED灯		F		LED灯																	
1		LRS20-4-48				LRS3-4-48				40形 埋込形 6,500lm～		1		LSS9-4-48				40形 壁付形 5,000lm～				40形 直付形 3,000lm～																	
2		LRS20-4-37										2		LSS9-2-30																									
3		20形 埋込形 W=300 1,500lm～																																					
								J				LED灯				K				LED灯				L				LED灯				M				LED灯			
												FPL96W×4相当 埋込形 900角 8,500lm～								FHP45W×4相当 埋込形 600角 8,000lm～								FHP32W×4相当 埋込形 450角 4,500lm～								FHP23W×3相当 埋込形 275角 2,000lm～			
N		LED灯		P		LED灯		Q		LED灯		R		LED灯		S		LED灯																					
1		LRS1-22				LRS1RP-17				FL20W×1相当 棚下・壁面兼用取付形 800lm～		1		LDM10×1 Δ47°吊				LDM10×1 壁付形																					
2		LRS1-13										2		LDM10×1 壁付形																									
3		LRS1-05																																					
U		LED灯		V		LED灯		W		LED灯																													
		LDM10×1 壁付形				既設機器取付				FL20W×1相当 壁付形 800lm～																													
a		LED誘導灯		b		LED誘導灯		d		LED誘導灯		e		LED非常用照明		f		LED非常用照明																					
1		SH1-FSF20F-BL Δ47°吊				SH1-FRF20PF-BL				ST1-FBF22-C				FQL30W×1相当 壁付形		1		K1-LRS11-3																					
2		SH1-FSF21F-BL Δ47°吊														2		K1-LRS11-2																					

宮古市国民健康保険新里診療所
照明機器等改修工事

管理建築士

承認

検図

製図

履行年月日

改定月日

改定内容

特記

図面内容
改修後
照明器具参考仕様図

縮尺

A 1 -

図面番号


A 3 -

コード番号 0 0


図面番号 E - 0 6

図面区分



電気設備図

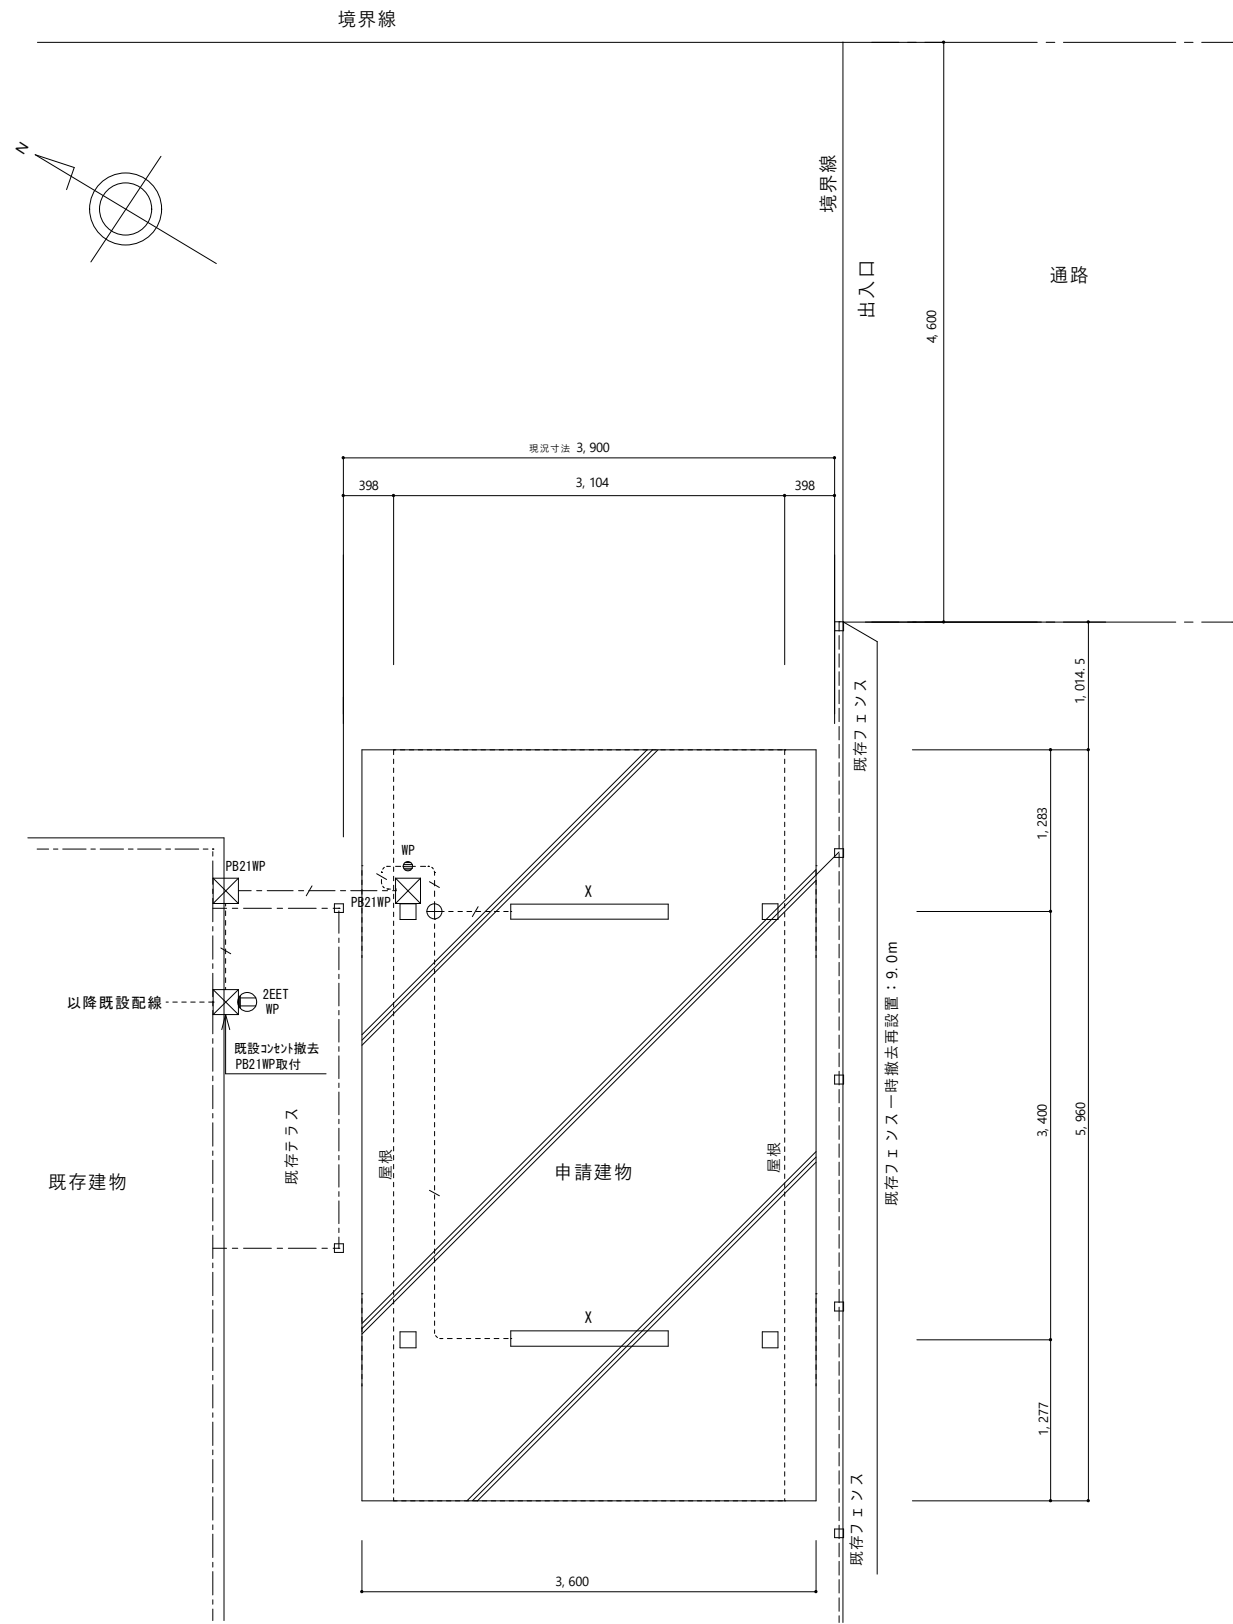


電灯設備 平面図 S = 1 : 60

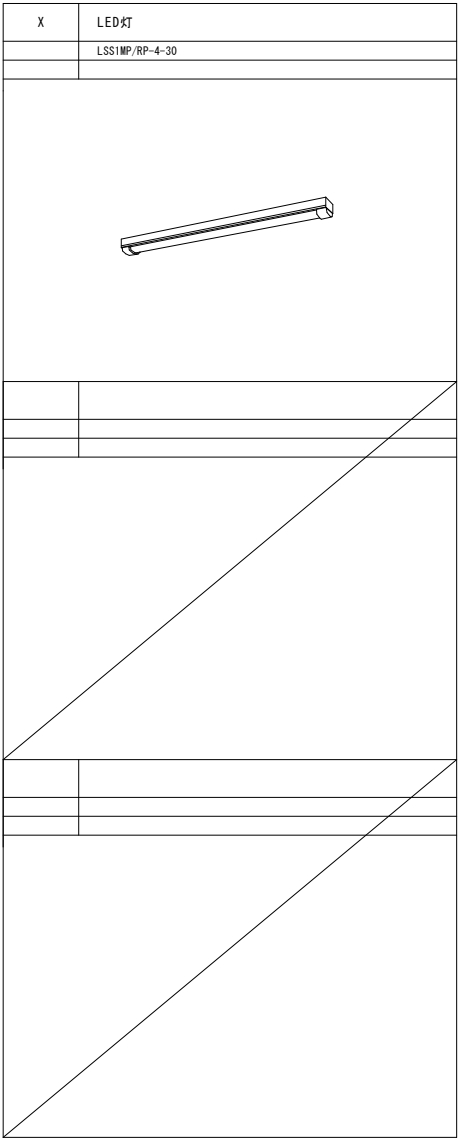

特記事項			
1. 94A' 記入なき配線は下記による			
----	EM-EEF1.6-3C	PF (16)	露出配管
---	EM-EEF1.6-3C	PF (16)	地中配管
凡 例			
● WP	屋外用スイッチ	1P15A-1	
① ZEET	屋外用コンセント	2P15A-2E	接地端子付 屋根式
⊕	丸形露出ボックス	VE製	
☒ PB21WP	7. 6A' ボックス	SS200×200×100WP-VE	

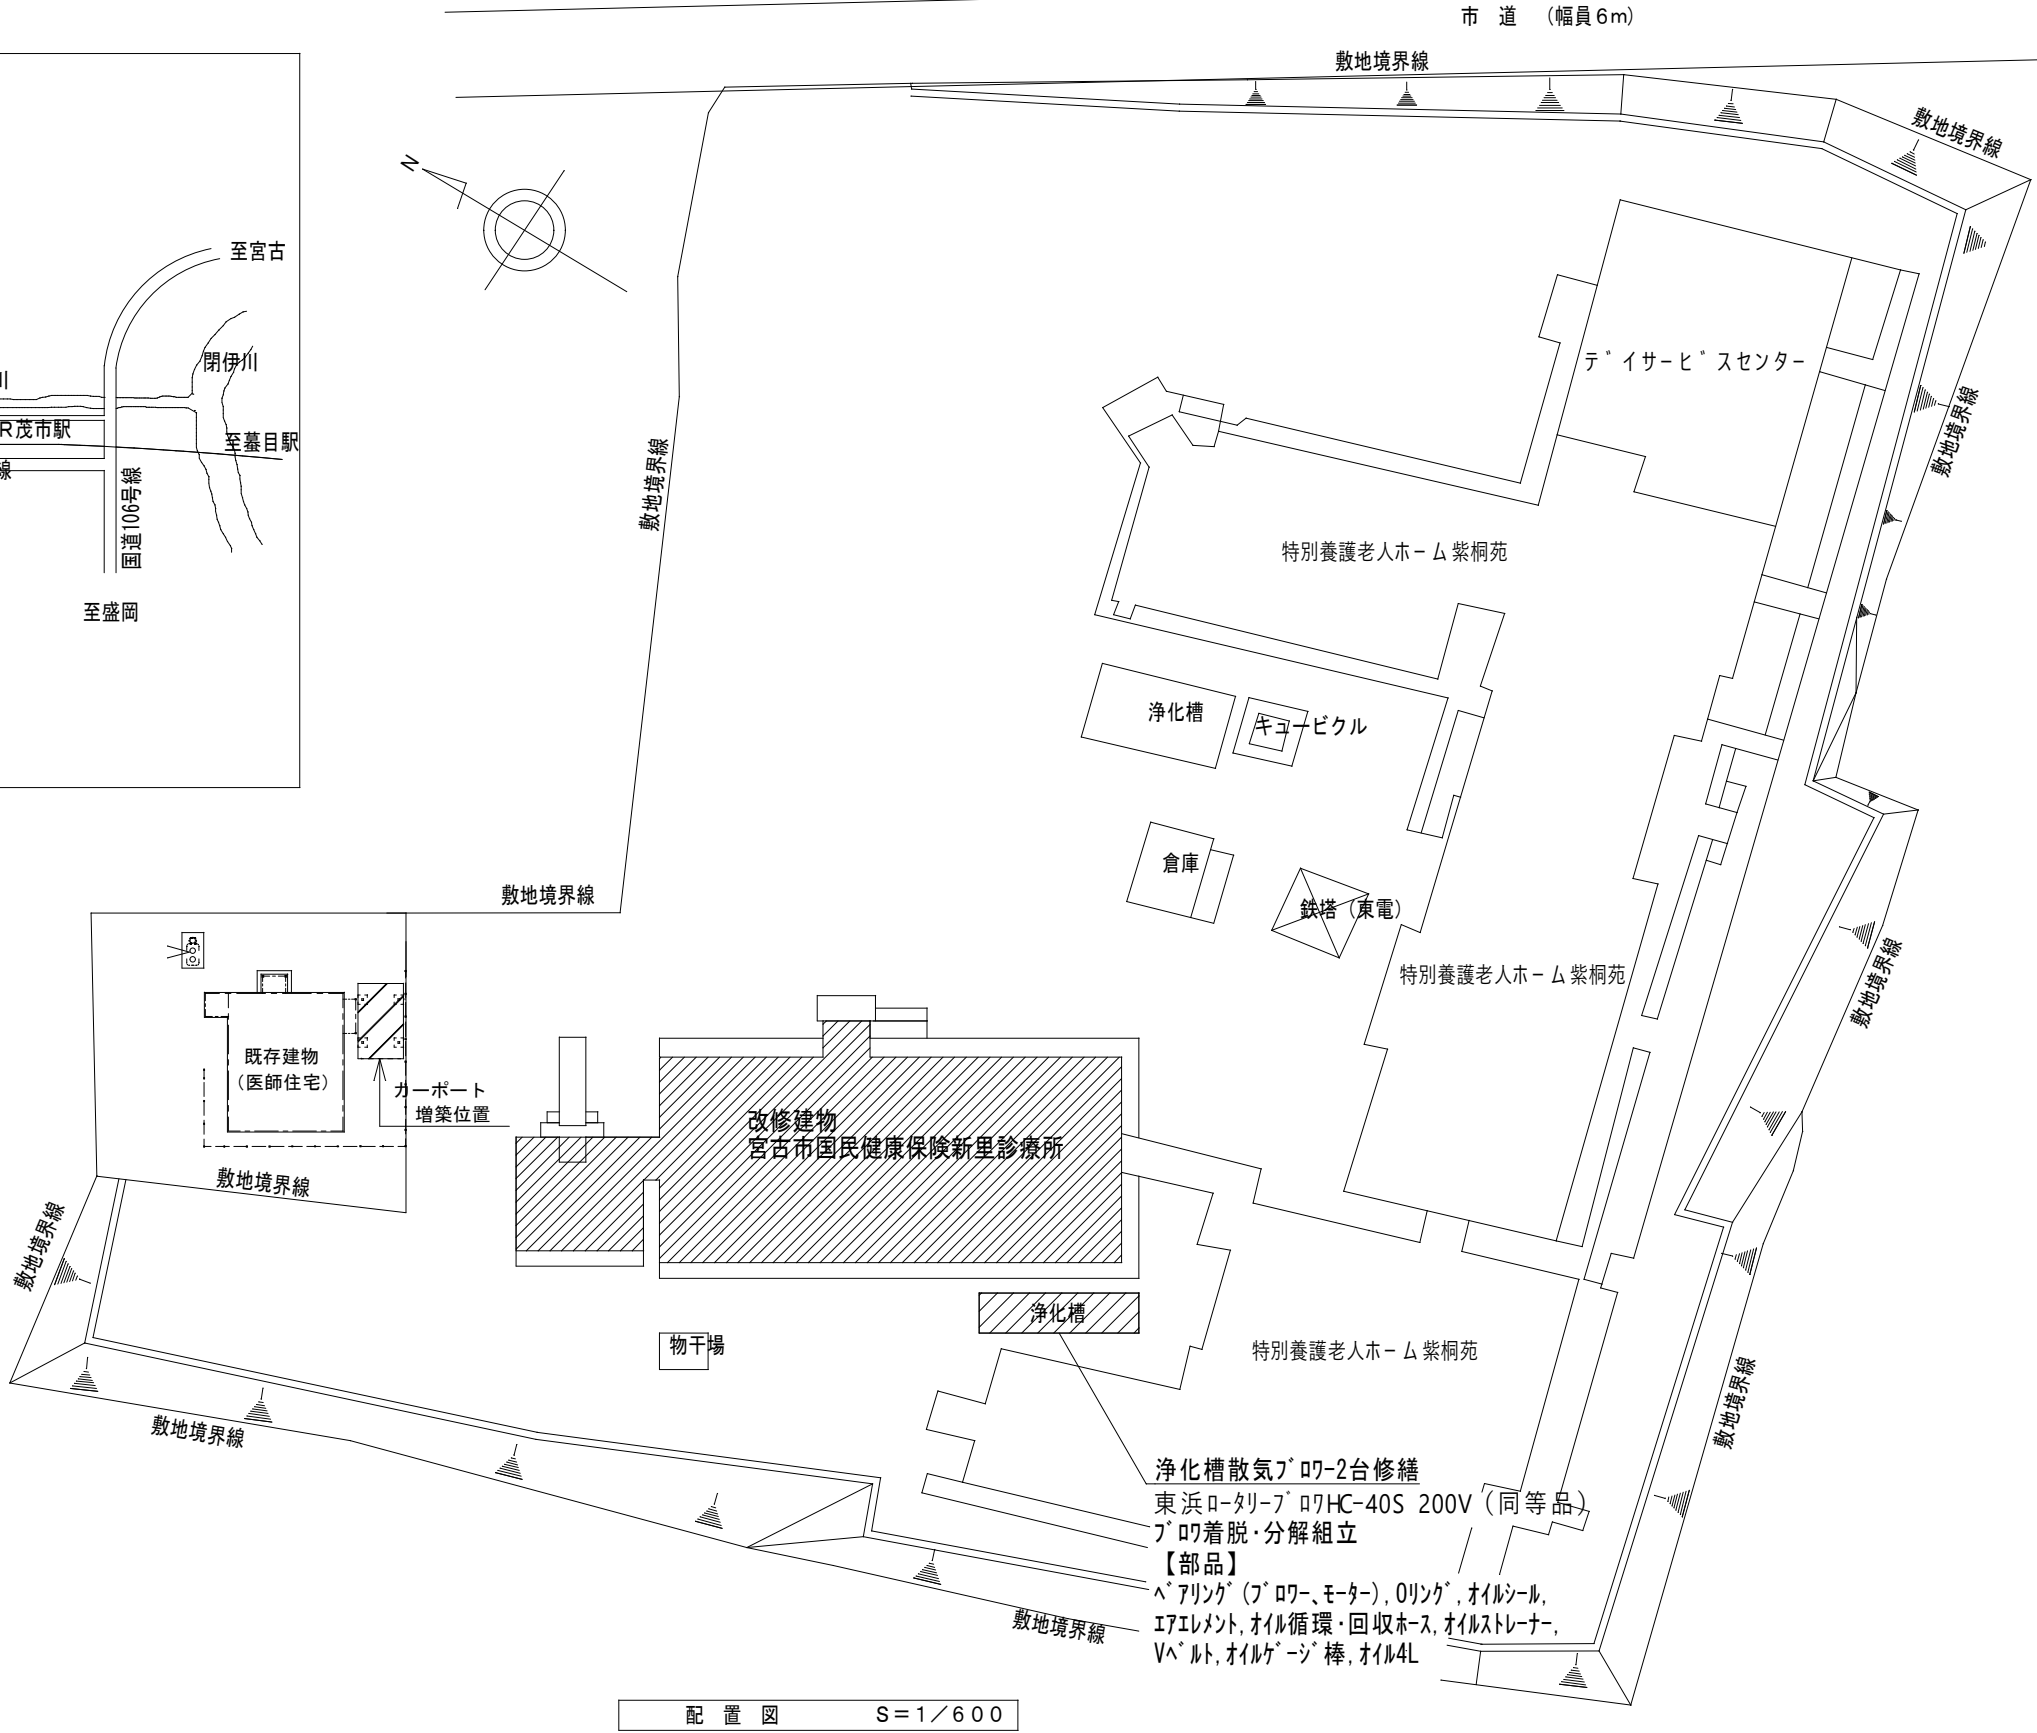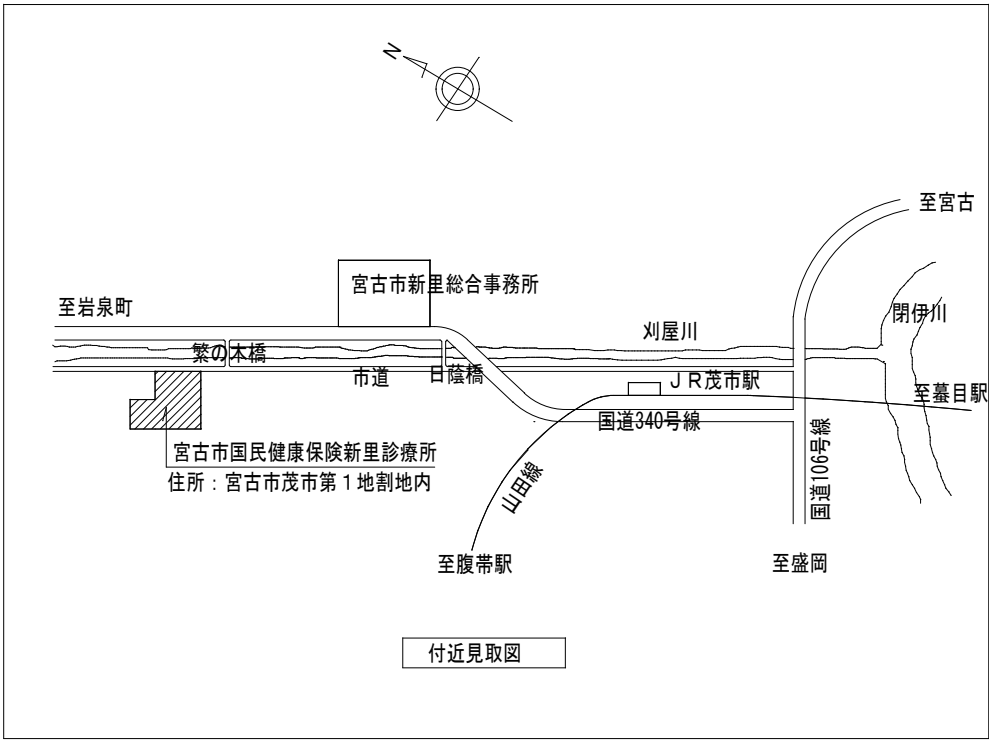

宮古市国民健康保険新里診療所 照明機器等改修工事		管理建築士	承認	検図	製図	履行年月日	改定月日	改定内容	特 記	図面内容 付近見取図・配置図	縮尺	コード番号 〇 〇
				設計担当者							A 3	図面番号 M - 〇 2
											1 : 600	図面区分 機 械 設 備

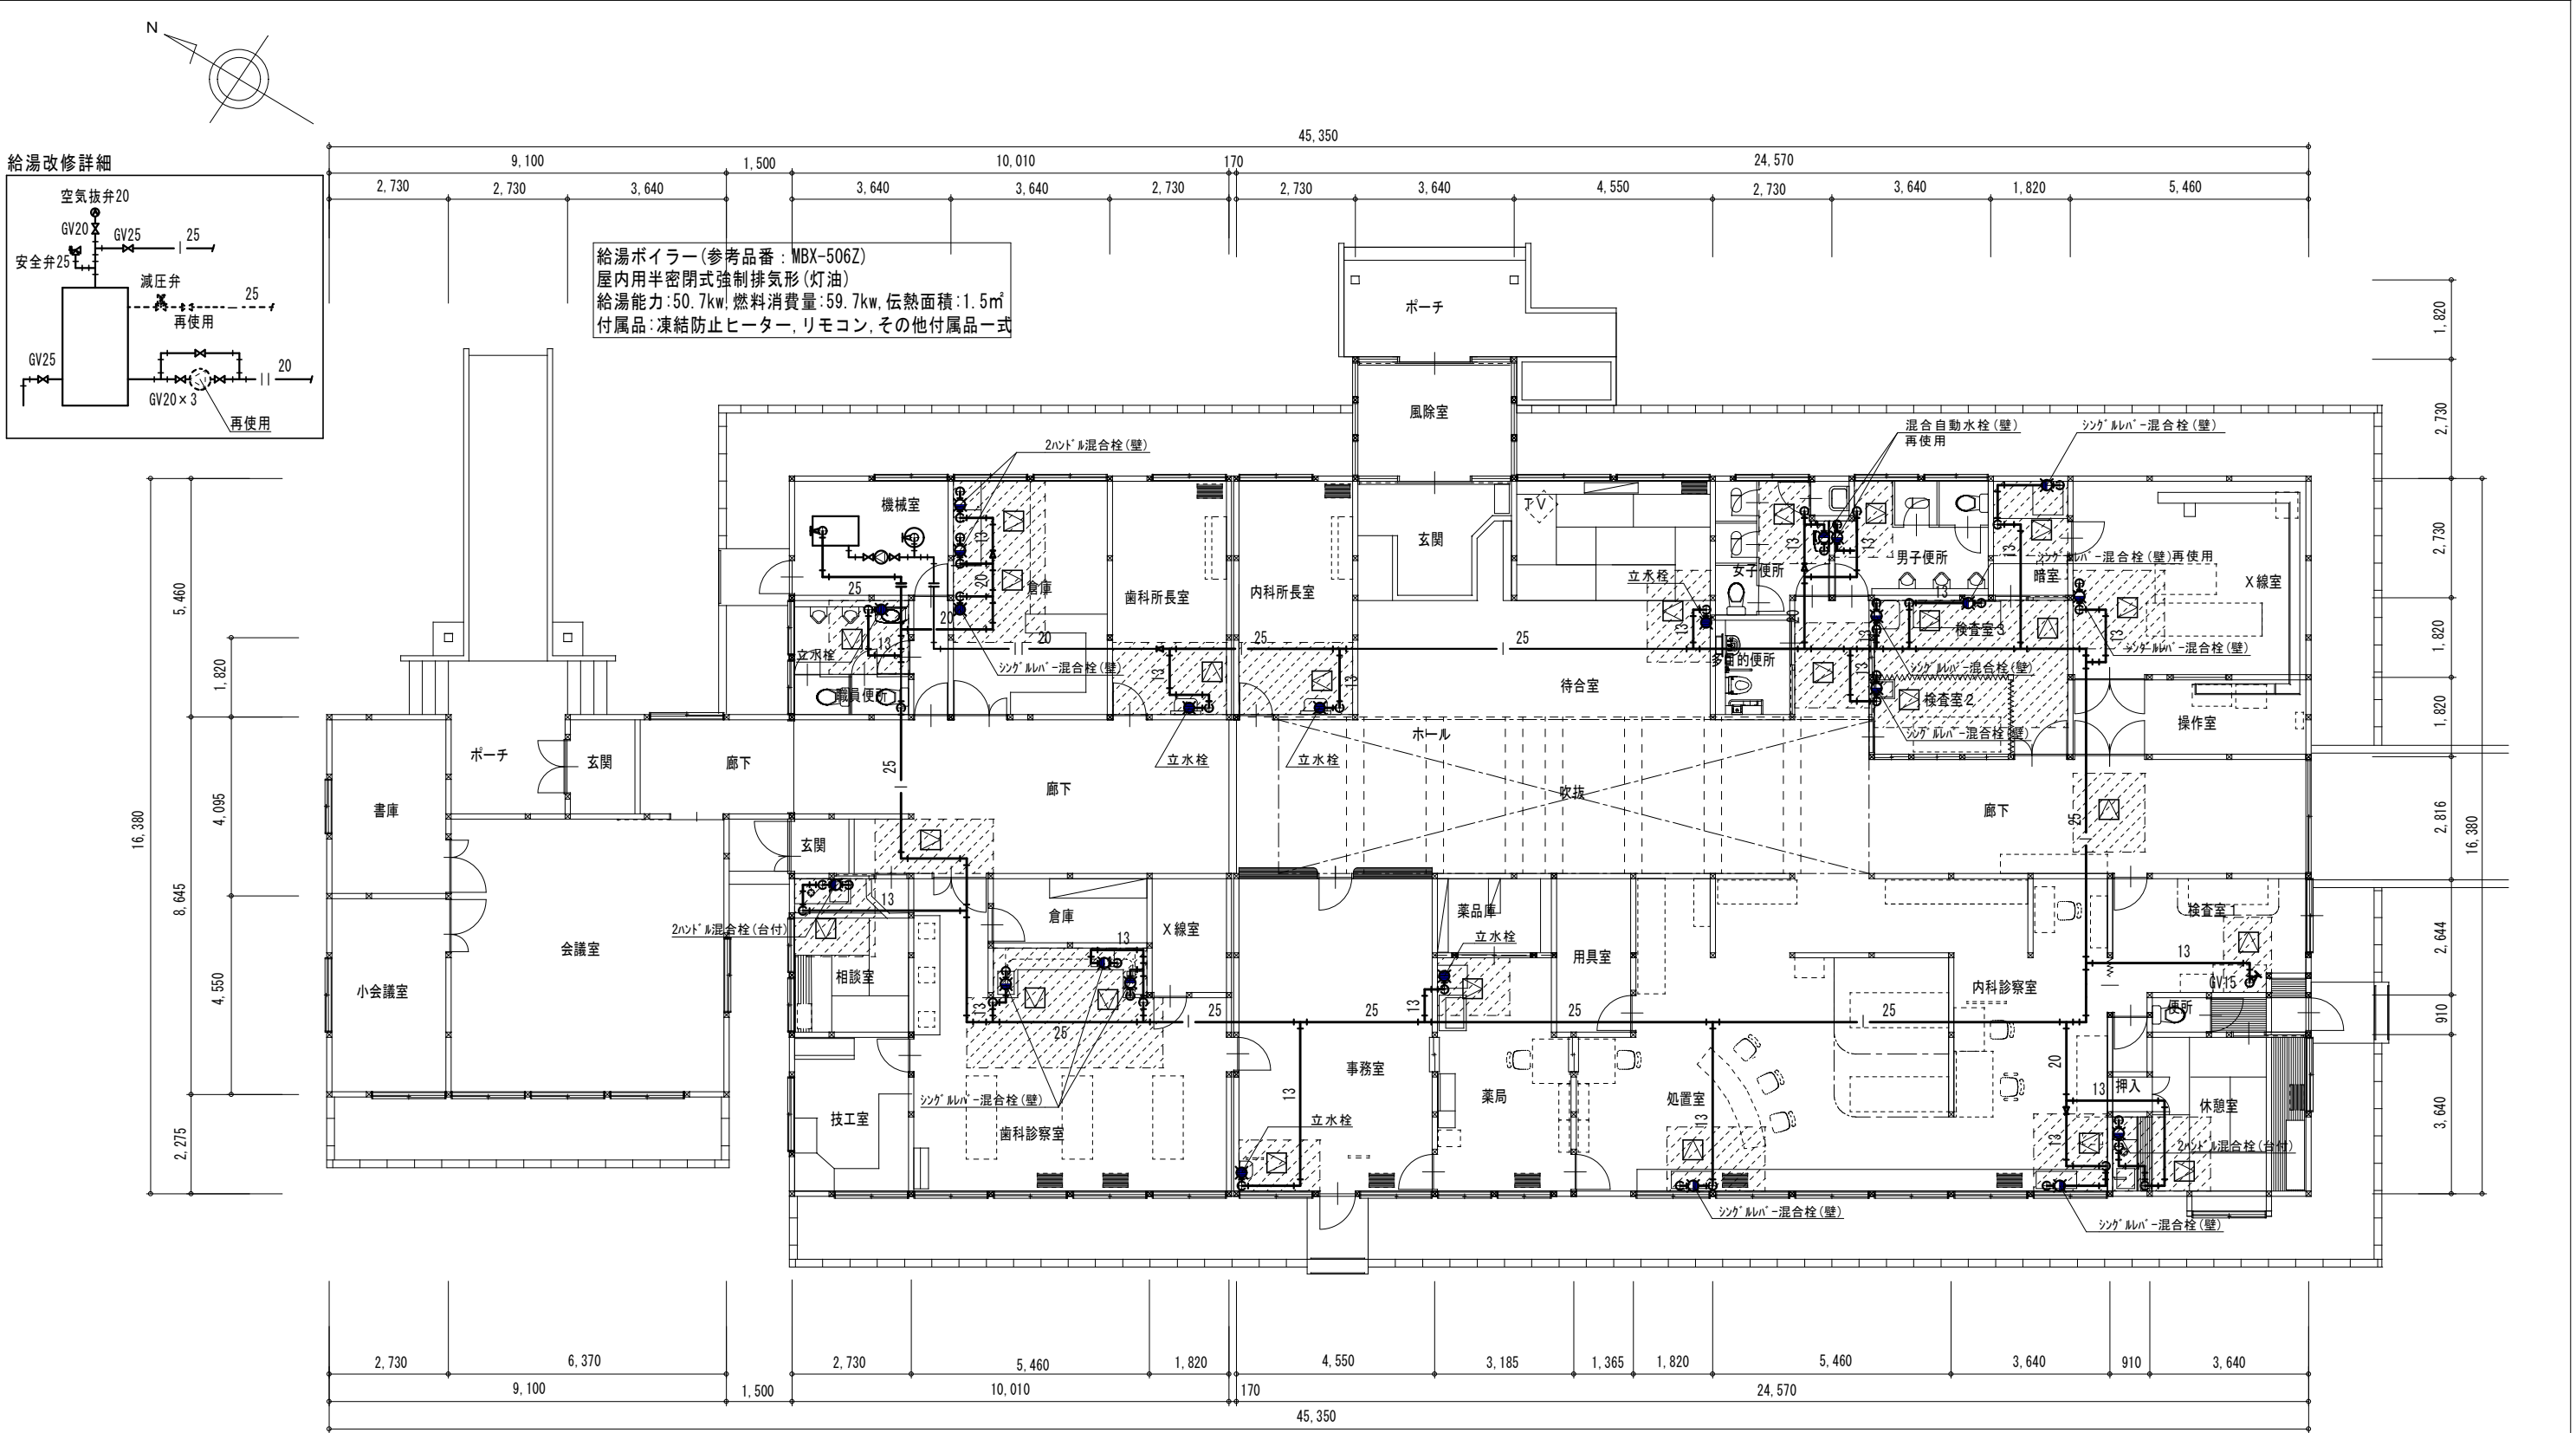

水栓仕様	個数
シングルレバー混合水栓	10
2ハンドル混合水栓	2
流し用台付混合水栓	2
立水栓	6

凡 例

図 示 記 号	名 称	仕 様	備 考
— —	給湯管 (送)	耐熱性硬質塩ビライニング鋼管	機械室
— —	給湯管 (返)	耐熱性硬質塩ビライニング鋼管	機械室
— —	給湯管 (送)	架橋ポリブテン管	屋内
— —	給湯管 (返)	架橋ポリブテン管	屋内

平 面 図 S=1/150

改修特記

実線は新設及び撤去する給湯管を示し、屋内隠蔽部分の給湯管は残置とする。

屋内露出部分の給湯管はダクトにて施工とする。

既設給湯器は撤去・新設とし、ライオンは撤去・再使用とする。

給湯器の給水及び油管は既設再使用とする。

☑ 新設天井点検口 (450□) を示す。

☒ 養生範囲を示す。