


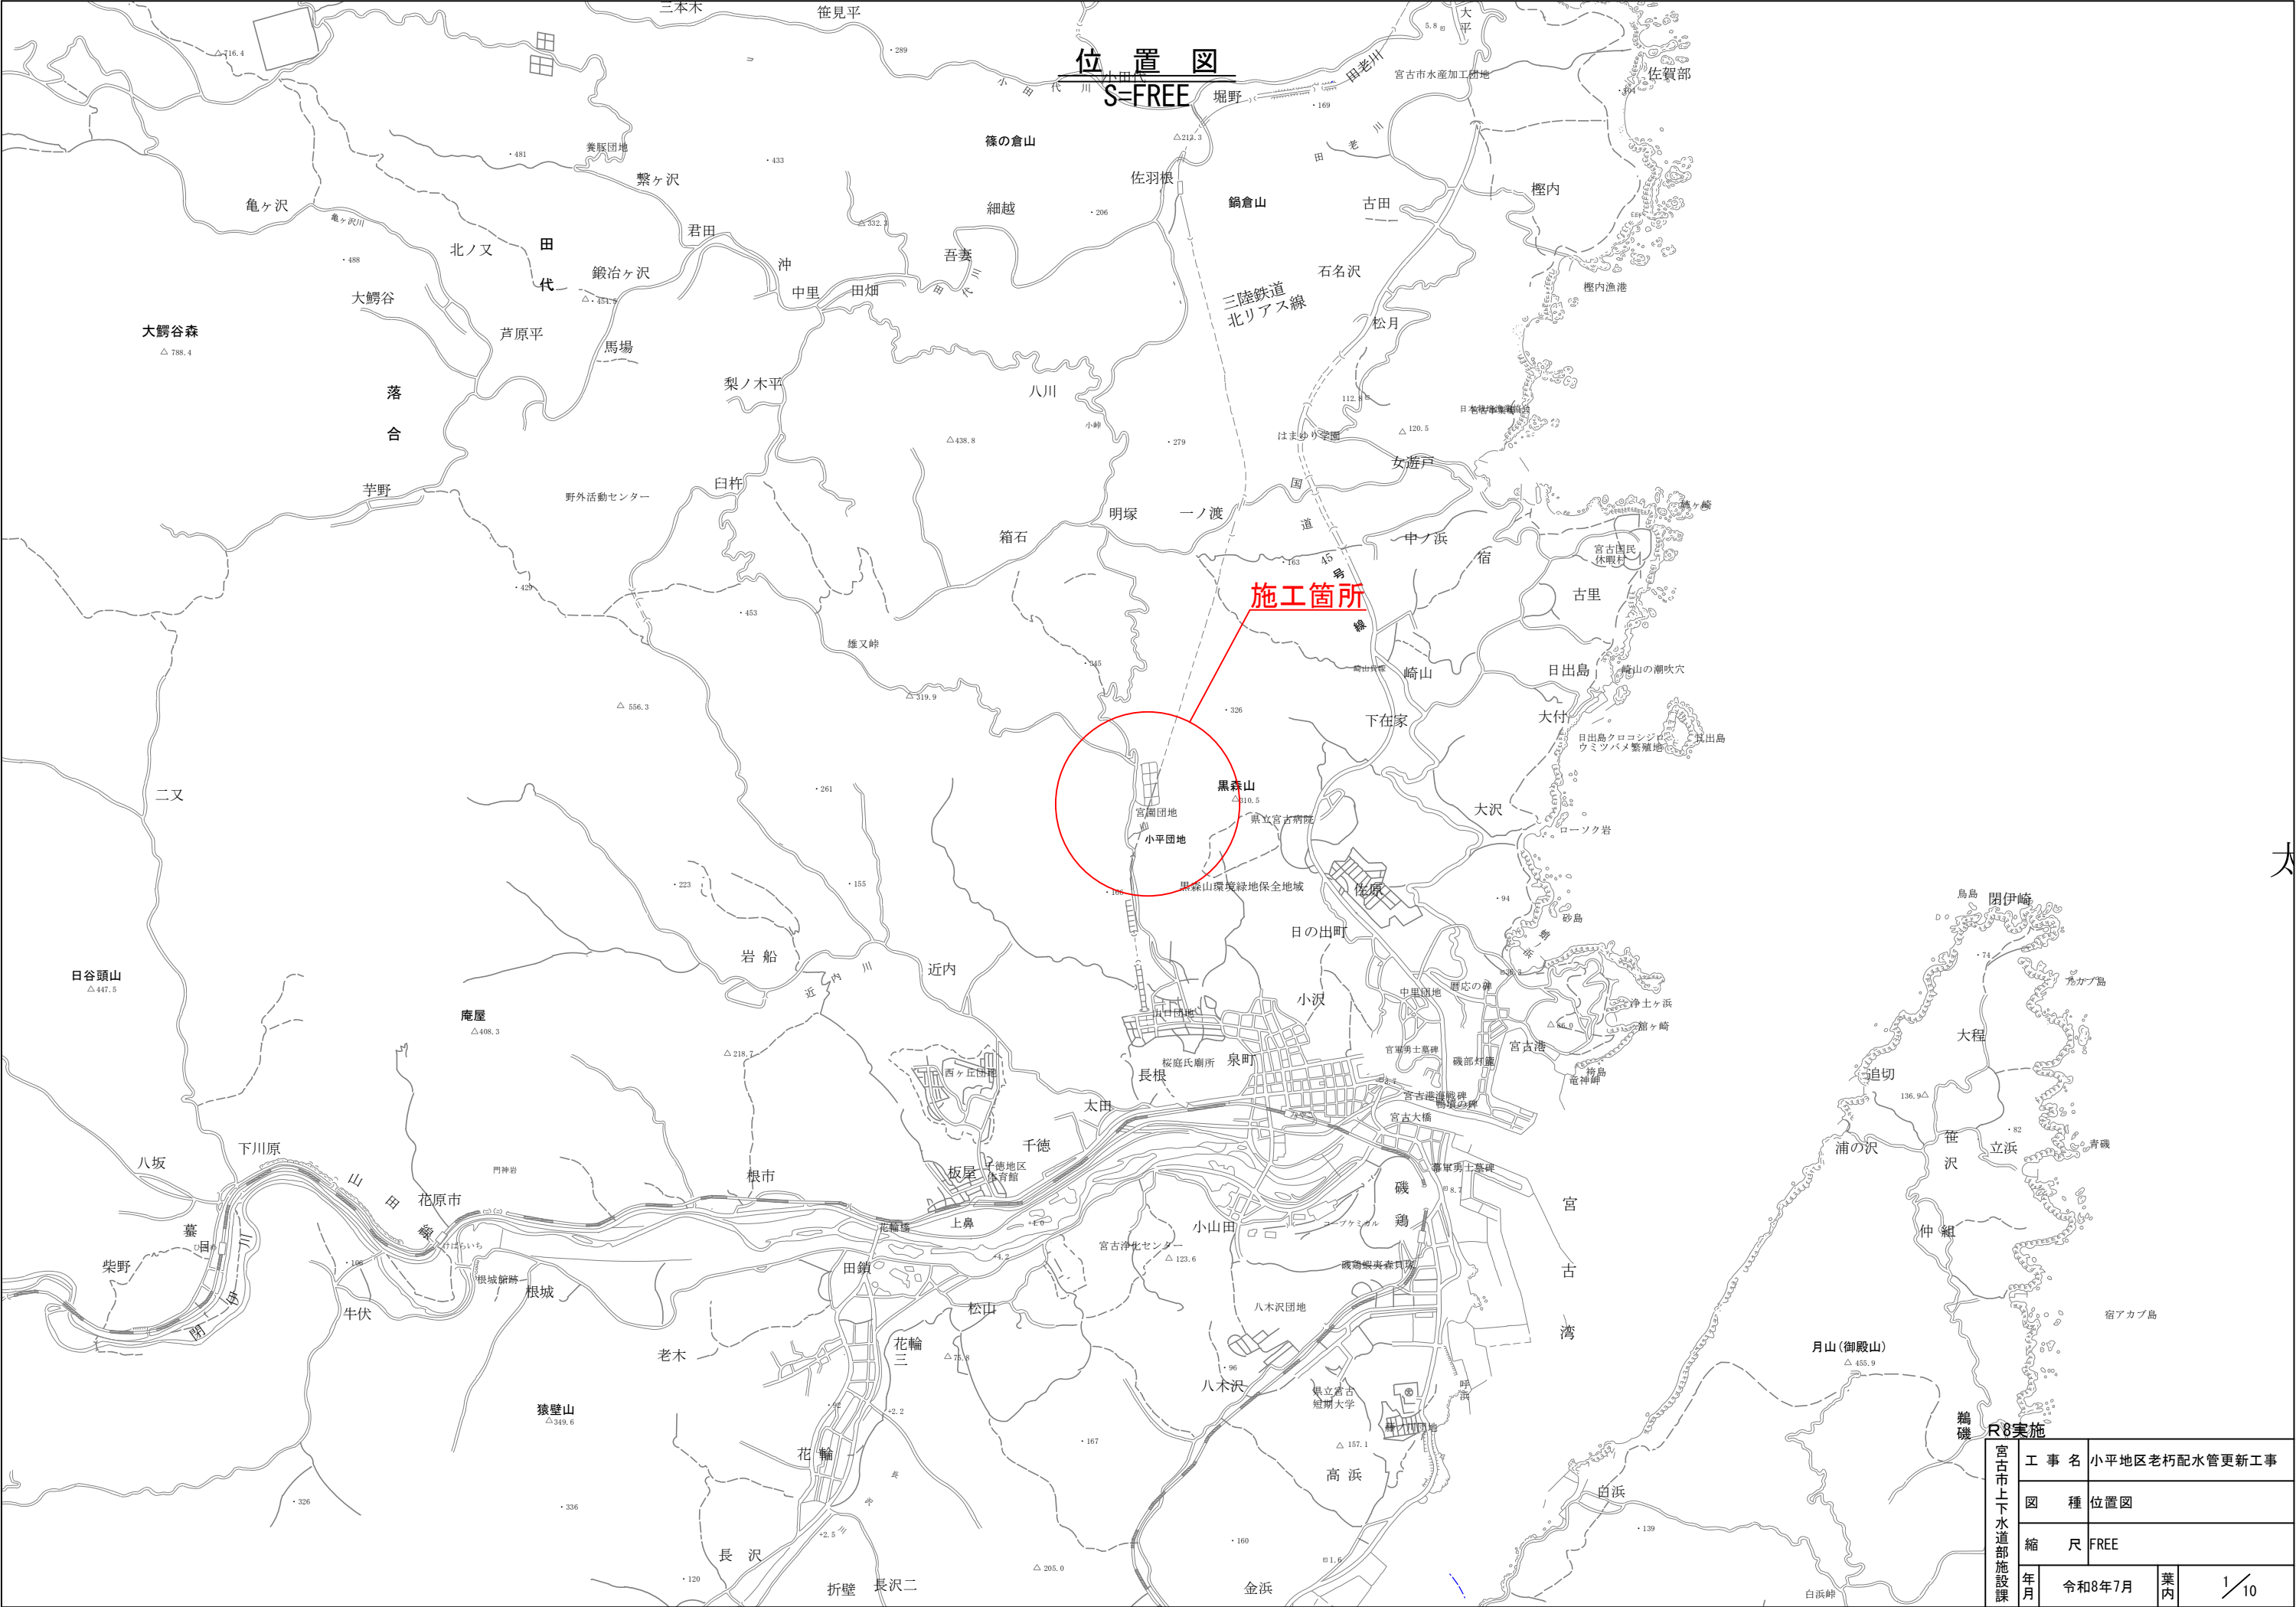


位置図
S=FREE

施工箇所


宮古市上下水道部施設課	工 事 名	小平地区老朽配水管更新工事		
	図 種	位置図		
	縮 尺	FREE		
	年 月	令和8年7月	業 内	1 / 10

平面図
S=1 : 500

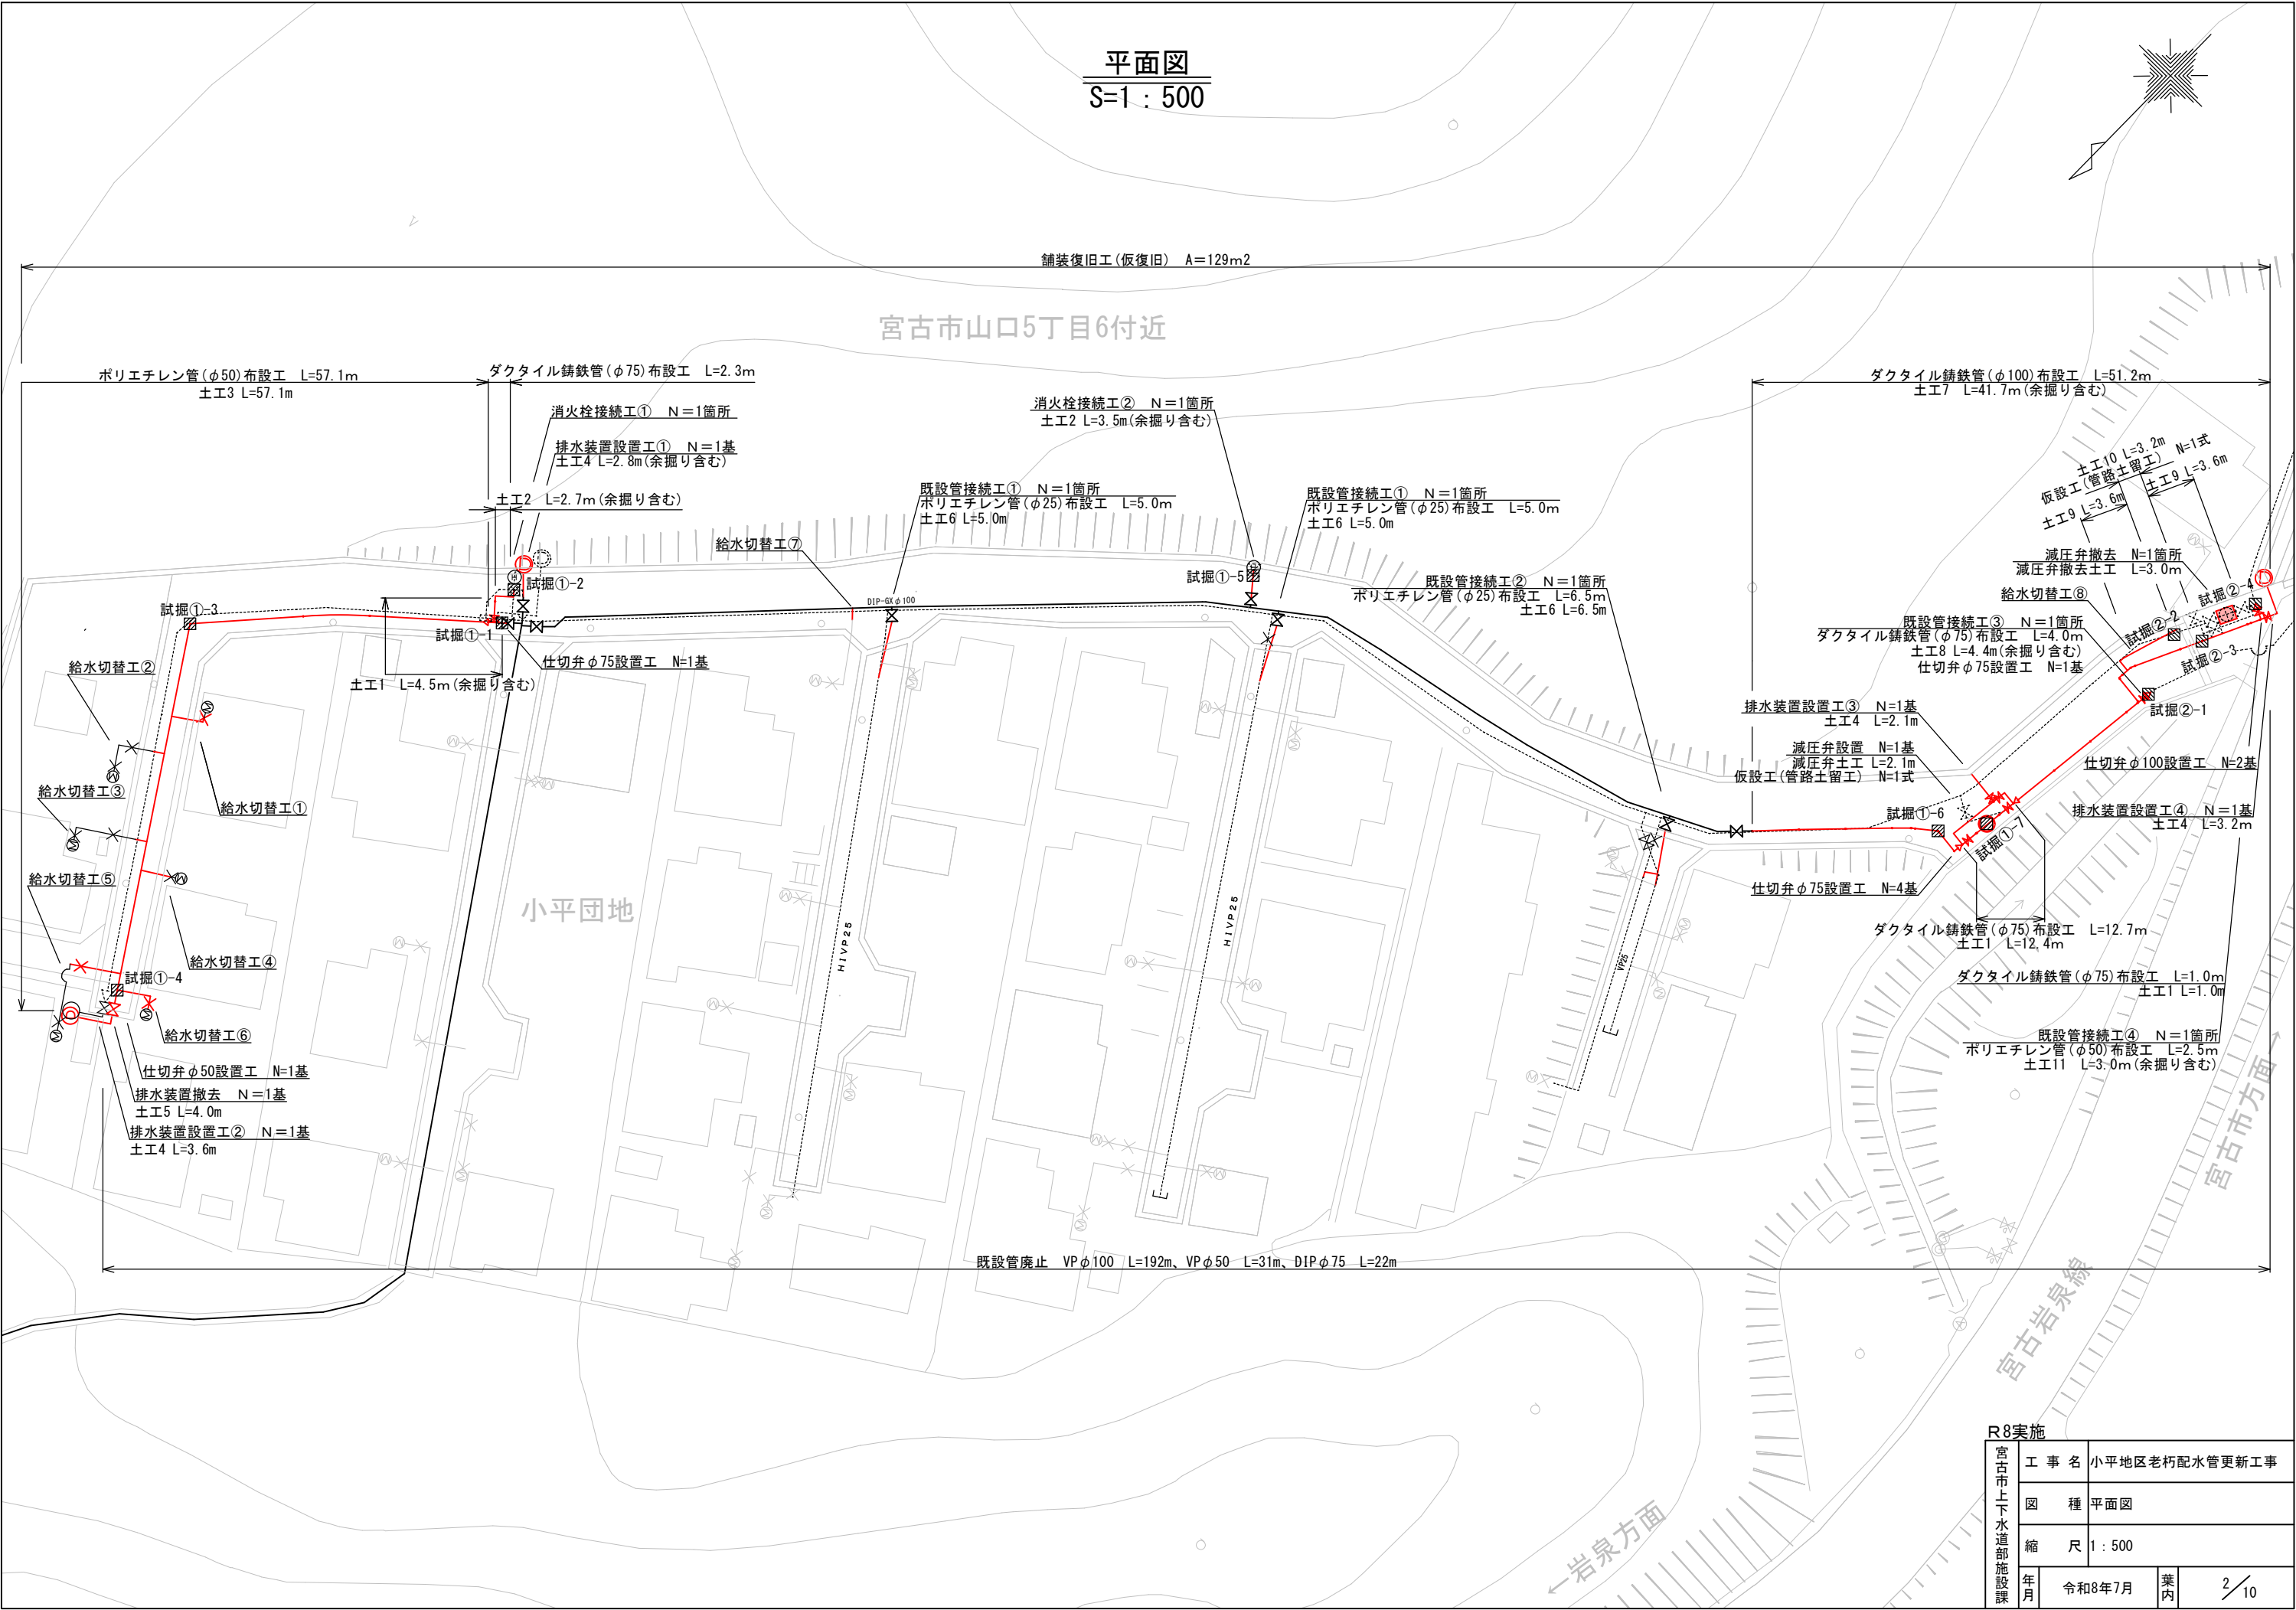

R8実施				
宮古市上下水道部施設課	工 事 名	小平地区老朽配水管更新工事		
	図 種	平面図		
	縮 尺	1 : 500		
	年 月	令和8年7月	業 内	2 / 10


管割図(1)(参考)
S=FREE

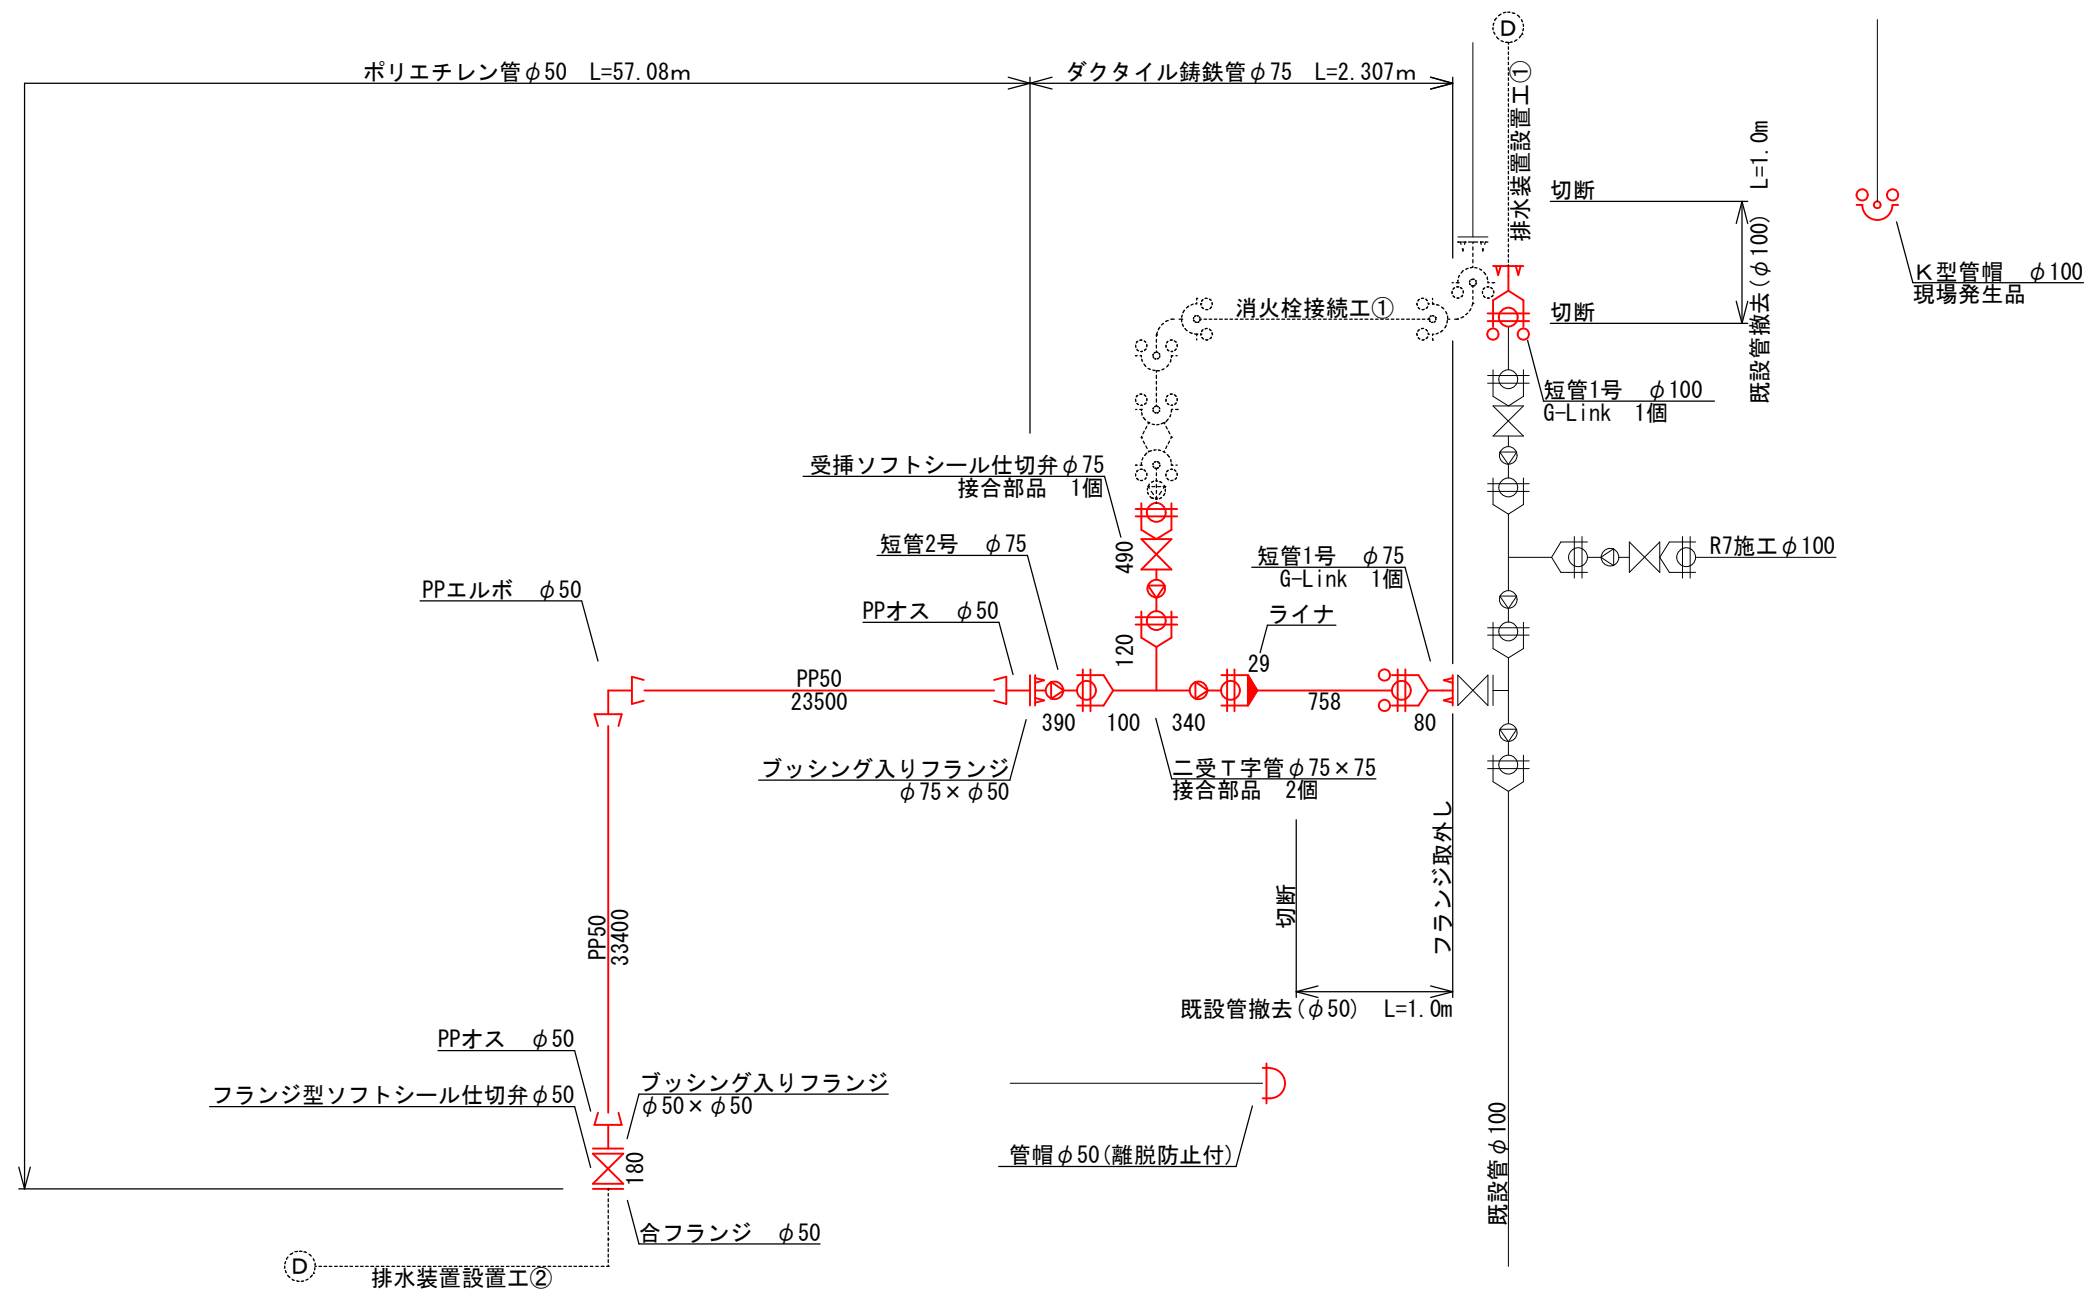


R8実施			
宮古市上下水道部施設課	工 事 名	小平地区老朽配水管更新工事	
	図 種	管割図(1)(参考)	
	縮 尺	FREE	
	年 月	令和8年7月	業 内 3 / 10

管割図(2)(参考)
S=FREE


消火栓接続工①

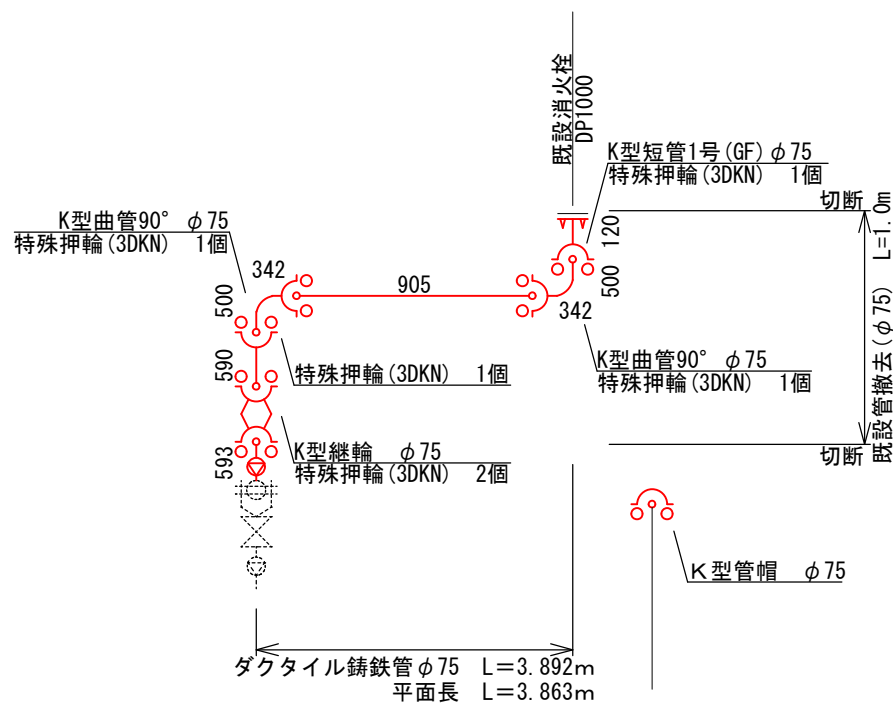


消火栓接続工②

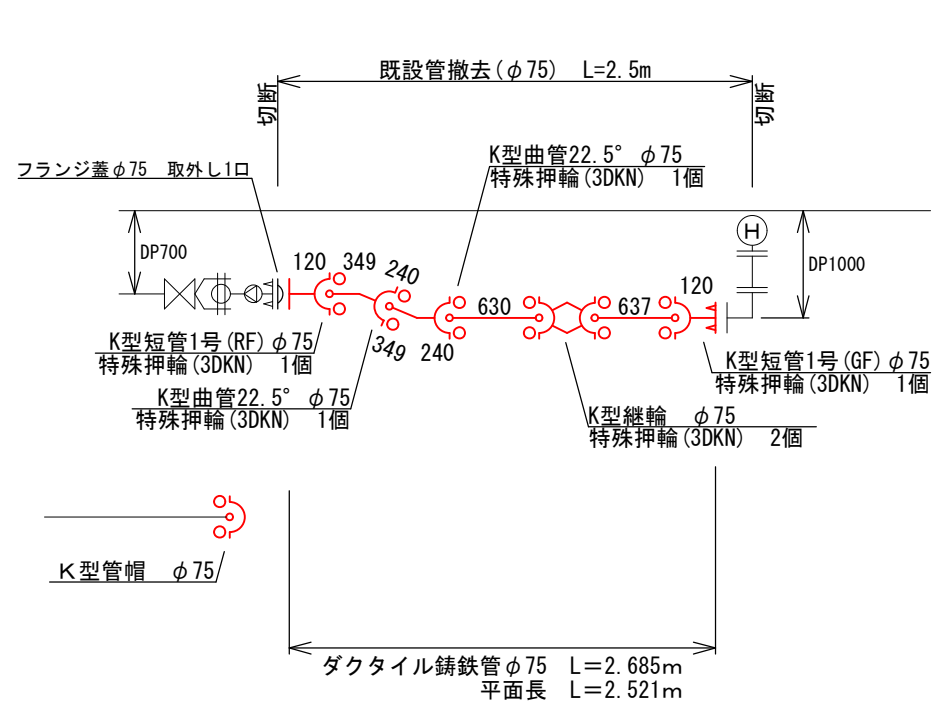


既設管接続工①

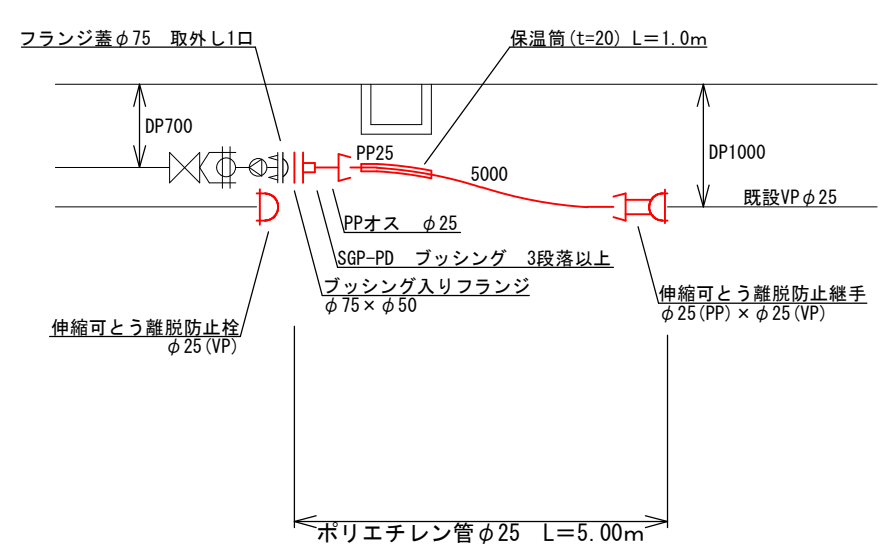


排水装置設置工①

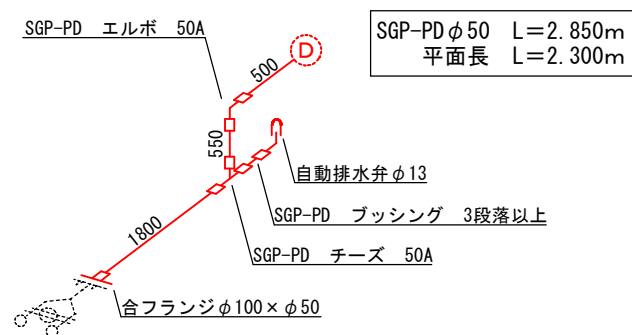


排水装置設置工②

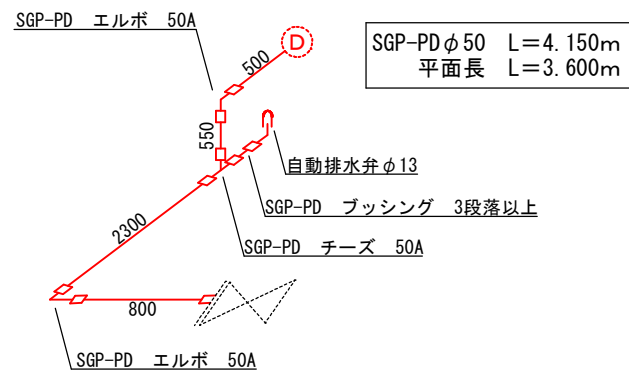


既設管接続工②

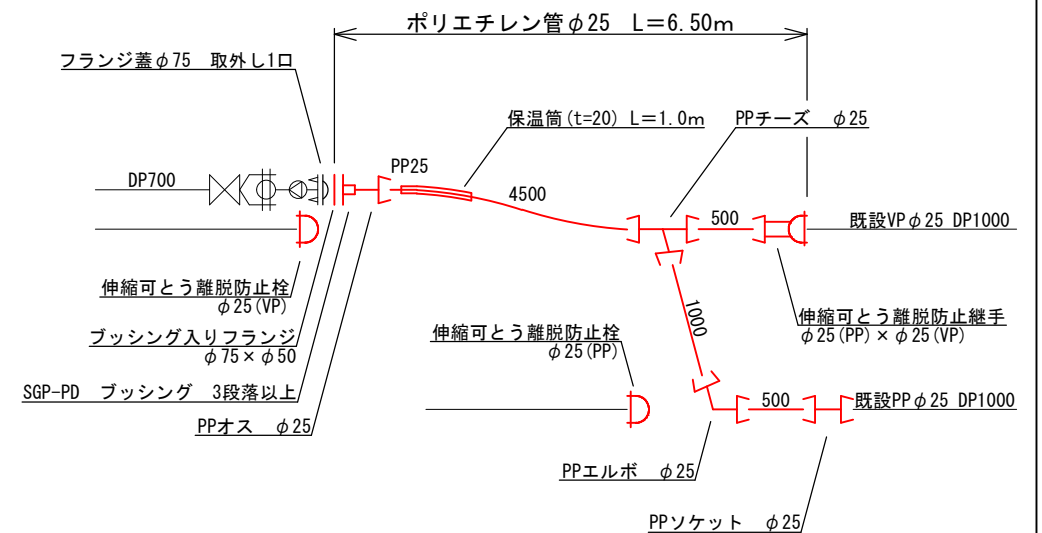

排水装置設置工③




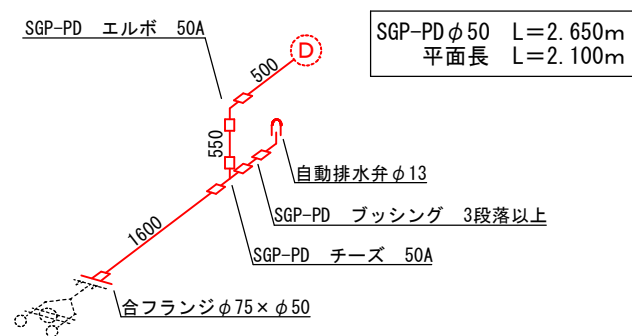


排水装置設置工④

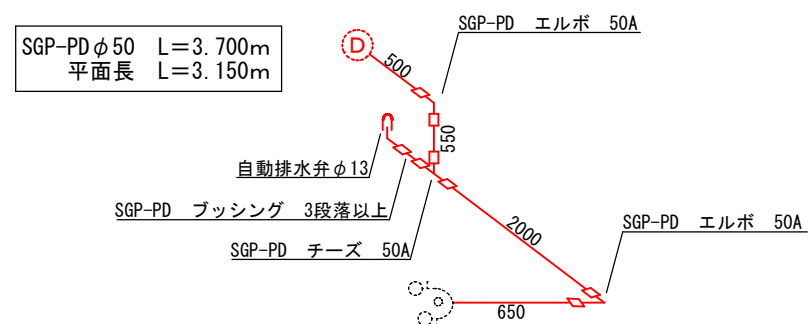


宮古市上下水道部施設課	工 事 名		小平地区老朽配水管更新工事	
	図 種		管割図(2)(参考)	
	縮 尺		FREE	
	年月	令和8年7月	業内	4/10

    S=FREE



宮古市上下水道部施設課	工 事 名	小平地区老朽配水管更新工事		
	図 種	管割図(3)(参考)		
	縮 尺	FREE		
	年 月	令和8年7月	業 内	5 / 10

管割図(4) (参考)
S=FREE

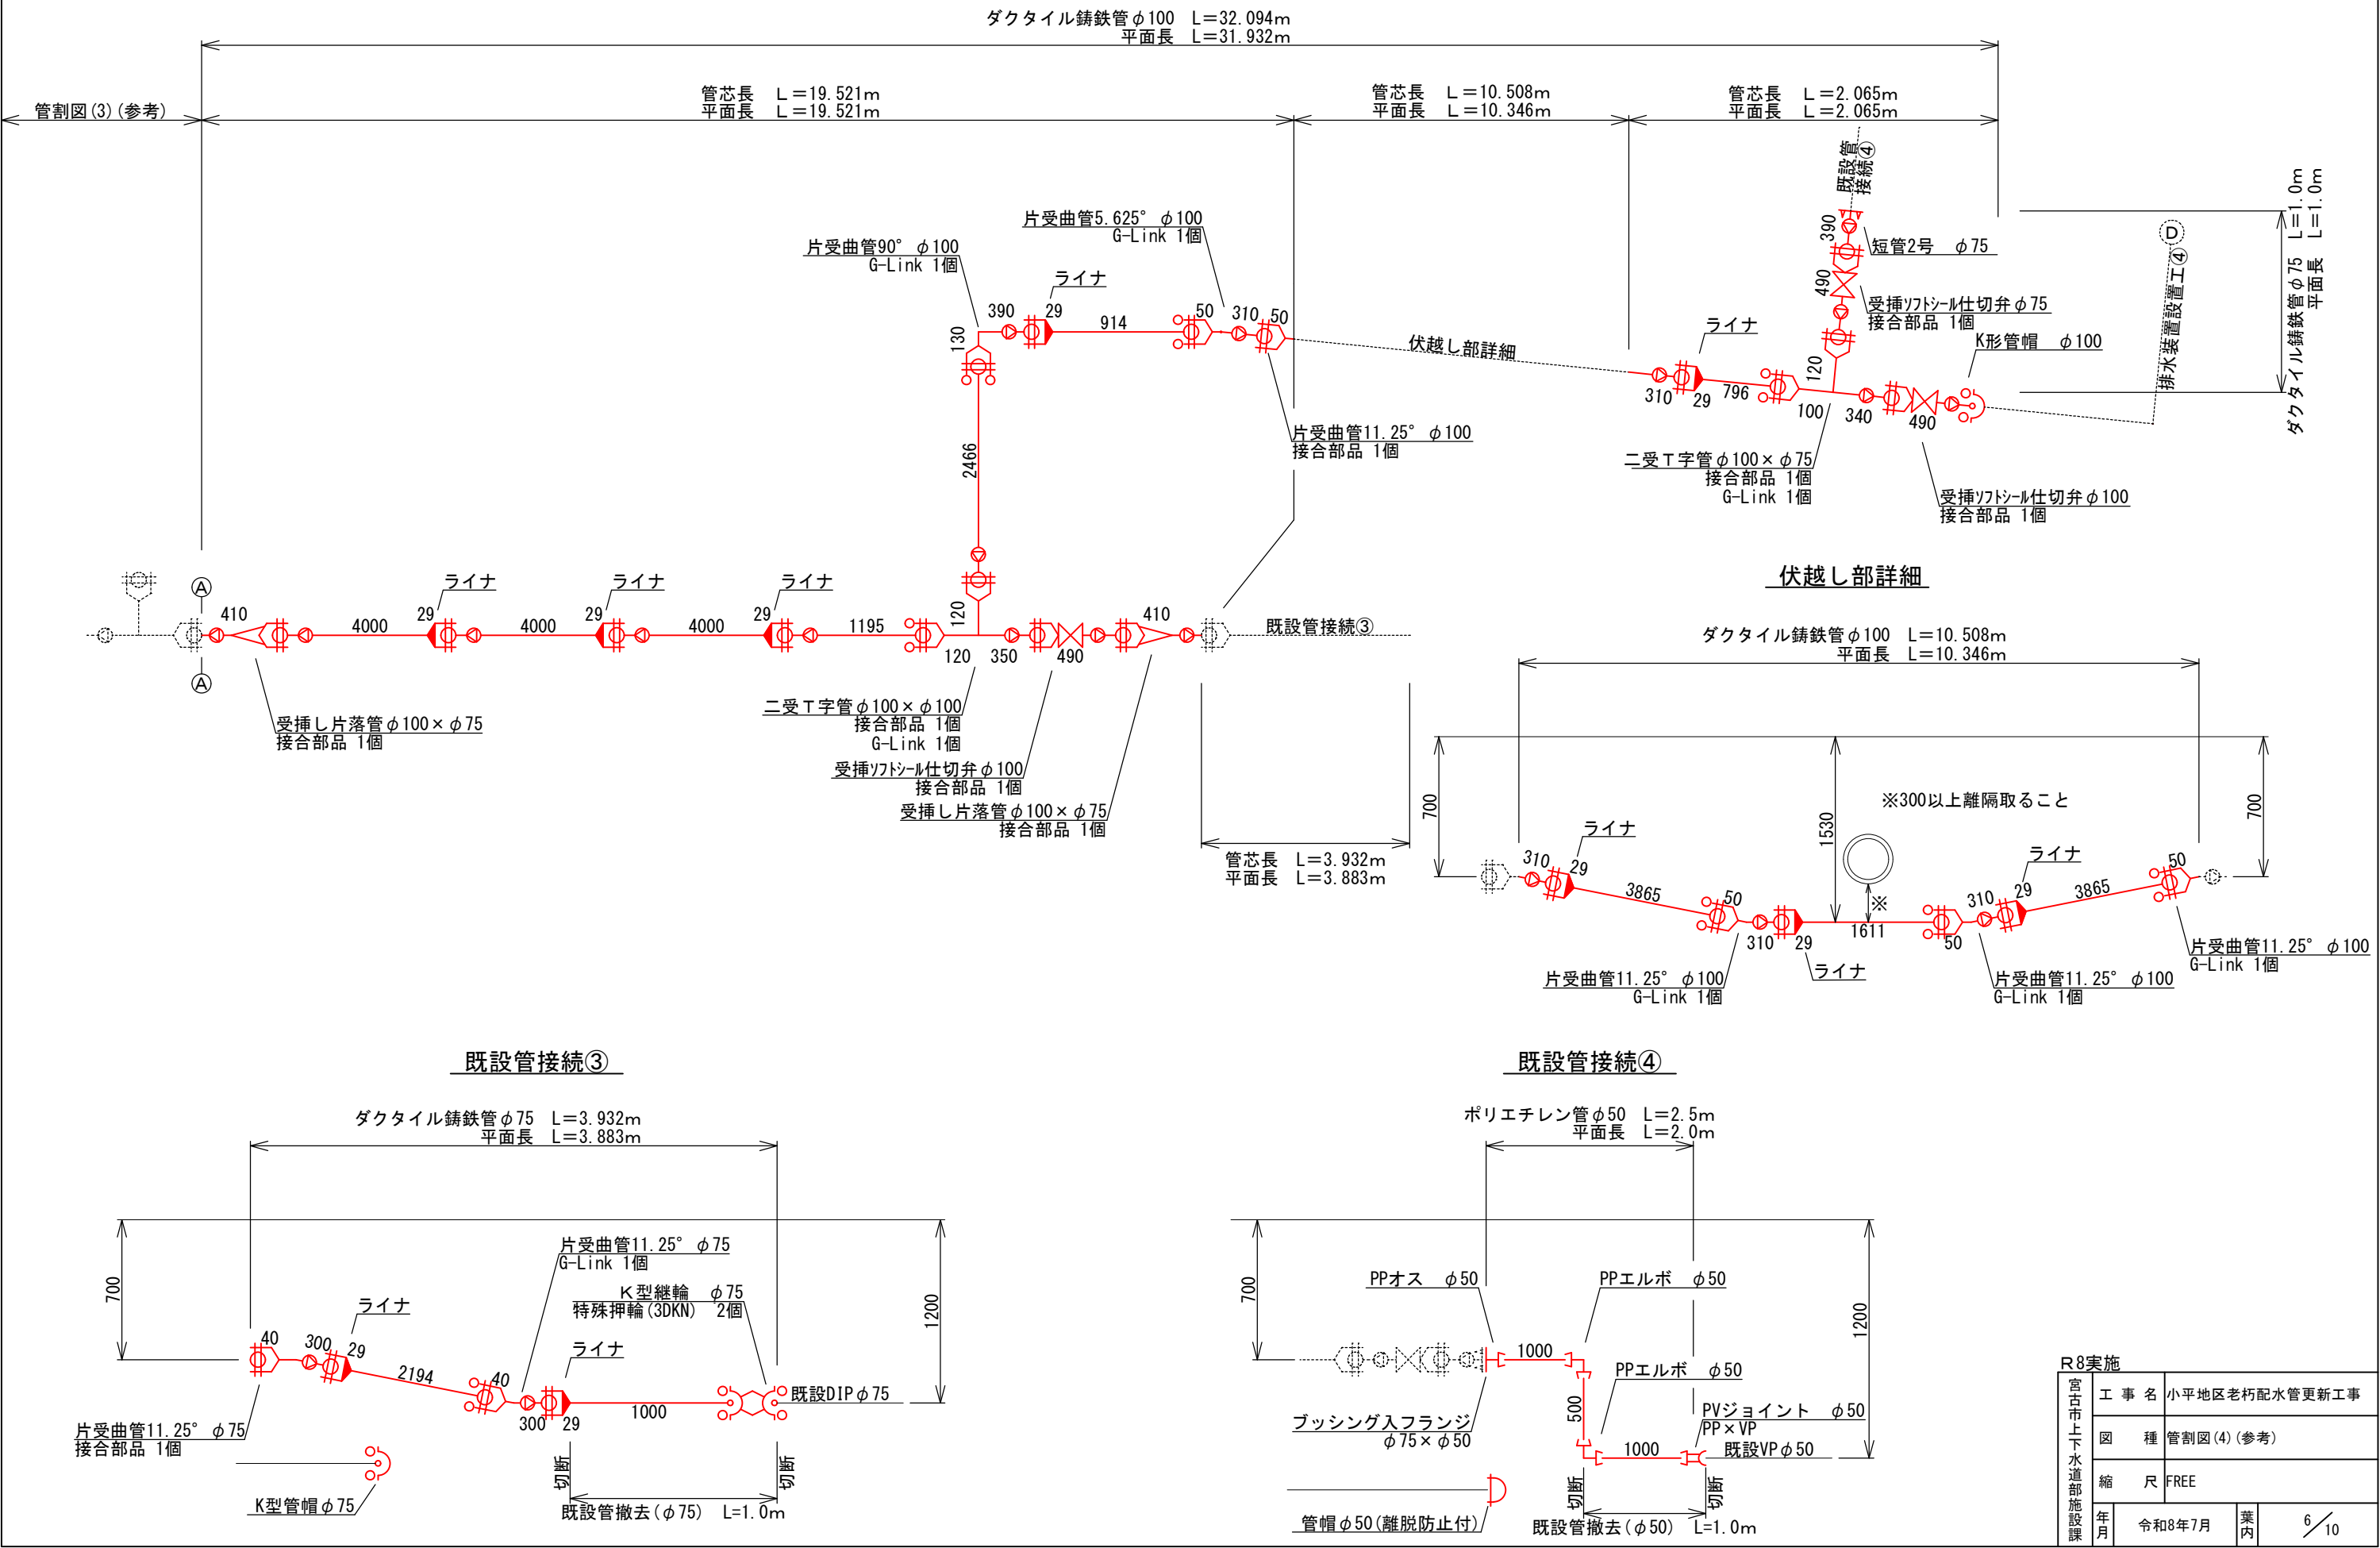

R8実施				
宮古市上下水道部施設課	工 事 名	小平地区老朽配水管更新工事		
	図 種	管割図(4) (参考)		
	縮 尺	FREE		
	年 月	令和8年7月	業 内	6 / 10

給水切替工詳細図
S=FREE

給水切替工⑤

伸縮離脱防止継手PP-VPφ20×20
PP回転継手メー用φ20
シーリング止水栓φ20、伸縮止水栓匡
PP回転継手メー用φ20
PP継手メー用φ20
サドル付分水栓φ50×20（PP用）

給水切替工③

PPソケットφ20
PP継手メー用φ20
サドル付分水栓φ50×20（PP用）

給水切替工②

PPソケットφ20
PP継手メー用φ20
サドル付分水栓φ50×20（PP用）

給水切替工①

サドル付分水栓φ50×20（PP用）
PP継手メー用φ20
PP回転継手メー用1111φ20
シーリング止水栓φ20、伸縮止水栓匡
PP回転継手メー用φ20
伸縮離脱防止継手PP-VPφ20×13

給水切替工⑥


給水切替工④

給水切替工⑦


給水切替工⑧

掘削断面図
S=1:40


市道As舗装
掘削及び仮復旧

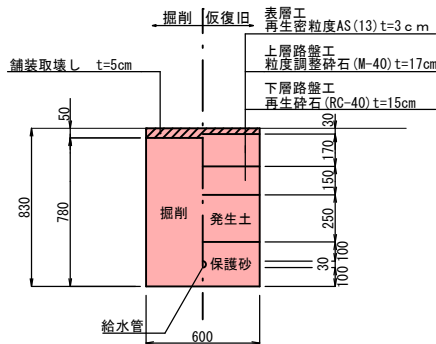


宅地内AS
掘削及び仮復旧

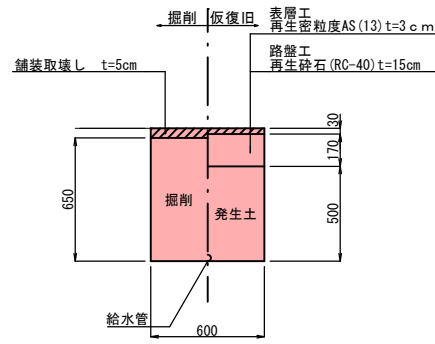

宅地内碎石
掘削及び仮復旧

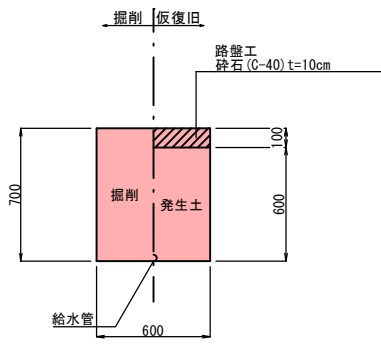







給水切替工標準図
S=FREE

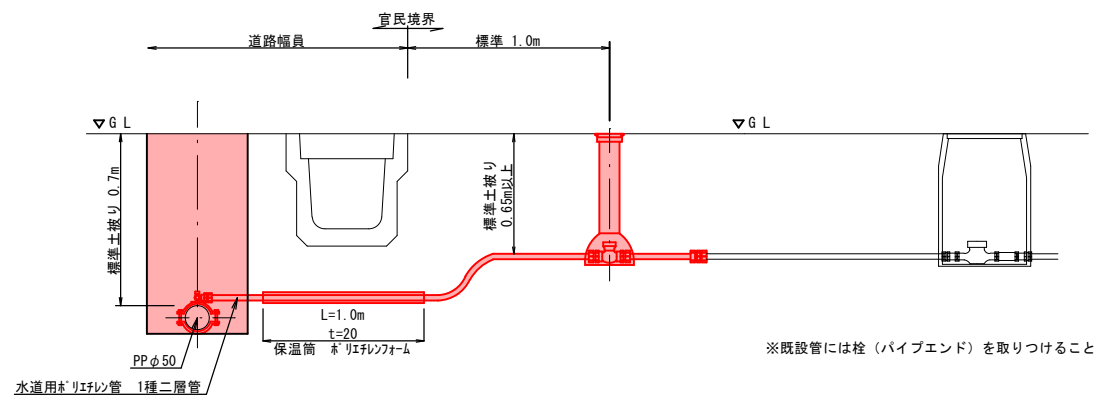




R8実施

宮古市上下水道部施設課	工事名	小平地区老朽配水管更新工事		
	図種	給水切替工詳細図		
	縮尺	図示		
年月	令和8年7月	業内	7/10	





掘削断面図
S=1 : 40

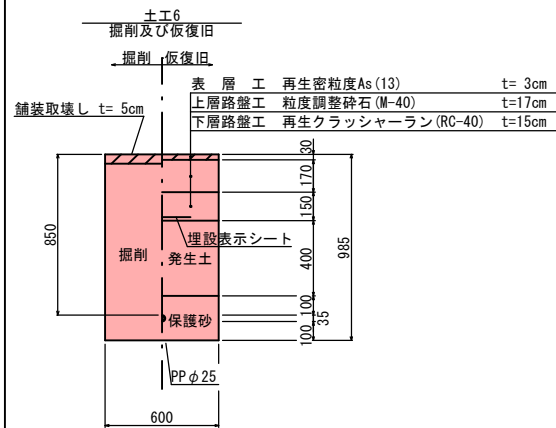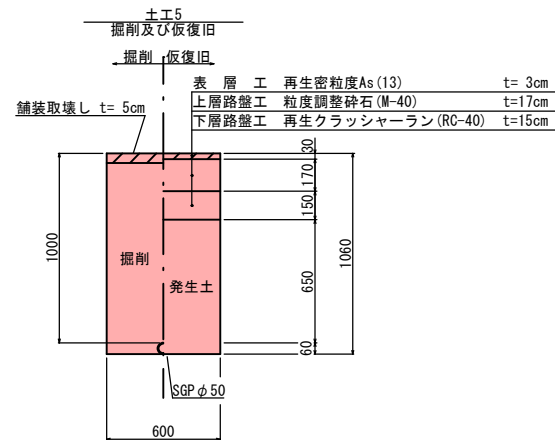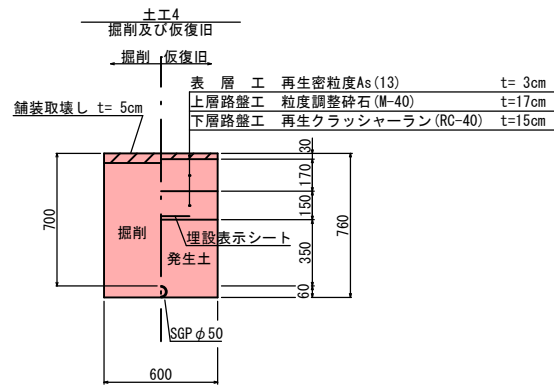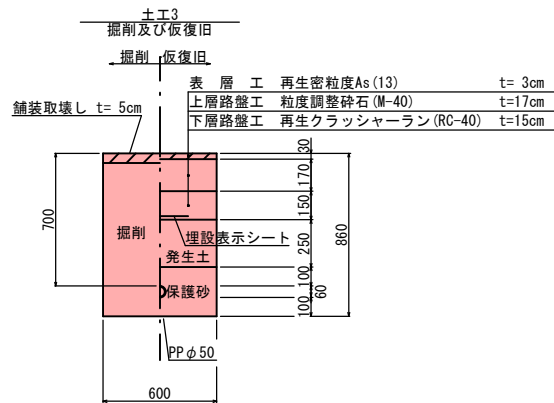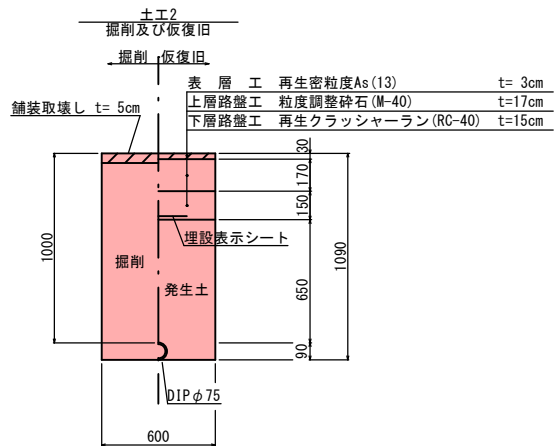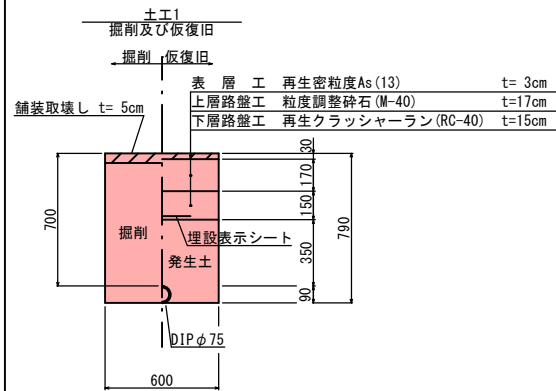

土被り : 700~1000

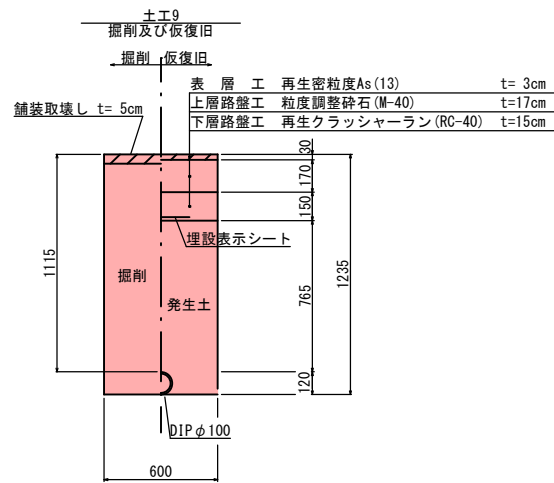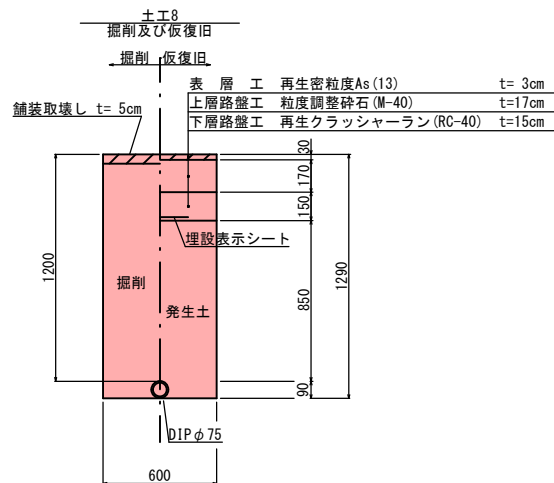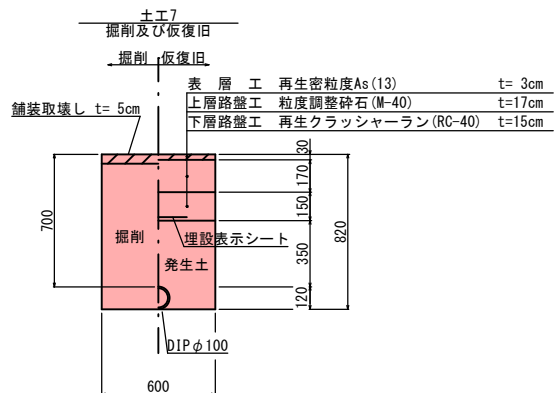

土被り : 700~1530

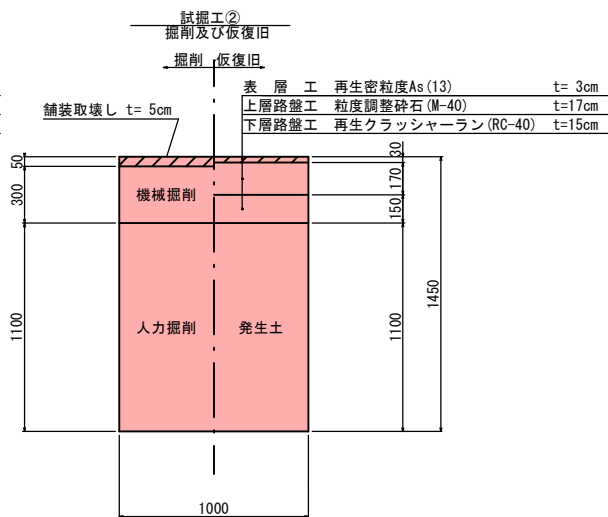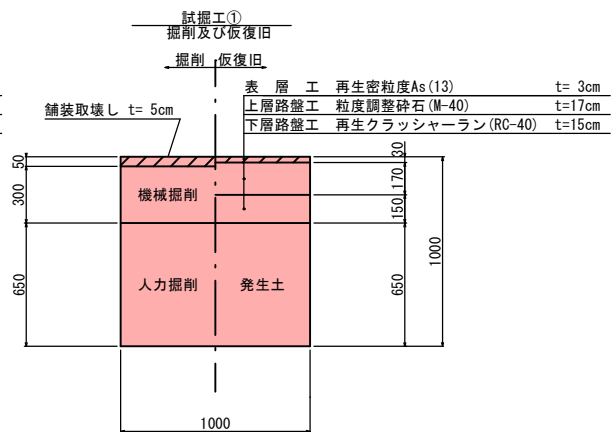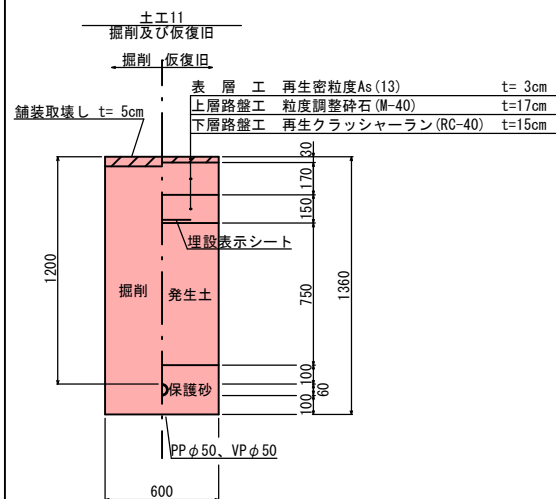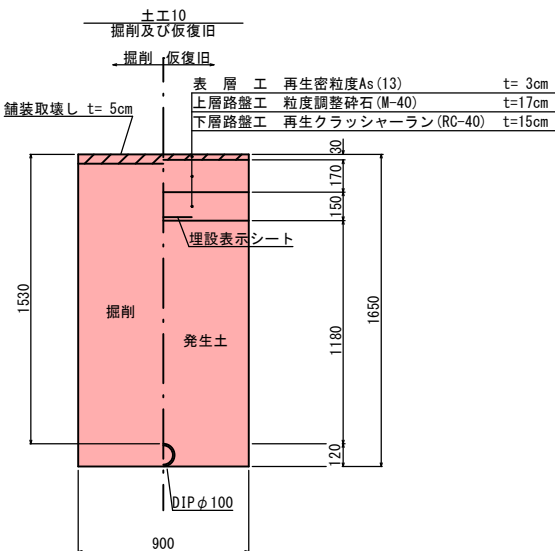


埋戻土に関する注意事項

- ・埋戻土は、発生土を使用することを基本とする。
- ・発生土が良質でない場合は、埋戻土材料の選択について監督員と協議すること。

R8実施

宮古市 上下水道部 施設課	工事名	小平地区老朽配水管更新工事		
	図種	掘削断面図		
	縮尺	1 : 40		
	年月	令和8年7月	業内	8 / 10


2号マンホール詳細図

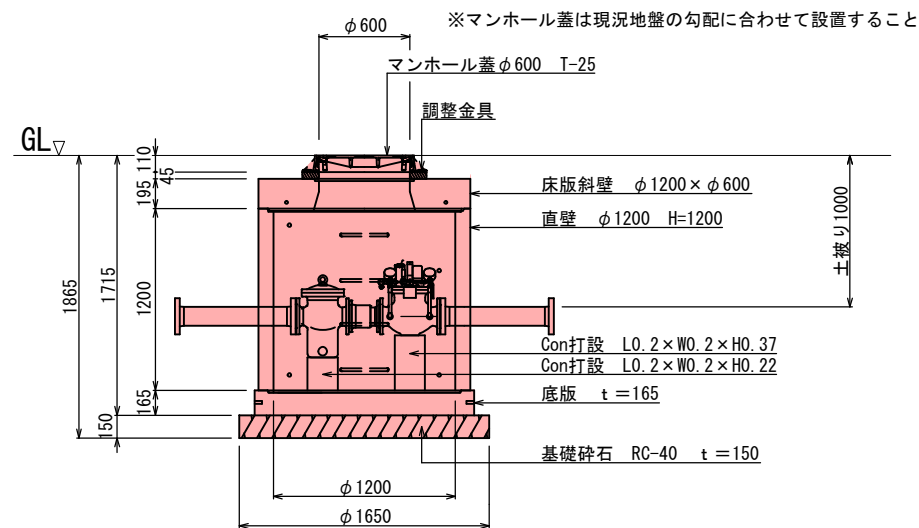


減圧弁設置詳細図

S=1 : 50

A-A' 断面
減圧弁土工断面図

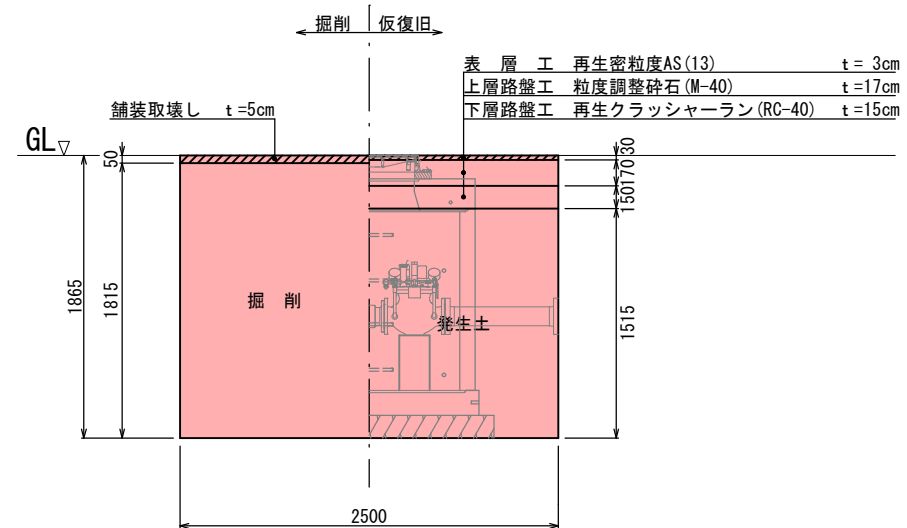


減圧弁土工平面図

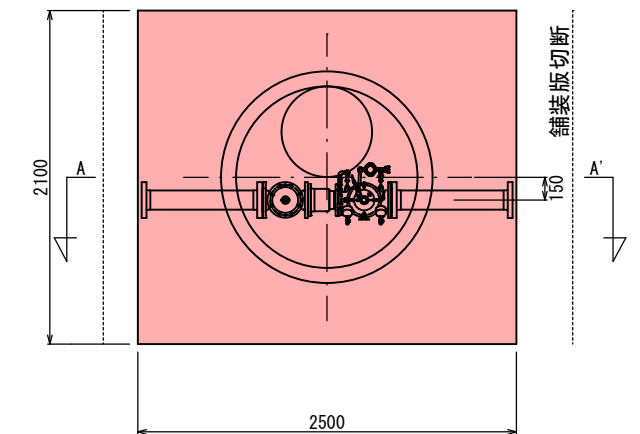


減圧弁撤去詳細図

S=1 : 40


A-A' 断面
減圧弁撤去土工断面図
(掘削)

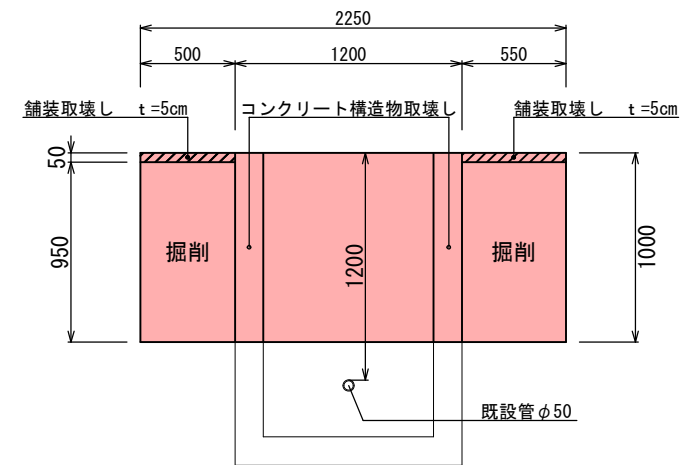


減圧弁撤去土工断面図
(仮復旧)

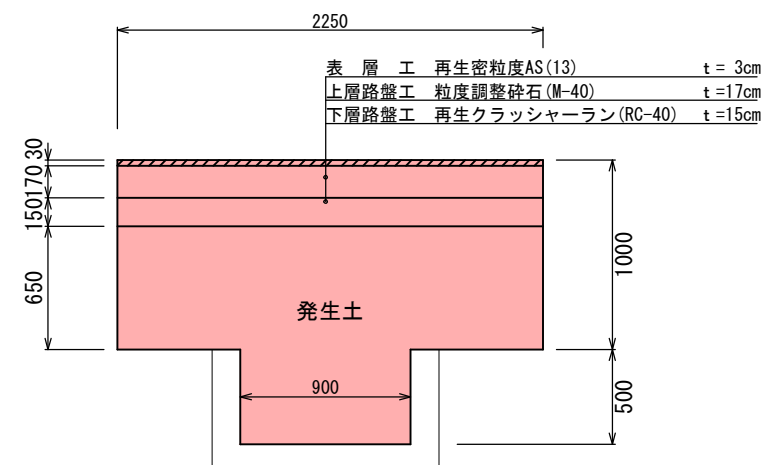

減圧弁撤去土工平面図

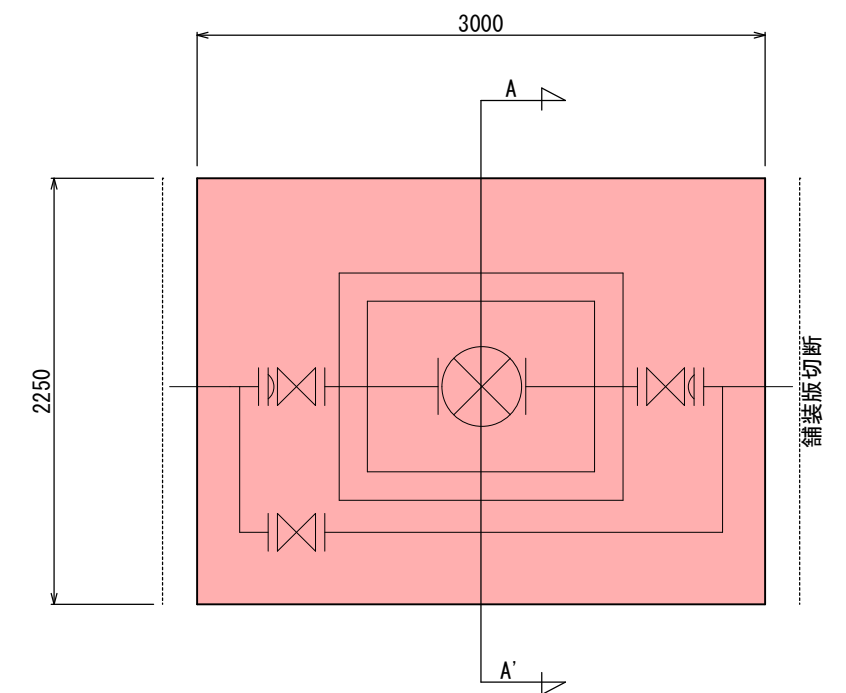

減圧弁取壊し詳細図

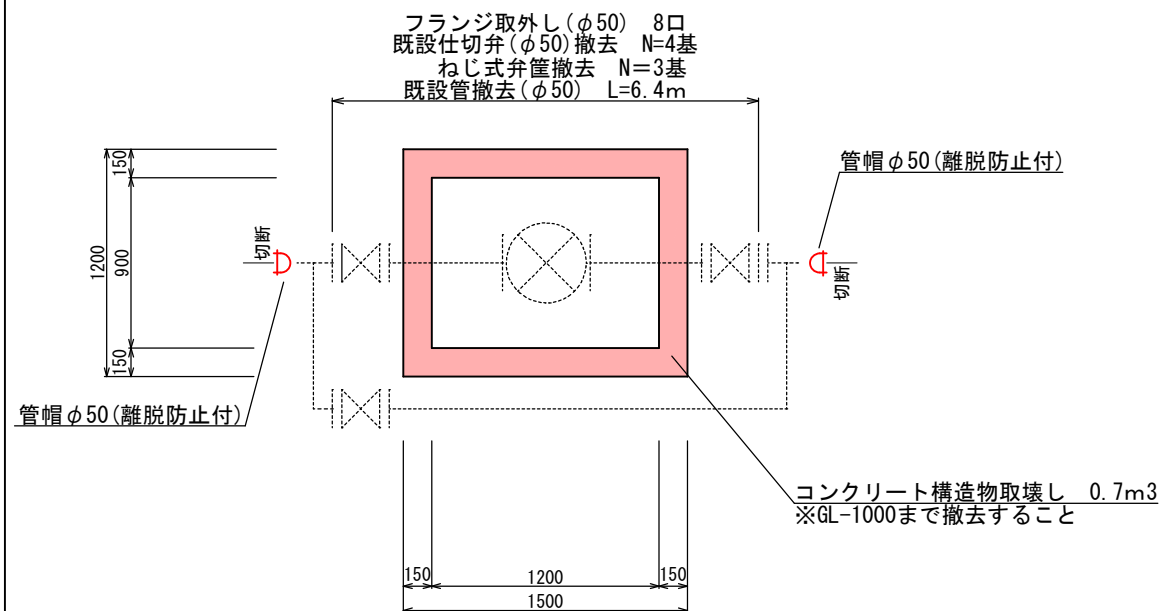


R8実施


宮古市上下水道部施設課	工事名	小平地区老朽配水管更新工事		
	図種	減圧弁設置詳細図 減圧弁撤去詳細図		
	縮尺	図示		
	年月	令和8年7月	業内	9 / 10

土留工標準図

S=FREE

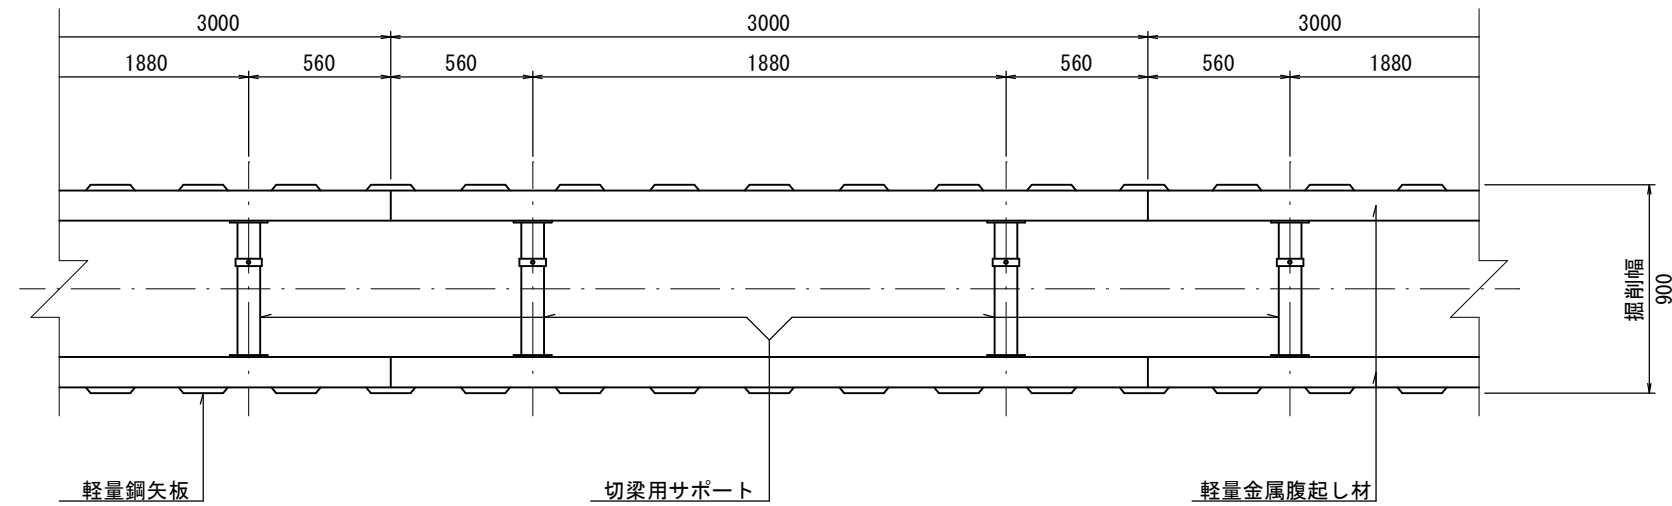


1 段支保断面図

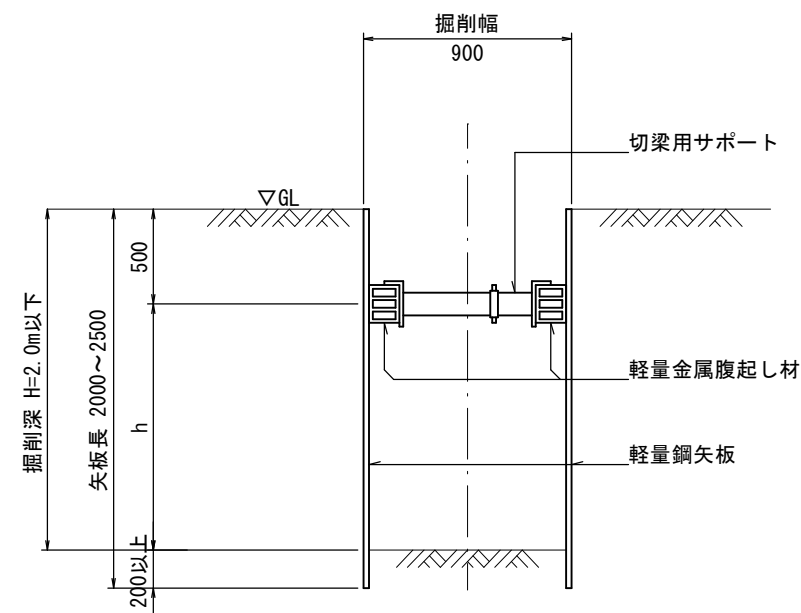

弁筐標準図


S=FREE

平面図

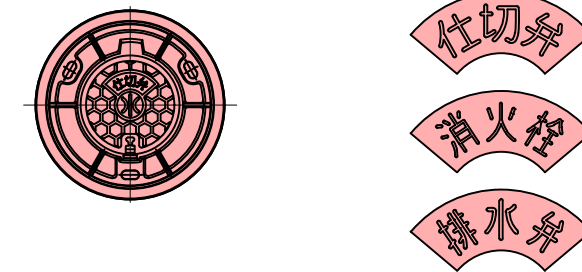

※蓋の色は、（黒色）とする。
※弁筐は、現状地盤の勾配に合わせて設置すること

断面図

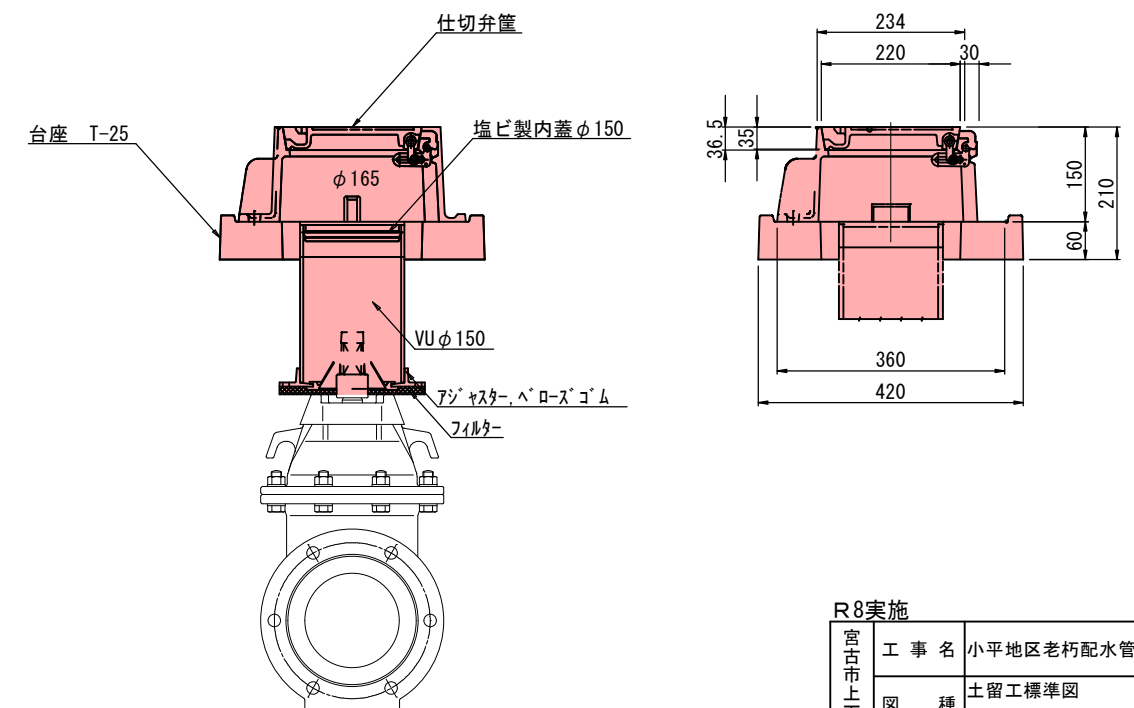

R8実施

宮古市上下水道部施設課	工事名	小平地区老朽配水管更新工事		
	図種	土留工標準図 弁筐標準図		
	縮尺	FREE		
	年月	令和8年7月	業内	10/10